


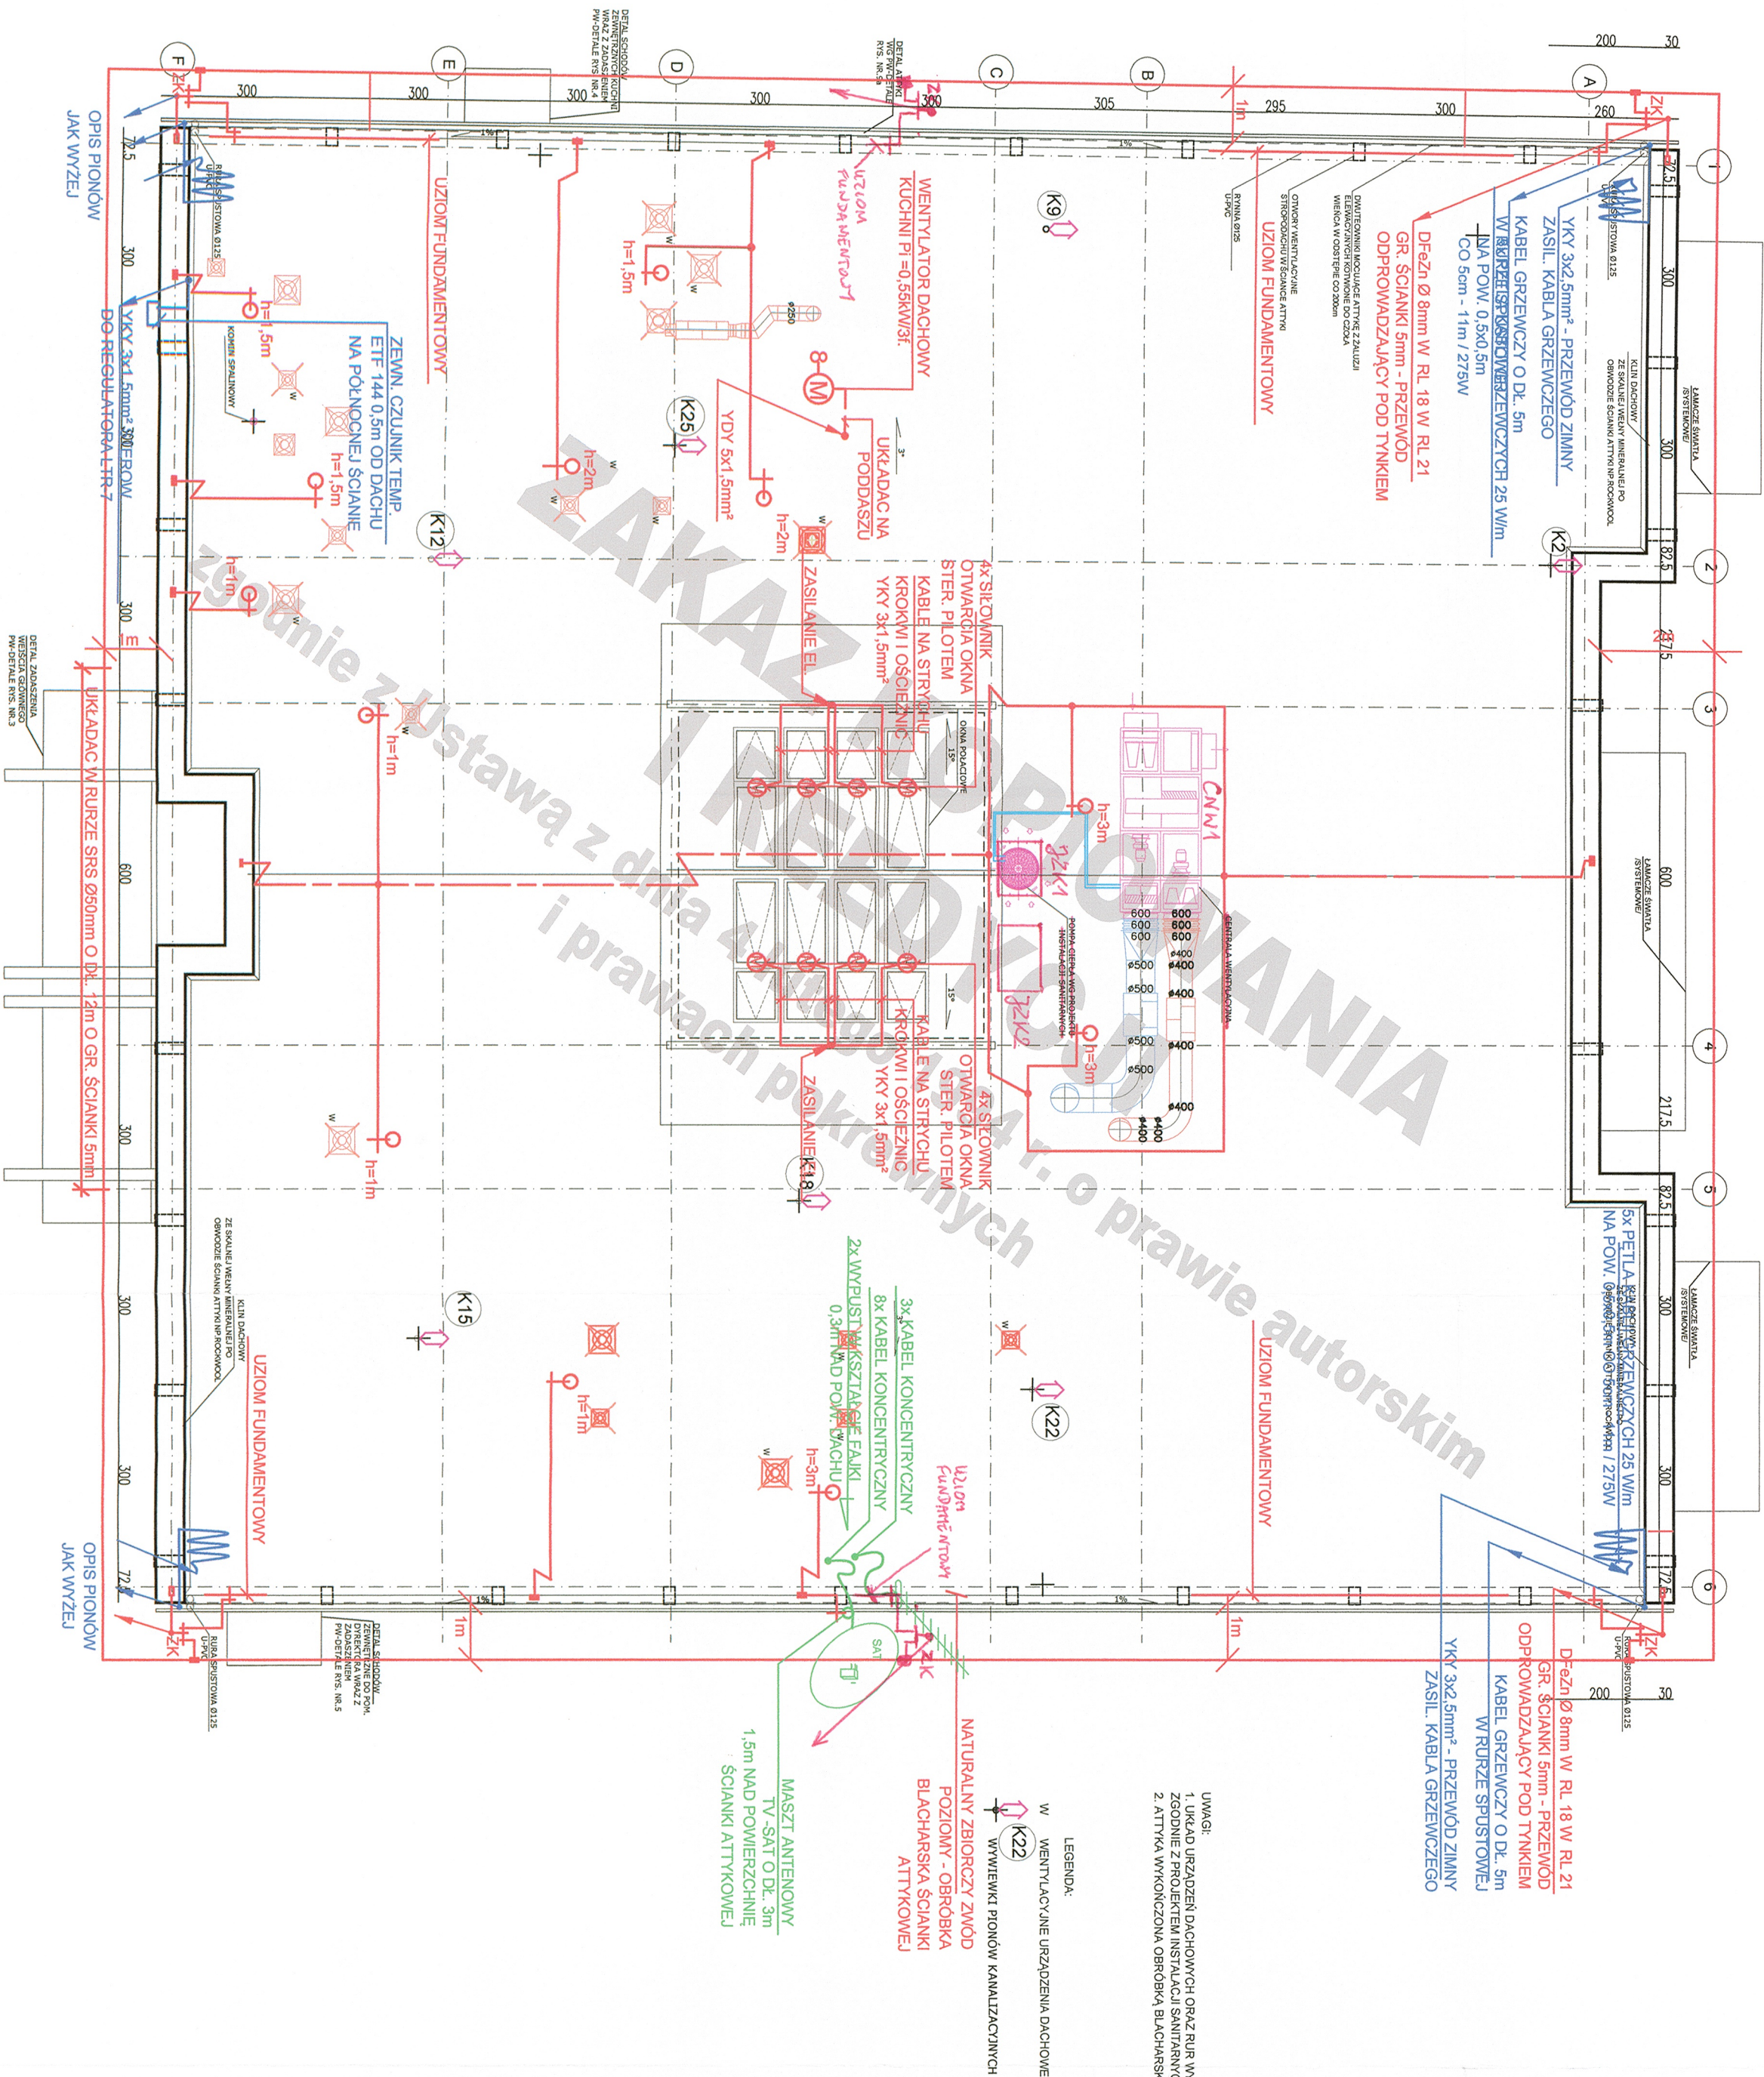

UWAGI:
1. WYKONANIE PRAC WYKONAWCZĄCYCH ORAZ RUR WYMIENNYCH PIONÓW ZGODNIE Z PROJEKTEM INSTALACJI SANITARNYCH
2. ATTYKA WYKONCZONA OBRÓBKĄ BLACHARSKĄ NA CAŁYM OBWO

LEGENDA

- W WENTYLACYJNE URZĄDZENIA DACHOWE
- WYMIENNIK PIONÓW KANALIZACYJNYCH

UŁOŻENIE
FUNDAMENTOWY
NATURALNY ZBIÓRZCZY ZWOD
POZIOMY - OBRÓBKĄ
BLACHARSKĄ ŚCIANKI
ATTYKOWEJ

MASZT ANTENOWY
TV SAT O DŁ. 3m
1.5m NAD POWIERZCHNIĄ
ŚCIANKI ATTYKOWEJ

LEGENDA

- ZWOD POZIOMY NISZKI Z DRUTU
- Fe=2n Ø8mm NA WSPORNIKACH WBIJANYCH
- UZIOM PIONOWY - MASZT ODGROMOWY O KĄCIE OCHRONY 85°
- POŁĄCZENIE SKRĘCANE ŁĄCZNIK KRZYŻOWY
- POŁĄCZENIE SPAWANE LUB LUTOWANE
- UZIOM OTOKOWY TYPU A d=Fe=2n 25x4mm

ZK Projekt adoptowano do warunków lokalnych

mgr inż. Andrzej Tarłowski
uprawnienia budowlane do projektowania i kierowania robotami budowlanymi bez ograniczeń w specyficznej dziedzinie z zakresu elektrycznej i elektroenergetycznej instalacji i urządzeń elektrycznych i elektroenergetycznych z Urzędem z dnia 4 lutego 1994 r. nr ewid. 13092/Cw, 3) z 02/90/GW, Prawie autorskim i prawach pokrewnych

TERRABUD POLSKA Sp. z o.o.			
e-mail: biuro@terrabad.pl ; www.terrabad.pl			
Kielce, ul. Główna 228, 40-861 tel. (022) 200 01 61, 294 50 00; fax (022) 294 01 42 NIP: 646-23-19-513			
INWESTOR: Miejski Zarząd nad Odrą ul. Graniczna 2, 65-470 Koszalin nad Odrą			
TYTUŁ I ADRES PROJEKTU INSTALACJA ELEKTRYCZNA ODBIORCZA		BRANŻA: ELEKTRYCZNA	
NR PROJ.: 603-001		DATA: STYCZEŃ 2012	
NR RYS.: 5E		SKALA: 1:100	
PROJEKTANT: inż. Tomasz Mikul		NR UPRAWNIENI PODPIS: 438/85	
OPRACOWAŁ: inż. Marek Mikul		666/83	
SPRAWDZIŁ:			