



WIEŻA NA BUDYNKU STRAŻY POŻARNEJ PRZY ULICY GORZOWSKIEJ
W KOSTRZYNI NAD ODRĄ

proj. przewody zasilające
w proj. listwie instalacyjnej
natynkowej
proj. przewód YDY 5x2,5mm²
zasilający wciągnik elektryczny
U-400V, max 1,5 kW


istn. rozdzielnica oddziałowa TO
z proj. dodatkowym osprzętem dla
zasilania dodatkowych obwodów
w wieży widokowej

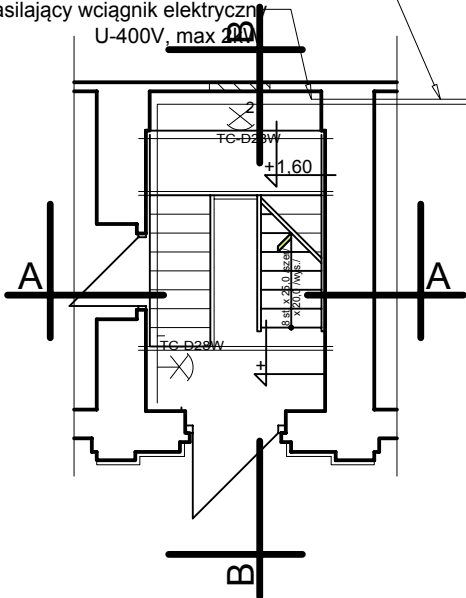


PRZEKRÓJ I-I

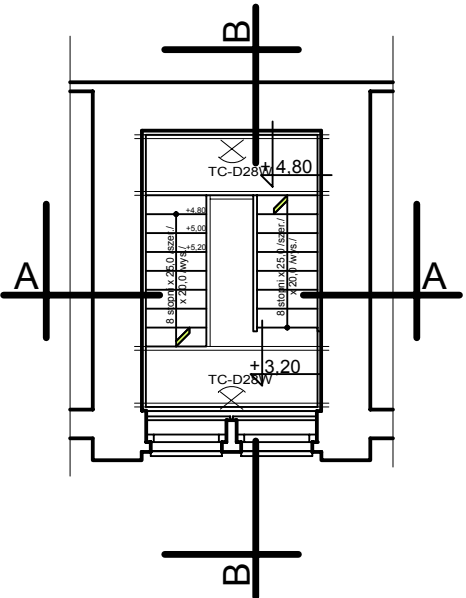


PRZEKRÓJ II-II
/NA WYSOKOŚCI +6,0m/

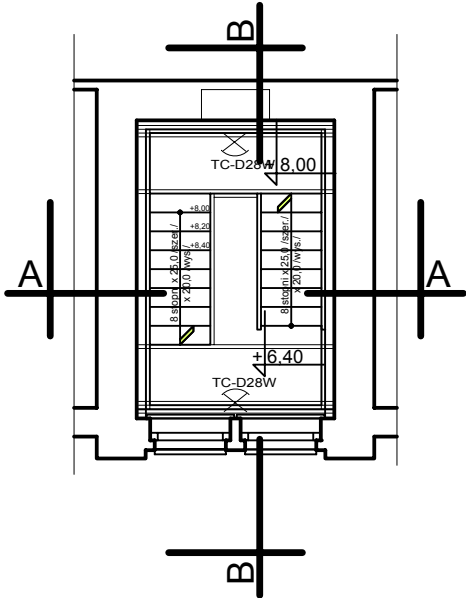


PRZEKRÓJ III-III
/NA WYSOKOŚCI +9,5m/

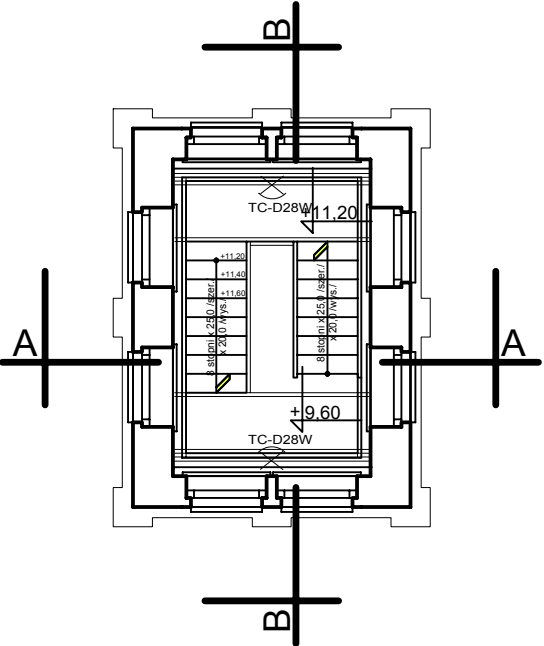

PRZEKRÓJ IV-IV
/NA WYSOKOŚCI +12,5m/

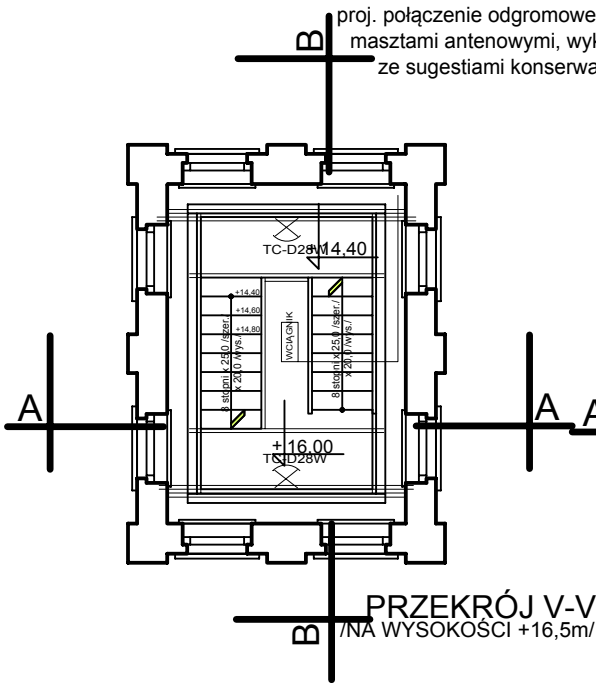

PRZEKRÓJ V-V
/NA WYSOKOŚCI +16,5m/

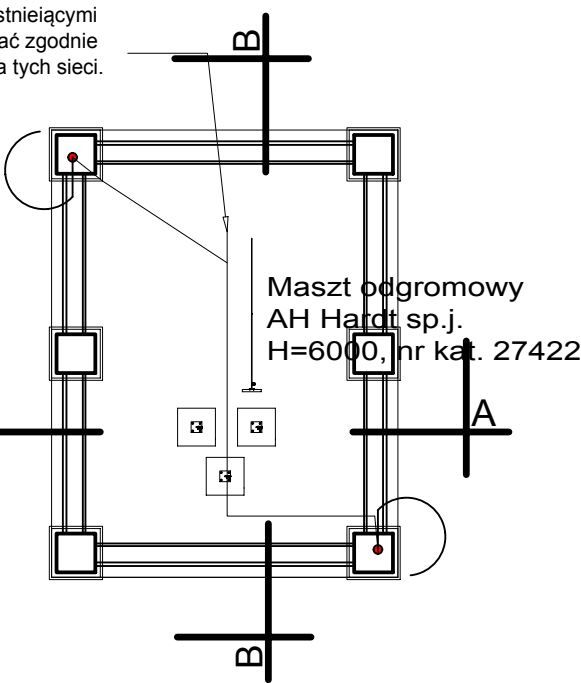

PRZEKRÓJ VI-VI
/NA WYSOKOŚCI +20,0m/

- LEGENDA:
- Projektowany przewód YDY 5x2,5mm² dla zasilania wciągnik elektryczny, 400V, max 1,5 kW, przewód należy prowadzić natynkowo w listwie instalacyjnej
 - Projektowany przewód YDY 3x1,5mm² dla zasilania opraw oświetleniowych wewnętrznych i zewnętrznych. Przewody prowadzić natynkowo w listwie instalacyjnej
 - projektowany kabel sterujący wg. DTR producenta o dł. min 18,5m do kasety sterującej na parterze.
 - Projektowana oprawa plafoniera typu PLA0 LB LED 8W 4000K.
 - Projektowany łącznik jednobiegunowy 230V, 10A, o poziomie jakości na podstawie firmy POLO OPTIMA.
 - Projektowana instalacja odgromowa wykonana drutem stalowo - ocynkowanym DFe/Zn 8mm
 - projektowany maszt odgromowy h=6000 mm, firmy AH, mocowany na fundamentach betonowych - wysokość iglicy należy skonsultować z właścicielem anteny.
 - połączenie projektowanej instalacji odgromowej z istniejącym przewodem odprowadzającym wykonany drutem stalowo - ocynkowanym DFe/Zn 8mm.

Maszt odgromowy
AH Hardt sp.j.
H=6000, nr kat. 27422

OBIEKT:	REMONT I PRZEBUDOWA WIEŻY NA BUDYNKU STRAŻY POŻARNEJ W KOSTRZYNI NAD ODRĄ			UMOWA Z DN. E1 ARK. NR
ADRES:	UL. GORZOWSKA KOSTRZYN N/O DZ.298, OBRĘB 4.			
TYTUŁ RYS.:	PLAN INSTALACJI ELEKTRYCZNEJ RZUTY POSZCZEGOLNYCH KOND.	SKALA 1:100		
AUTORZY	IMIĘ I NAZWISKO SPECJALNOŚĆ UPRAWNIENI	NR UPR.	DATA	PODPIS
PROJEKTANT:	mgr inż. Rafał Frieske w specj. instalacyjnej w zakresie sieci, instalacji i urządzeń elektrycznych i elektroenergetycznych	LBS/0010/ POOE/06	15.08.2017	
SPRAWDZIŁ:	mgr inż. Grzegorz Dąbski w specj. instalacyjnej w zakresie sieci, instalacji i urządzeń elektrycznych i elektroenergetycznych	ZAP/0069/ POOE/05	15.08.2017	