


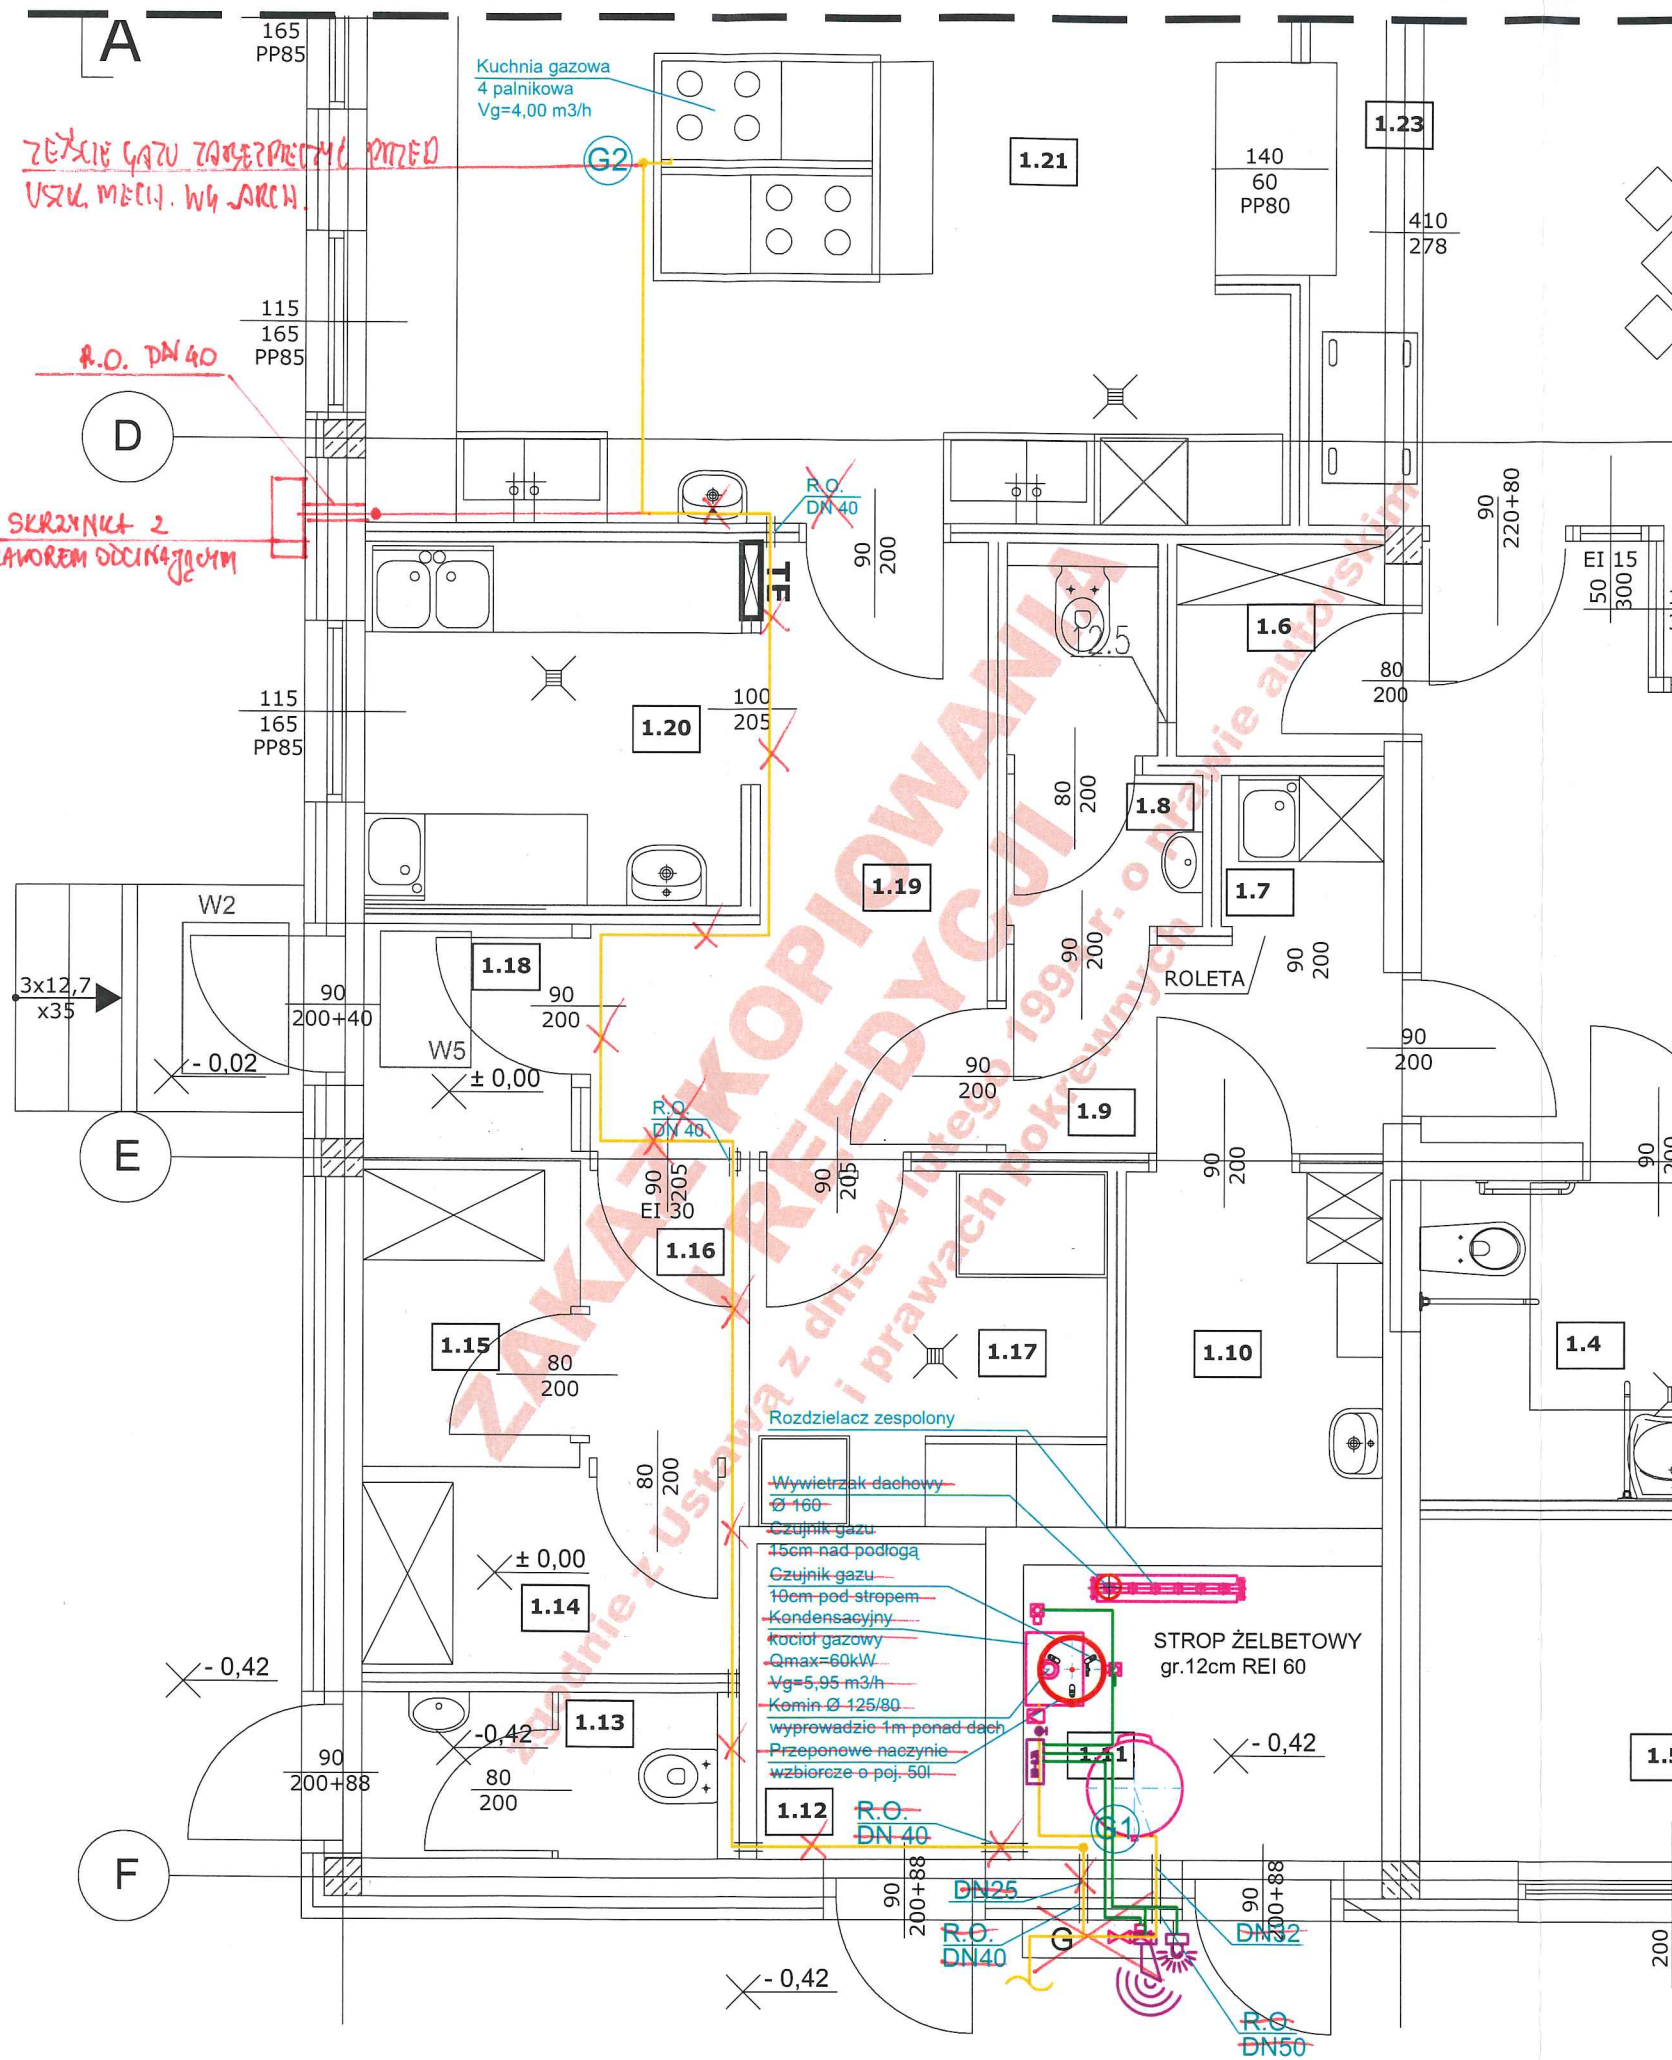

ADAPTACJA:
16.01.2012

mgr inż. MICHAŁ KUSTOŚ
UPRAWNIENIA BUDOWLANE DO PROJEKTOWANIA
KIEROWANIA ROBOTAMI BUDOWLANymi WZGLĘDNIE OGRANICZEN
W SPECJALNOŚCI INSTALACJI W ZAKRESIE SIĘC
INSTALACJI URZĄDZENIOWYCH - WENTYLACYJNYCH
GAZOWYCH - WODNOCiepłych - FALOWYCH
NR UPRAWNIENI: ZAP.0243 PWOS 12

**ZAKAZ KOPIOWANIA I REEDYCJI
JAKICHKOLWIEK CZĘŚCI PROJEKTU**
zgodnie z Ustawą z dnia 4 lutego 1994 r.
o prawie autorskim i prawach pokrewnych

**UWAGA: SYSTEM BEZPIECZEŃSTWA GAZOWEGO NIE
JEST WYMAGANY - ZASTOSOWAĆ WG DECYZJI INWESTORA**

OZNACZENIA:

- PRZEWODY GAZOWE
- MD-2.ZA MODUŁ STERUJĄCY
ORAZ AKUMULATOR 17Ah.
- DEX-1.2 DETEKTOR SELEKTYWNY
- MAG-3 ZAWÓR
SZYBKOZAMYKAJĄCY
- KUREK KULOWY KOŁNIERZOWY
- FILTR SIATKOWY DO GAZU
- ZAWÓR KULOWY GWINTOWANY
- PRZEWODY STEROWNICZE

TERRABUD POLSKA Sp. z o.o.

e-mail: biuro@terrabad.pl; www.terrabad.pl

Katowice, ul. Gliwicka 228, 40-861

tel: (032) 200 01 81, 254 30 00 tel/fax: (032) 254 01 42

NIP 645-23-19-513



INWESTOR:
Miasto Kostrzyn nad Odrą
ul. Graniczna 2, 66-470 Kostrzyn nad Odrą

NR PROJ.:
603-001
DATA:
STYCZEŃ 2012

TYTUŁ I ADRES PROJEKTU
**Budowa złołka miejskiego wraz z niezbędną infrastrukturą, elementami
małej architektury, oświetleniem, utwardzeniem terenu i zielenią towarzyszącą
oraz zjazdem z drogi gminnej na dz. o nr ewid. 132/5; 132/3; 87/3; 111/177;
132/1; obręb 0007 Zatorze Fabryczne, m. Kostrzyn nad Odrą.**

BRANŻA:
INSTALACJE SANITARNE
STADIUM:
PW

TYTUŁ RYSUNKU
**RZUT PARTERU
INSTALACJA GAZU**

NR RYS.
04 IS
SKALA:
1:50

PROJEKTANT:	mgr inż. Jerzy WĘZIK	NR UPRAWNIENI:	452/02	PODPIS:	
OPRACOWAŁ:	mgr inż. Krzysztof WAWRZYŃCZOK				
SPRAWDZIŁ:	mgr inż. Tomasz WYCISZCZAK	SLK/0952/POOS/05			