


WIEŻA NA BUDYNKU STRAŻY POŻARNEJ PRZY ULICY GORZOWSKIEJ
W KOSTRZYNI NAD ODRĄ

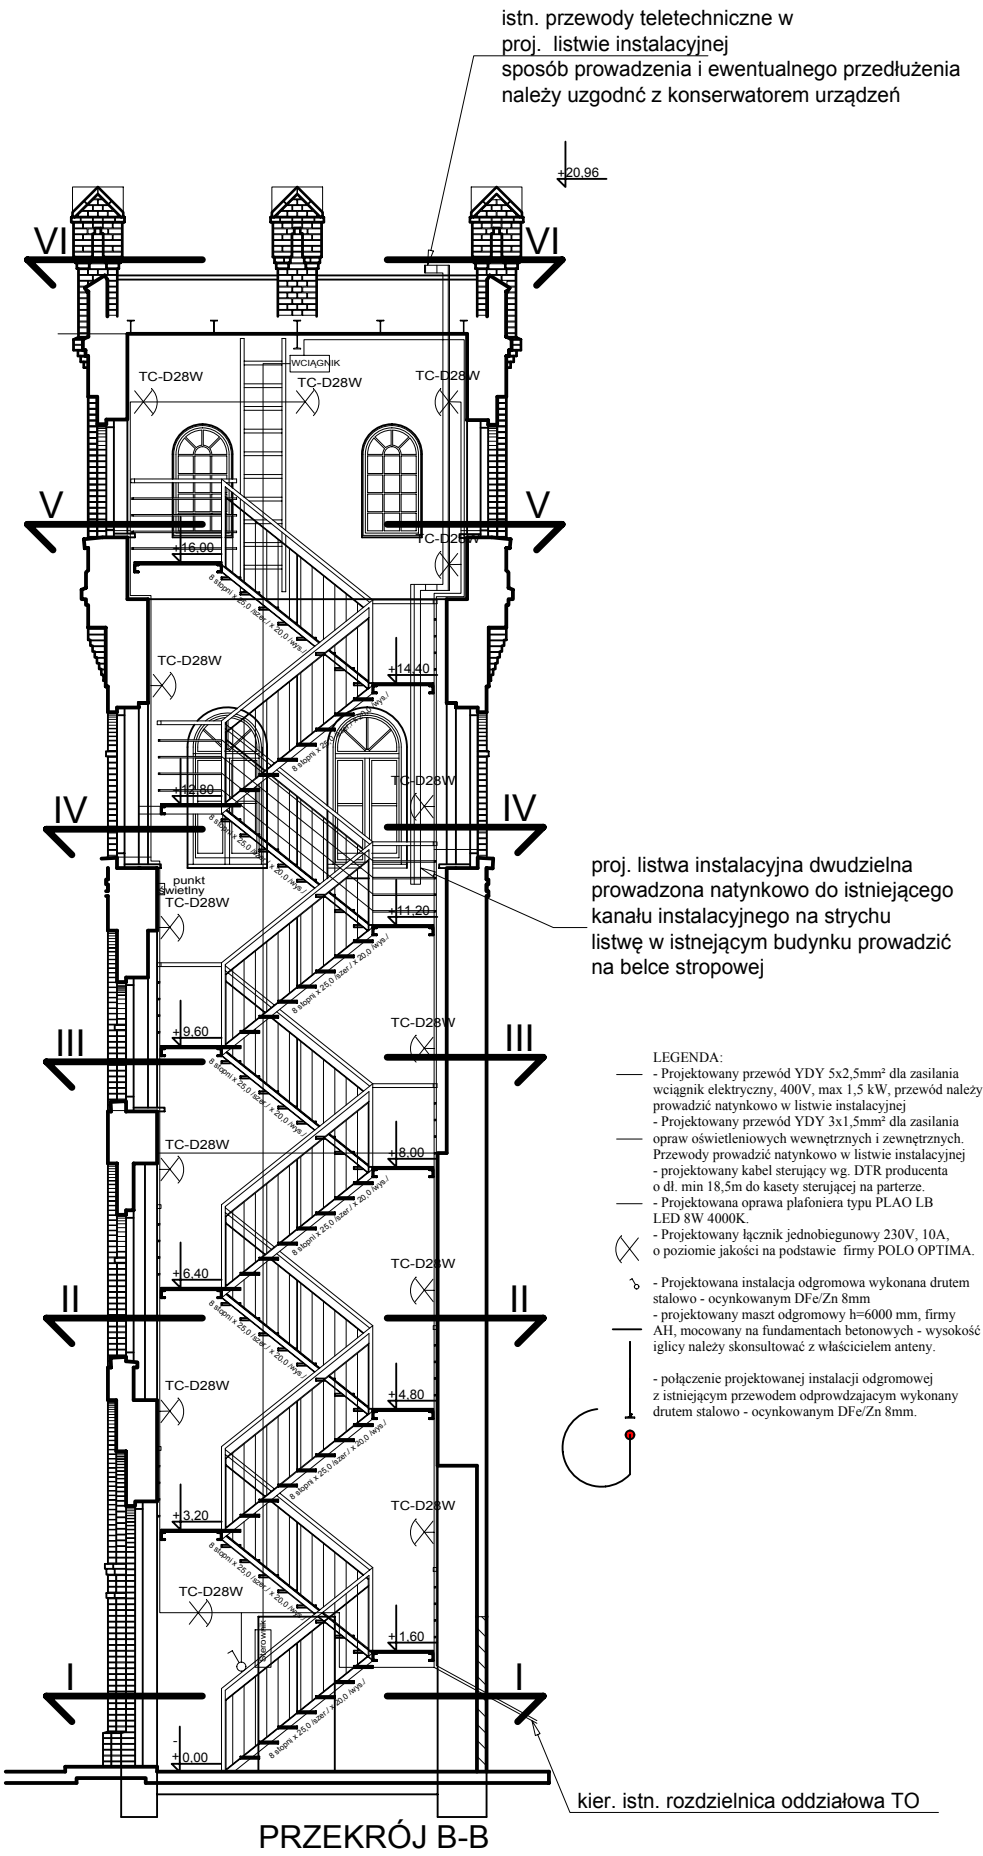

OBIĘKT:	REMONT I PRZEBUDOWA WIEŻY NA BUDYNKU STRAŻY POŻARNEJ W KOSTRZYNI NAD ODRĄ			UMOWA Z DN. E2 ARK. NR
ADRES:	UL. GORZOWSKA KOSTRZYŃ N/O DZ.298, OBRĘB 4.			
TYTUŁ RYS.:	PLAN INSTALACJI ELEKTRYCZNEJ RZUT PIONOWY	SKALA 1:100		
AUTORZY	IMIĘ I NAZWISKO SPECJALNOŚĆ UPRAWNIEN	NR UPR.	DATA	PODPIS
PROJEKTANT:	mgr inż. Rafał Frieske w specj. instalacyjnej w zakresie sieci, instalacji i urządzeń elektrycznych i elektroenergetycznych	LBS/0010/ POOE/06	15.08.2017	
SPRAWDZIŁ:	mgr inż. Grzegorz Dąbski w specj. instalacyjnej w zakresie sieci, instalacji i urządzeń elektrycznych i elektroenergetycznych	ZAP/0069/ POOE/05	15.08.2017	