


USŁUGI PROJEKTOWO - WYKONAWCZE PROINSTAL S.C.				Miejscowość:
ul. Piłgowa 21, 74-400 Dębno ; tel. 0603 778 498				1
Opis: Przebudowa - modernizacja istniejącego monitoringu miejskiego w Kosztynie nad Odrą - przyłącze energetyczny do kamery obrotowej nr 2111 ul. Piastowska, Dworcowa dz. nr 123, 124/4 - obr. 4; 66-470 Kosztyn nad Odrą				Skala: 1: 500
Temat: Projekt zagospodarowania terenu - obszar przy ul. Dworcowej				Forma: PB-W
Autor:	Inż. Marcin	Wz. uprawnień:	inż.	Podpis:
Projektował:	mgr inż. Rafał Fleske	LBS/010/POC/06	uprawnienia w specjalności instalacyjnej bez ograniczeń	05.2012
Sprawił:	mgr inż. Grzegorz Dąbski	ZAP/008/POC/05	uprawnienia w specjalności instalacyjnej bez ograniczeń	05.2012

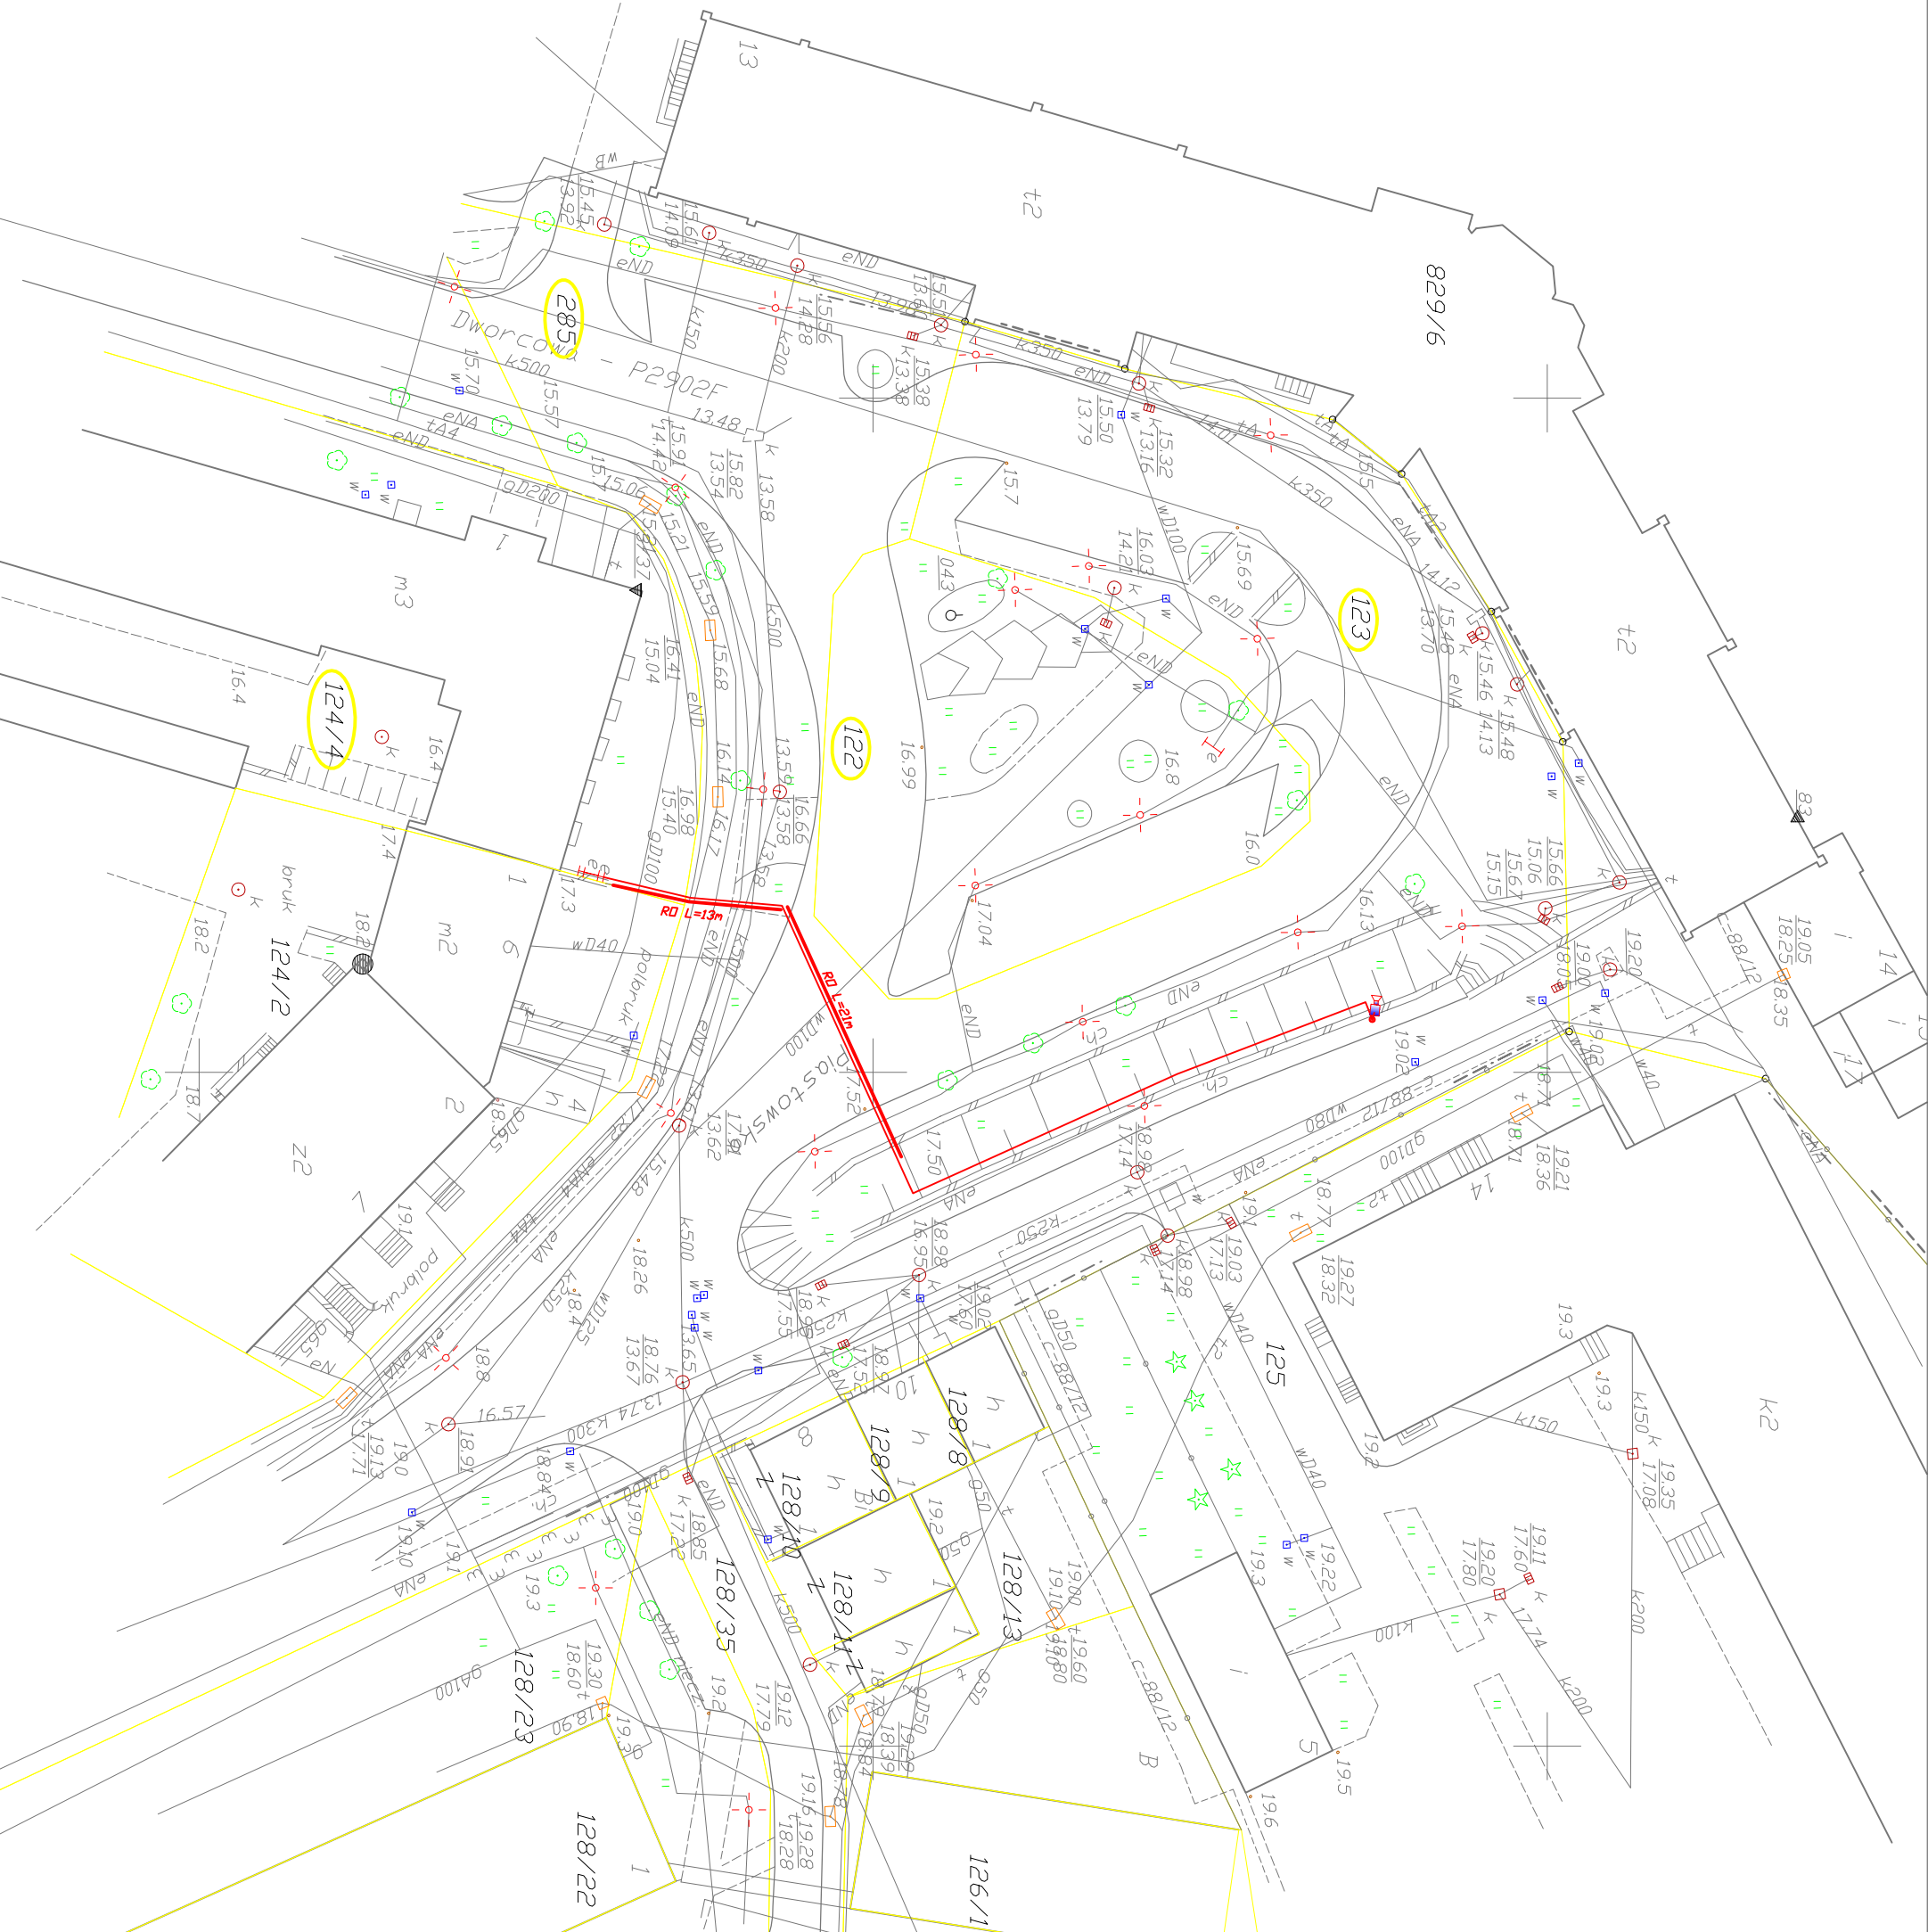

- LEGENDA:
- istniejąca szafka przyłączeniowo - rozdzielcza SPR wraz z projektowaną szafką sprężetową
 - projektowany kabel energetyczny zasilający kamerę typu YKY 3x2,5mm + YKSY 7x1mm wraz z przewodem teletechnicznym 3xUTPzew.4x2x0 5mm w rurze osłonowej typu OPTO 3212 - długość wykopu 75 mb (całkowita długość kabli - 5x85mb).
 - proj. słup oświetleniowy prod. ELMONTER typu SR6 wraz z wysięgnikiem W22 i proj. kamerą obrotową
 - RO - proj. przepust kablowy typu DYK 50 firmy AROT.