


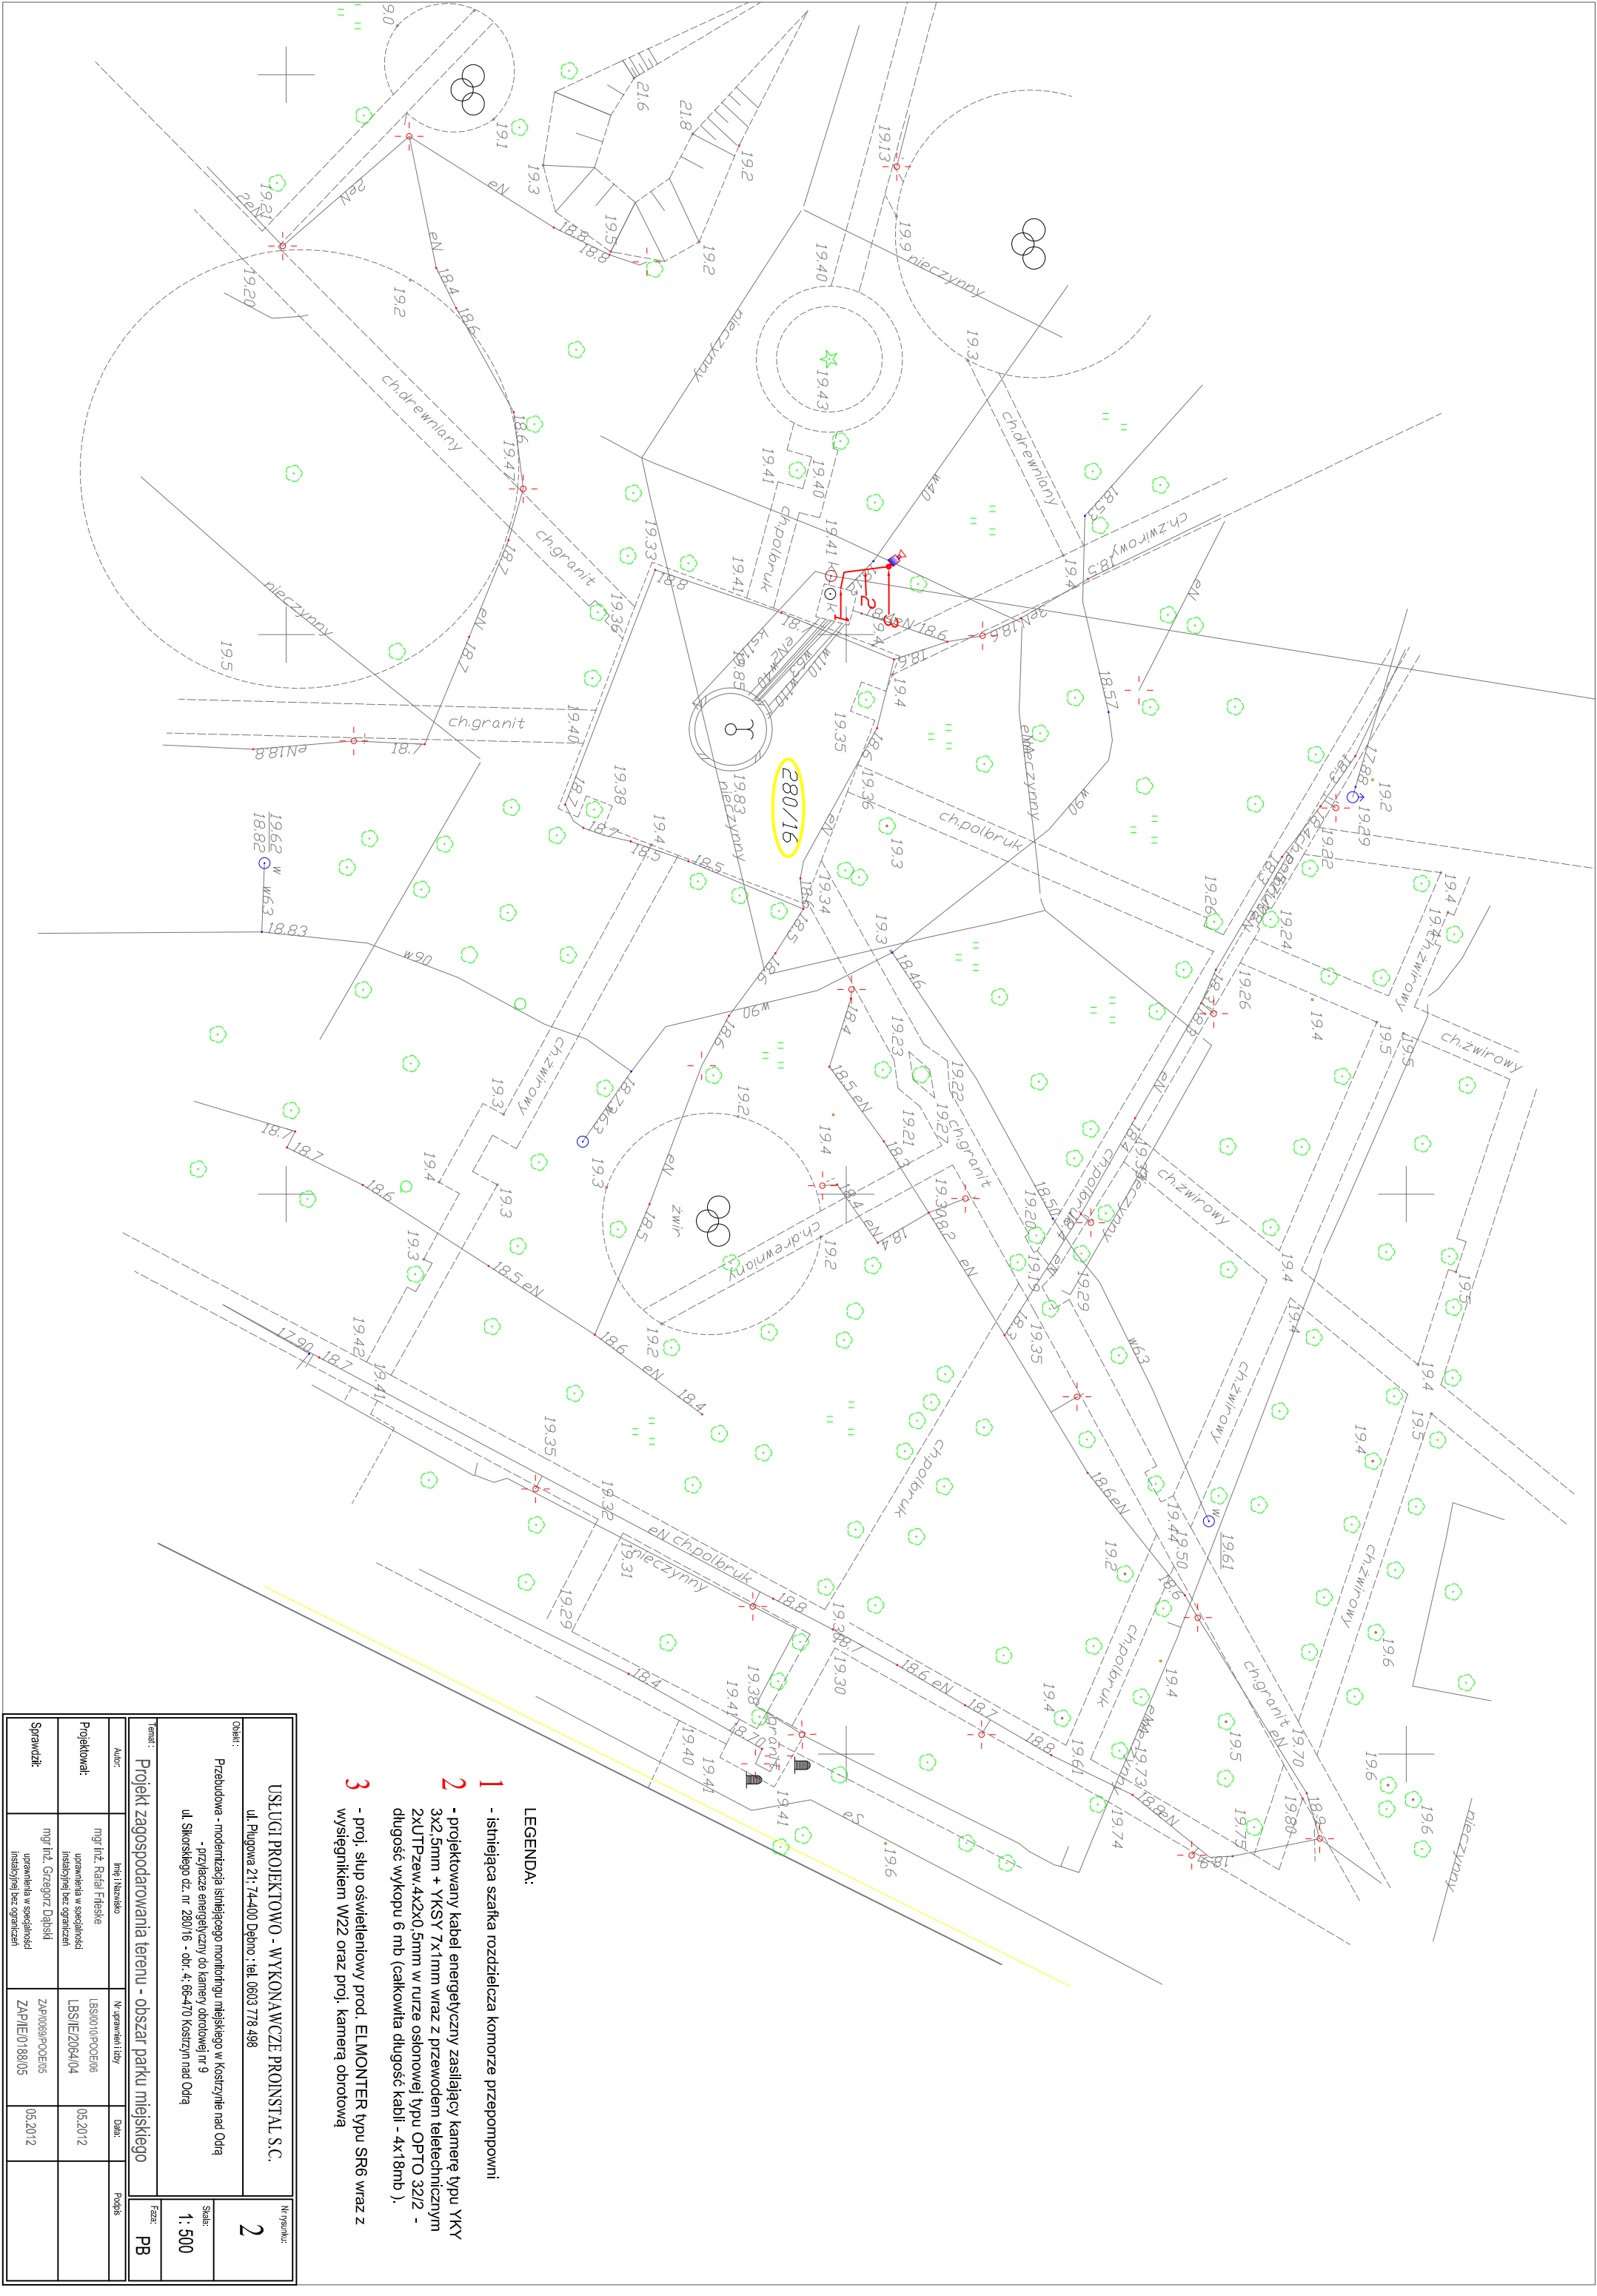

USŁUGI PROJEKTOWO - WYKONAWCZE PROINSTAL S.C.

ul. Piłgowa 21, 74-400 Dąbno, tel. 0603 778 498

2

2

Obiekt:

Przebudowa - modernizacja istniejącego monitoringu miejskiego w Kosztynie nad Odą

ul. Skońskiego dz. nr 280/16 - obr. 4; 66-470 Kosztyn nad Odą

Skala:

1: 500

Temat:

Projekt zagospodarowania terenu - obszar parku miejskiego

Faza:

PB

Autor:

mgr inż. Rafał Frieske

Projektował:

uprawnienia w specjalności instalacyjnej bez ograniczeń

Sprawdził:

mgr inż. Grzegorz Dąbski

Instalacje:

LBS/010/P00C06
LBS/IE/206404
ZAP/0089/P00C05
ZAP/IE/018805

Data:

05.2012

Projekt:

05.2012