



31	Sala Lekcyjna
32	Rekreacja
33	WC i Umywalnia
34	Gab. pom. naukowych
35	Biblioteka

Legenda:

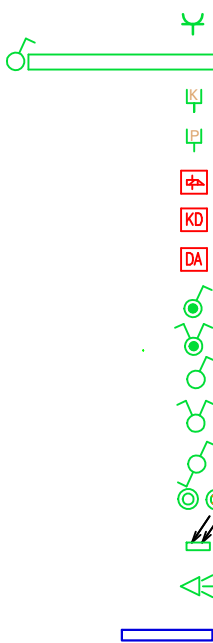

- Gniazdo 2Pz 230V IP20
- Ekran Projekcyjny
- Gniazdko komputerowe
- Gniazdo Kable HDMI do Projektora
- rygiel/trzymacz drzwi 24VDC
- odblokowanie drzwi z kontrolą dostępu
- odblokowanie drzwi automatycznych
- włącznik pojedynczy IP44
- włącznik świecznikowy IP44
- łącznik jednobiegunowy IP20
- łącznik świecznikowy IP20
- łącznik schodowy IP20
- przycisk/przycisk podświetlany IP20
- czujnik zmierzchowy - fotorezystor
- czujnik ruchu IP20

- LUXIONA, Troll, Oprawa oświetlenia podstawowego typ A1
- LUXIONA, Troll, Oprawa oświetlenia podstawowego typ A2
- LUXIONA, Troll, Oprawa oświetlenia podstawowego typ B
- LUXIONA, Troll, Oprawa oświetlenia podstawowego typ B2
- LUXIONA, Troll, Oprawa oświetlenia podstawowego typ B3
- LUXIONA, Troll, Oprawa oświetlenia podstawowego typ C1
- LUXIONA, Troll, Oprawa oświetlenia podstawowego typ C2
- LUXIONA, Troll, Oprawa oświetlenia podstawowego typ D
- LUXIONA, Troll, Oprawa oświetlenia podstawowego typ E
- LUXIONA, Troll, Oprawa oświetlenia awaryjnego typ Aw1
- LUXIONA, Troll, Oprawa oświetlenia awaryjnego typ Aw2
- LUXIONA, Troll, Oprawa oświetlenia awaryjnego typ Aw3
- LUXIONA, Troll, Oprawa oświetlenia ewakuacyjnego typ Ew
- Wypust pod suszarkę do rąk IP44

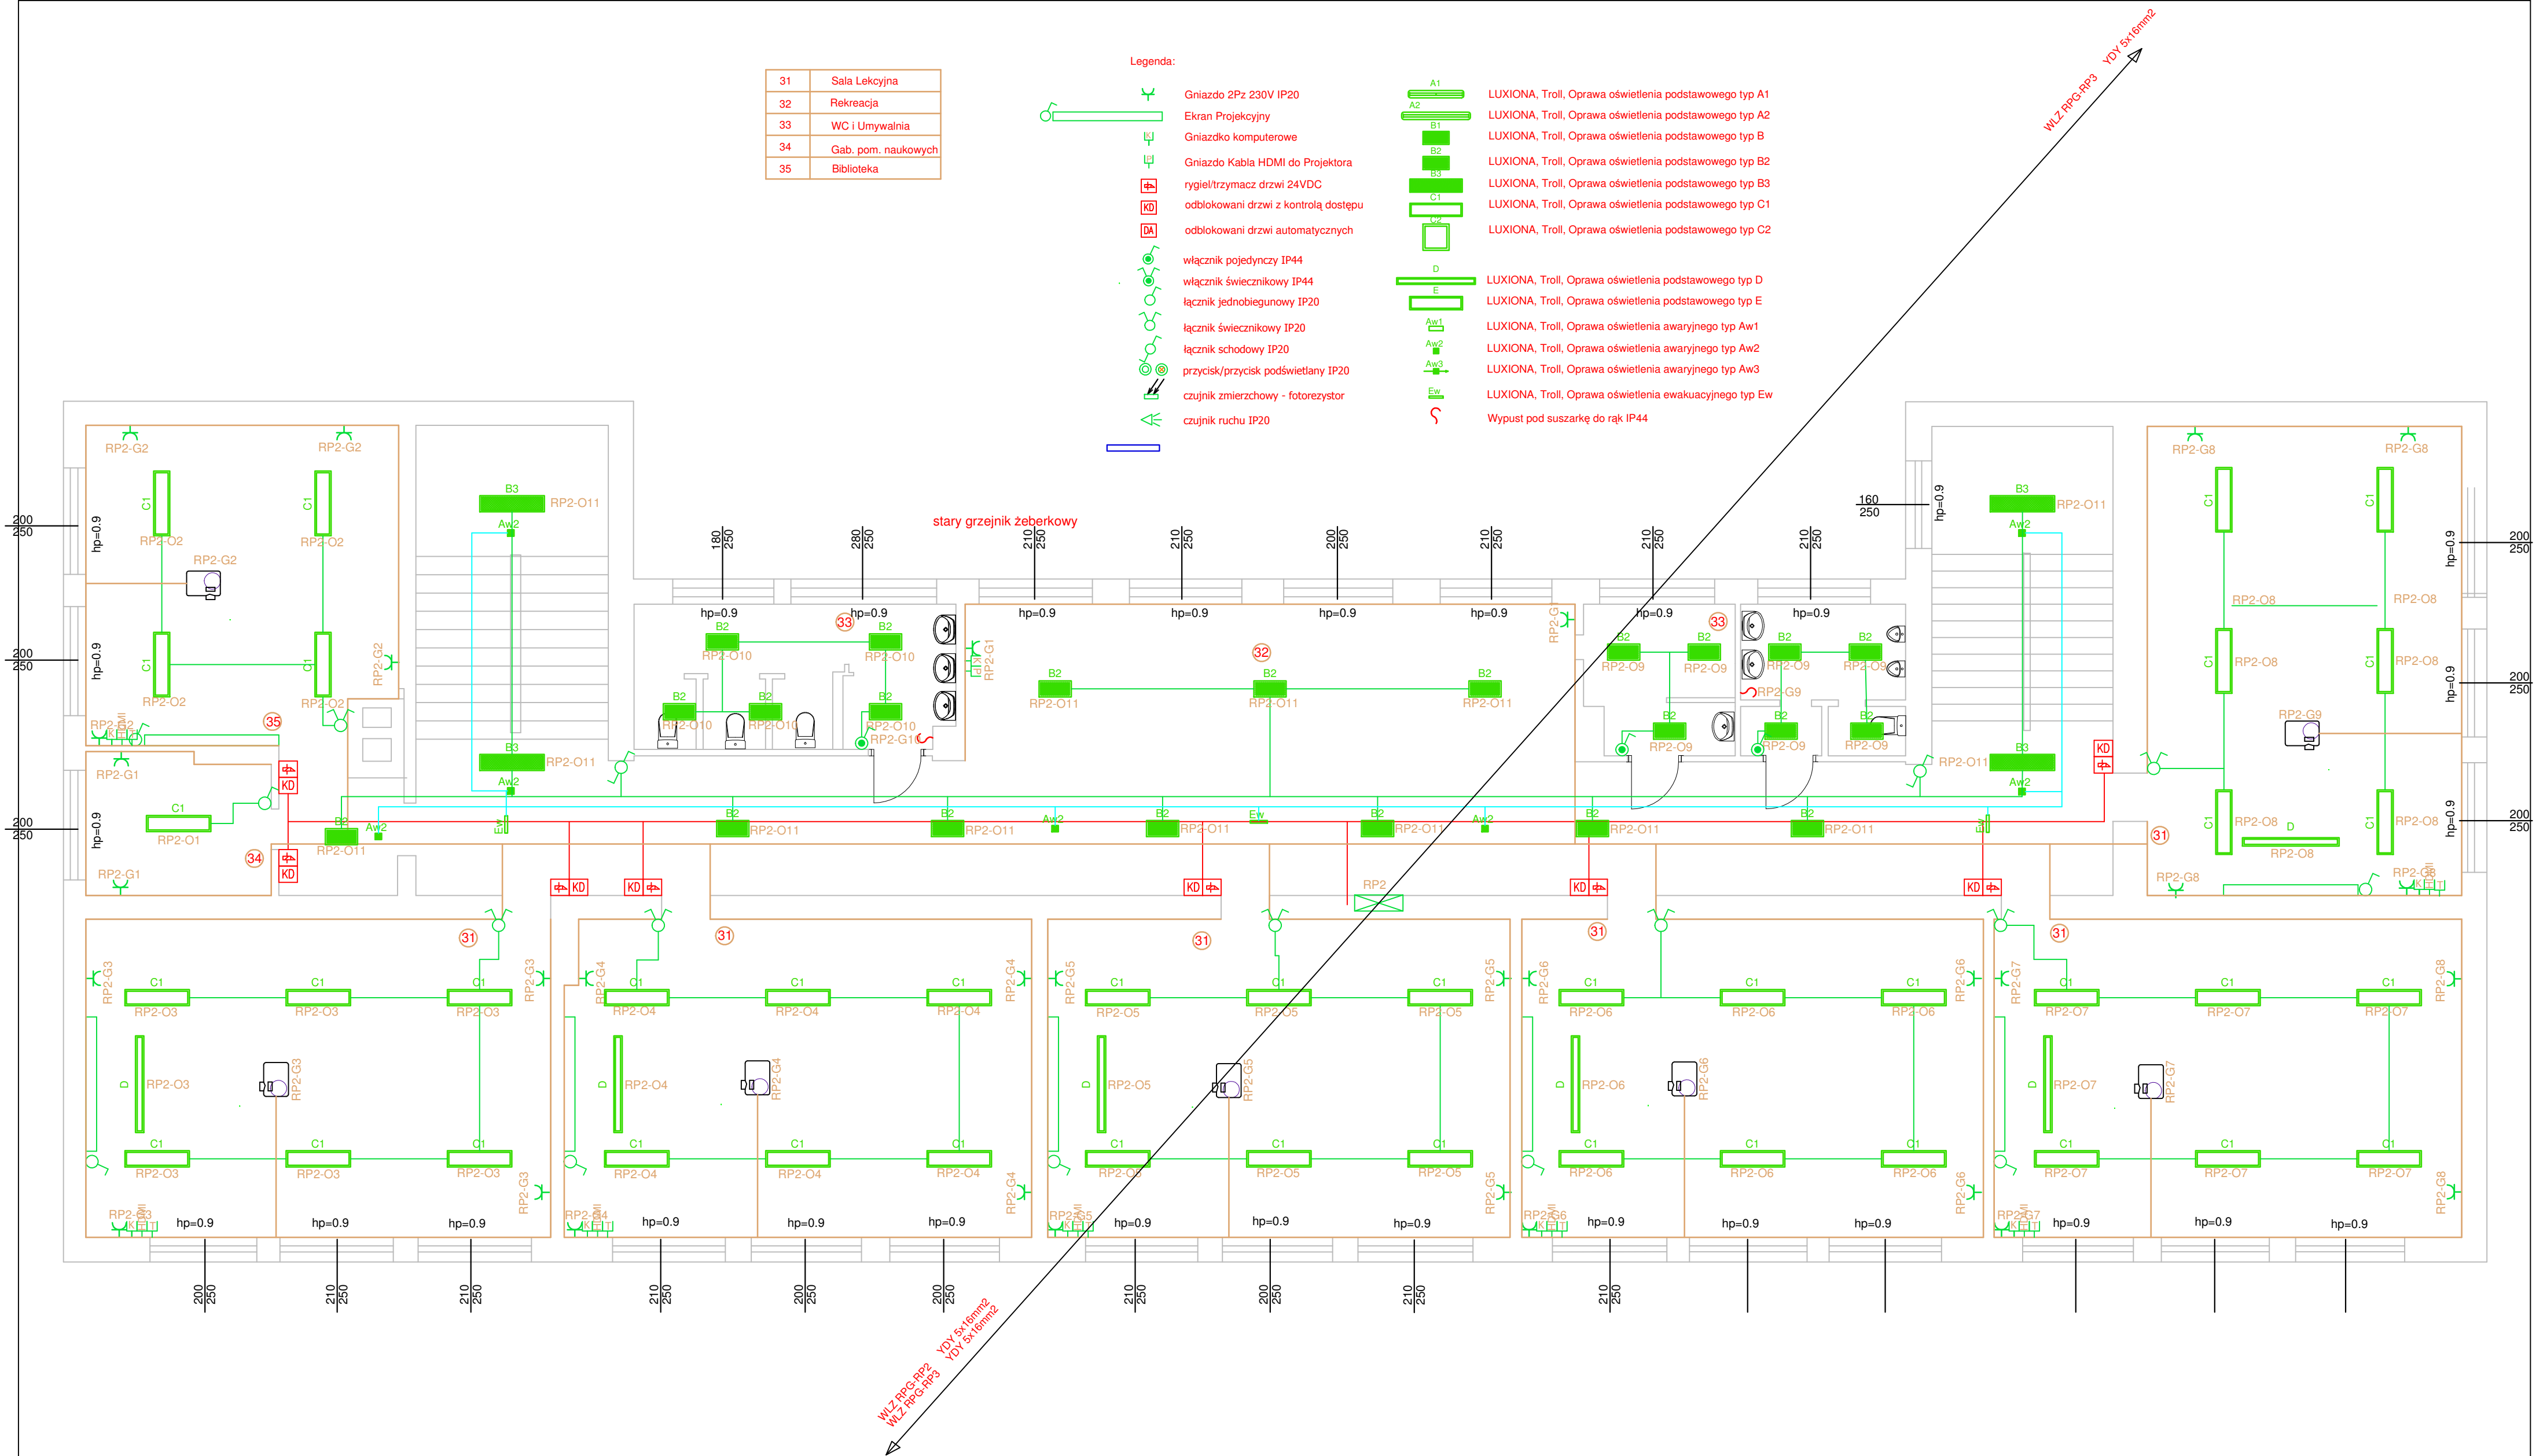

PROJEKT BUDOWLANO – WYKONAWCZY				
NAZWA I ADRES OBIEKTU	PROJEKT WYMIANY INSTALACJI ELEKTRYCZNEJ I CENTRALNEGO OGRZEWANIA W SZKOLE PODSTAWOWEJ NR 2 W KOSTRZYŃNIE NAD ODRĄ			SKALA 1:100
INWESTOR	Szkoła Podstawowa nr 2, 66-470 Kostrzyn nad Odrą, ul. Banaszką 1			NR RYSUNKU E4
PRZEDMIOT RYSUNKU	RZUT II PIĘTRA INSTALACJA ELEKTRYCZNA			SPECJALNOŚĆ ELEKTRYCZNA
PROJEKTOWAŁ	mgr inż. Patryk Dominiak	NR UPRAWNIEN	ZAP/0107/POOE/12	DATA 08.2016 r.
OPRACOWAŁ	mgr inż. Piotr Markowski	NR UPRAWNIEN	ZAP/0218/POOE/11	DATA 08.2016 r.