



41	Pokoj organizacji uczni
42	Pok. Pom.
43	Izba lekcyjna
44	Pok. pomocy fizycznej
45	Sala Fizyki

Legenda:

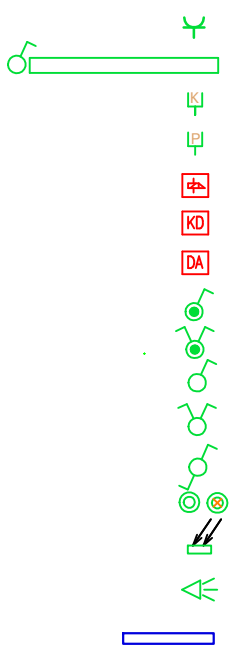

- Gniazdo 2Pz 230V IP20
- Ekran Projekcyjny
- Gniazdko komputerowe
- Gniazdo Kable HDMI do Projektora
- rygiel/trzymacz drzwi 24VDC
- odblokowani drzwi z kontrolą dostępu
- odblokowani drzwi automatycznych
- włącznik pojedynczy IP44
- włącznik świecznikowy IP44
- łącznik jednobiegunowy IP20
- łącznik świecznikowy IP20
- łącznik schodowy IP20
- przycisk/przycisk podświetlany IP20
- czujnik zmierzchowy - fotorezystor
- czujnik ruchu IP20
- stary grzejnik żeberkowy

- A1 LUXIONA, Troll, Oprawa oświetlenia podstawowego typ A1
- A2 LUXIONA, Troll, Oprawa oświetlenia podstawowego typ A2
- B1 LUXIONA, Troll, Oprawa oświetlenia podstawowego typ B
- B2 LUXIONA, Troll, Oprawa oświetlenia podstawowego typ B2
- B3 LUXIONA, Troll, Oprawa oświetlenia podstawowego typ B3
- C1 LUXIONA, Troll, Oprawa oświetlenia podstawowego typ C1
- C2 LUXIONA, Troll, Oprawa oświetlenia podstawowego typ C2
- D LUXIONA, Troll, Oprawa oświetlenia podstawowego typ D
- E LUXIONA, Troll, Oprawa oświetlenia podstawowego typ E
- Aw1 LUXIONA, Troll, Oprawa oświetlenia awaryjnego typ Aw1
- Aw2 LUXIONA, Troll, Oprawa oświetlenia awaryjnego typ Aw2
- Aw3 LUXIONA, Troll, Oprawa oświetlenia awaryjnego typ Aw3
- Ew LUXIONA, Troll, Oprawa oświetlenia ewakuacyjnego typ Ew
- Wypust pod suszarkę do rąk IP44

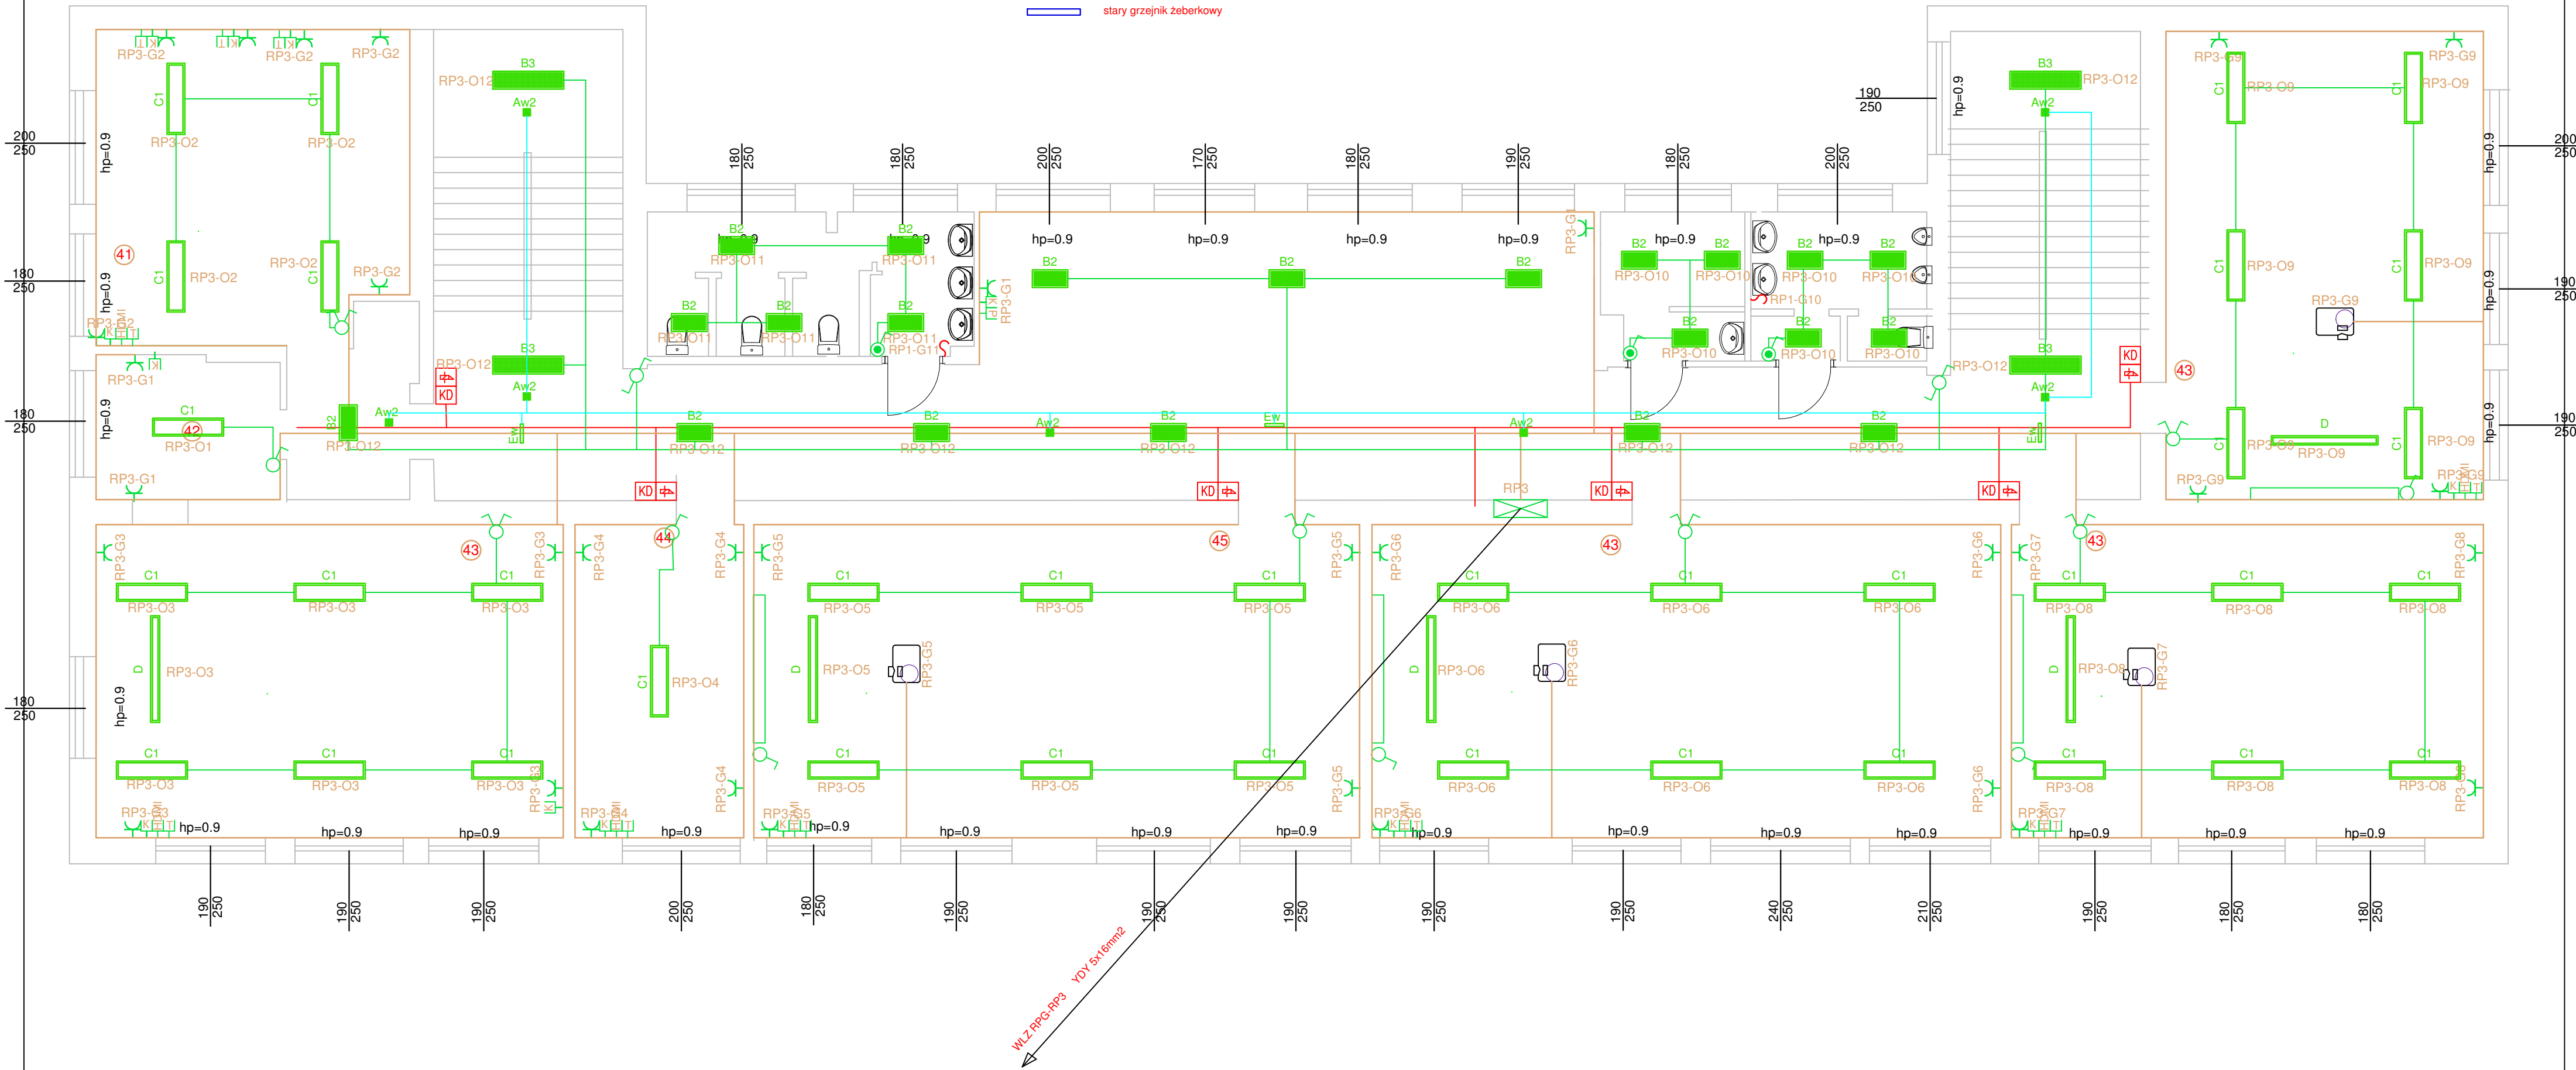

PROJEKT BUDOWLANO–WYKONAWCZY				
NAZWA I ADRES OBIEKTU	PROJEKT WYMIANY INSTALACJI ELEKTRYCZNEJ I CENTRALNEGO OGRZEWANIA W SZKOLE PODSTAWOWEJ NR 2 W KOSTRZYŃNIE NAD ODRĄ			SKALA 1:100
INWESTOR	Szkoła Podstawowa nr 2, 66-470 Kostrzyn nad Odrą, ul. Banaszką 1			NR RYSUNKU E5
PRZEDMIOT RYSUNKU	RZUT III PIĘTRA INSTALACJA ELEKTRYCZNA			SPECJALNOŚĆ ELEKTRYCZNA
PROJEKTOWAŁ	mgr inż. Patryk Dominiak	ZAP/0107/POOE/12	08.2016 r.	IMIE I NAZWISKO
OPRACOWAŁ	mgr inż. Piotr Markowski	ZAP/0218/POOE/11	08.2016 r.	NR UPRAWNIENI
		DATA	PODPIS	