


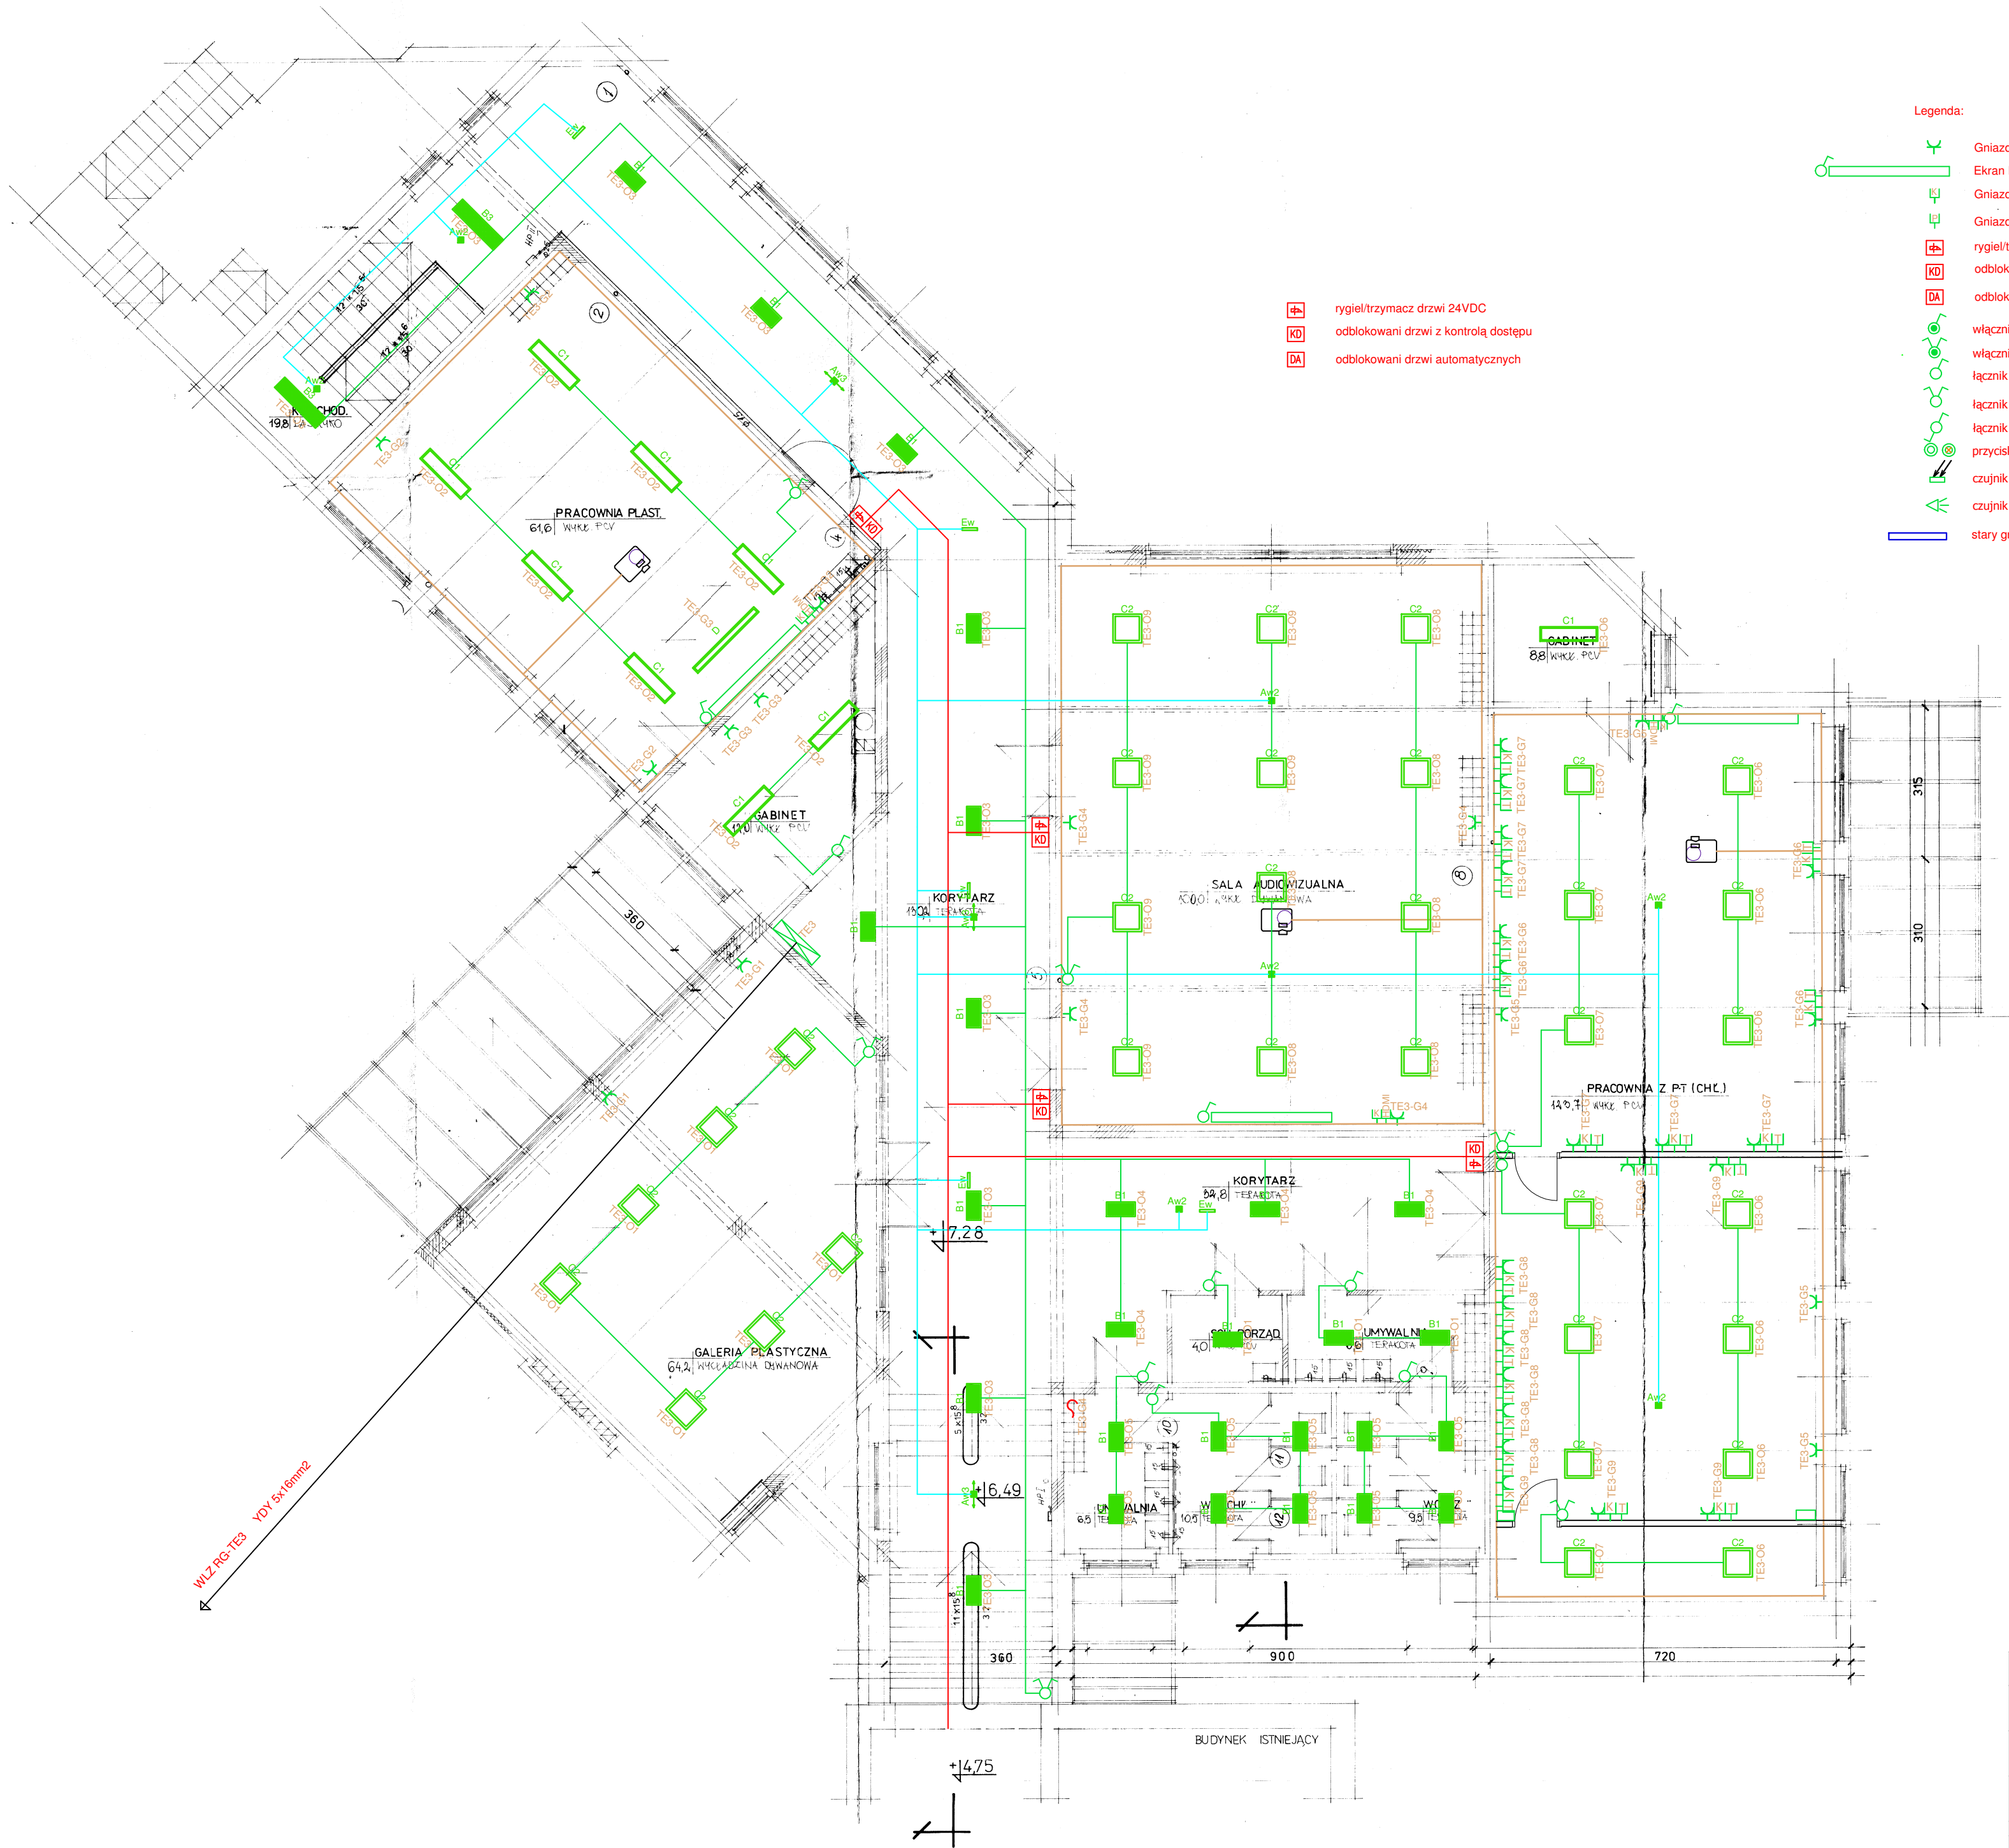

Legenda:

- Gniazdo 2Pz 230V IP20
- Ekran Projekcyjny
- Gniazdko komputerowe
- Gniazdko Kable HDMI do Projektora
- rygiel/trzymacz drzwi 24VDC
- odblokowanie drzwi z kontrolą dostępu
- odblokowanie drzwi automatycznych
- włącznik pojedynczy IP44
- włącznik świecznikowy IP44
- łącznik jednobiegunowy IP20
- łącznik świecznikowy IP20
- łącznik szkodowy IP20
- przycisk/przycisk podświetlany IP20
- czujnik zmierzchowy - fotorezystor
- czujnik ruchu IP20
- stary grzejnik zeberkowy

- A1 LUXIONA, Trol, Oprawa oświetlenia podstawowego typ A1
- A2 LUXIONA, Trol, Oprawa oświetlenia podstawowego typ A2
- B1 LUXIONA, Trol, Oprawa oświetlenia podstawowego typ B
- B2 LUXIONA, Trol, Oprawa oświetlenia podstawowego typ B2
- B3 LUXIONA, Trol, Oprawa oświetlenia podstawowego typ B3
- C1 LUXIONA, Trol, Oprawa oświetlenia podstawowego typ C1
- C2 LUXIONA, Trol, Oprawa oświetlenia podstawowego typ C2
- D LUXIONA, Trol, Oprawa oświetlenia podstawowego typ D
- E LUXIONA, Trol, Oprawa oświetlenia podstawowego typ E
- Aw1 LUXIONA, Trol, Oprawa oświetlenia awaryjnego typ Aw1
- Aw2 LUXIONA, Trol, Oprawa oświetlenia awaryjnego typ Aw2
- Aw3 LUXIONA, Trol, Oprawa oświetlenia awaryjnego typ Aw3
- Ew LUXIONA, Trol, Oprawa oświetlenia ewakuacyjnego typ Ew
- Włącznik oświetlenia awaryjnego typ Ew

PROJEKT BUDOWLANO-WYKONAWCZY				
NAZWA I ADRES OBIEKTU	PROJEKT WYMIANY INSTALACJI ELEKTRYCZNEJ I CENTRALNEGO OGRZEWANIA W SZKOLE PODSTAWOWEJ NR 2 W KOSTRZYŃNIE NAD ODRĄ			SKALA 1:100
INWESTOR	Szkoła Podstawowa nr 2, 66-470 Kostrzyn nad Odrą, ul. Banaszkowa 1			NR RYSUNKU E9
PRZEDMIOT RYSUNKU	RZUT II PIĘTRA INSTALACJA ELEKTRYCZNA			SPECJALNOŚĆ ELEKTRYCZNA
IMIE I NAZWISKO	NR UPRAWNIENI	DATA	PODPIS	
PROJEKTOWAŁ	mgr inż. Patryk Dominiak	ZAP/0107/POOE/12	08.2016 r.	
OPRACOWAŁ	mgr inż. Piotr Markowski	ZAP/0218/POOE/11	08.2016 r.	