


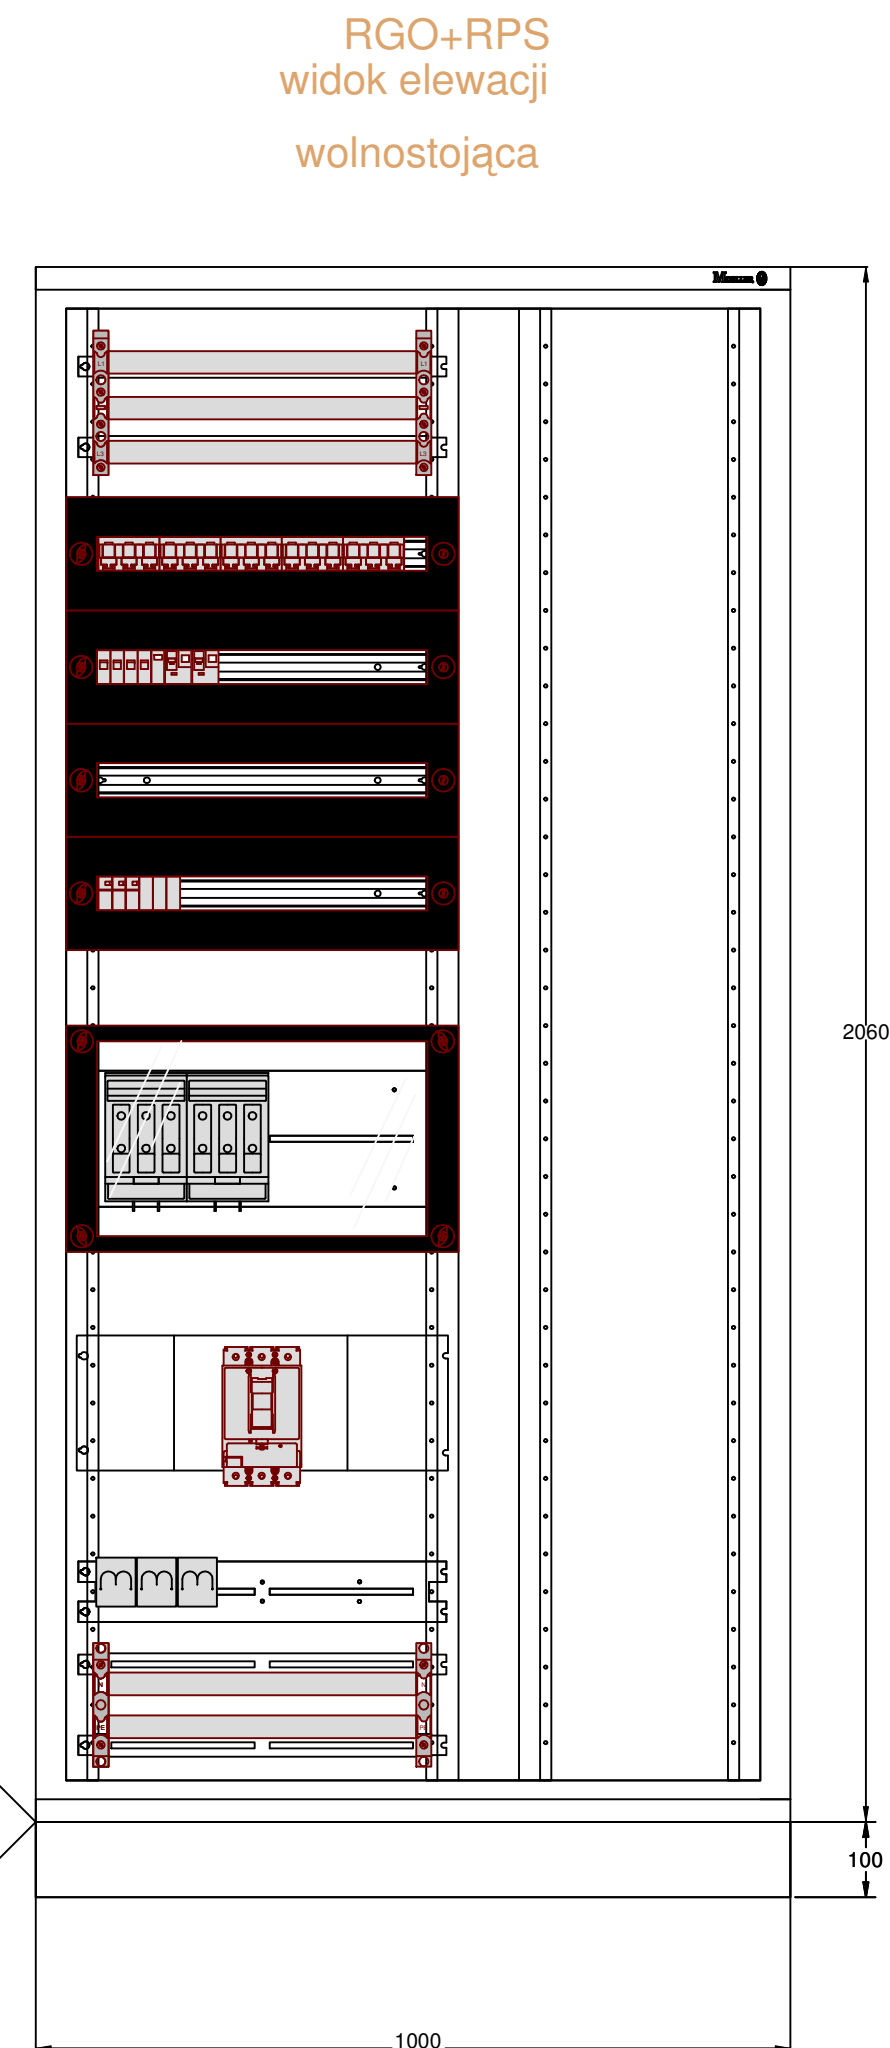

nr obwodu			RG0-RPS	RG0-RPP	RG0-RPG	RG0-RP1	RG0-RP2	RG0-RP3
nazwa obwodu	rozłącznik	ochronnik						
Opis odbiornika	izolacyjny	przebiec						
		klasyB+ C						
typ przewodu	istn. WLZ		YDY5x16mm	YDY5x25mm	YDY5x6mm	YDY5x16mm	YDY5x16mm	YDY5x16mm
moc obwodu[kW]								

PROJEKT BUDOWLANO–WYKONAWCZY				
NAZWA I ADRES OBIEKTU	PROJEKT WYMIANY INSTALACJI ELEKTRYCZNEJ I CENTRALNEGO OGRZEWANIA W SZKOLE PODSTAWOWEJ NR 2 W KOSTRZYNI NAD ODRĄ			SKALA 1:100 E10A
INWESTOR	Szkoła Podstawowa nr 2, 66-470 Kostrzyn nad Odrą, ul. Banaszką 1			
PRZEDMIOT RYSUNKU	SCHEMAT ROZDZIELNI RGO			SPECJALNOŚĆ ELEKTRYCZNA
	IMIĘ I NAZWISKO	NR UPRAWNIENI	DATA	PODPIS
PROJEKTOWAŁ	mgr inż. Patryk Dominiak	ZAP/0107/POOE/12	08.2016 r.	
OPRACOWAŁ	mgr inż. Piotr Markowski	ZAP/0218/POOE/11	08.2016 r.	