
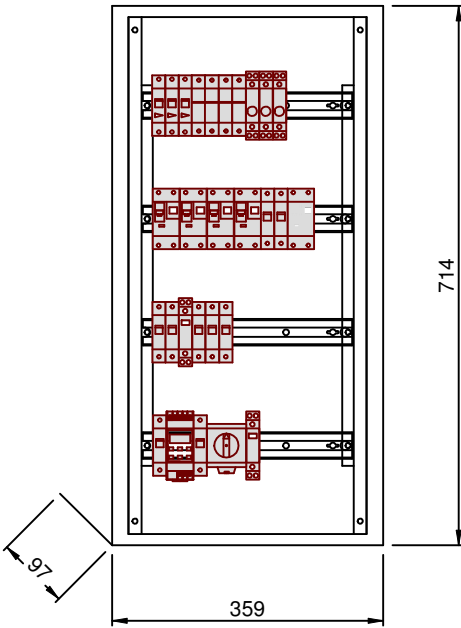


SZAFA ROZDZIELCA RP1

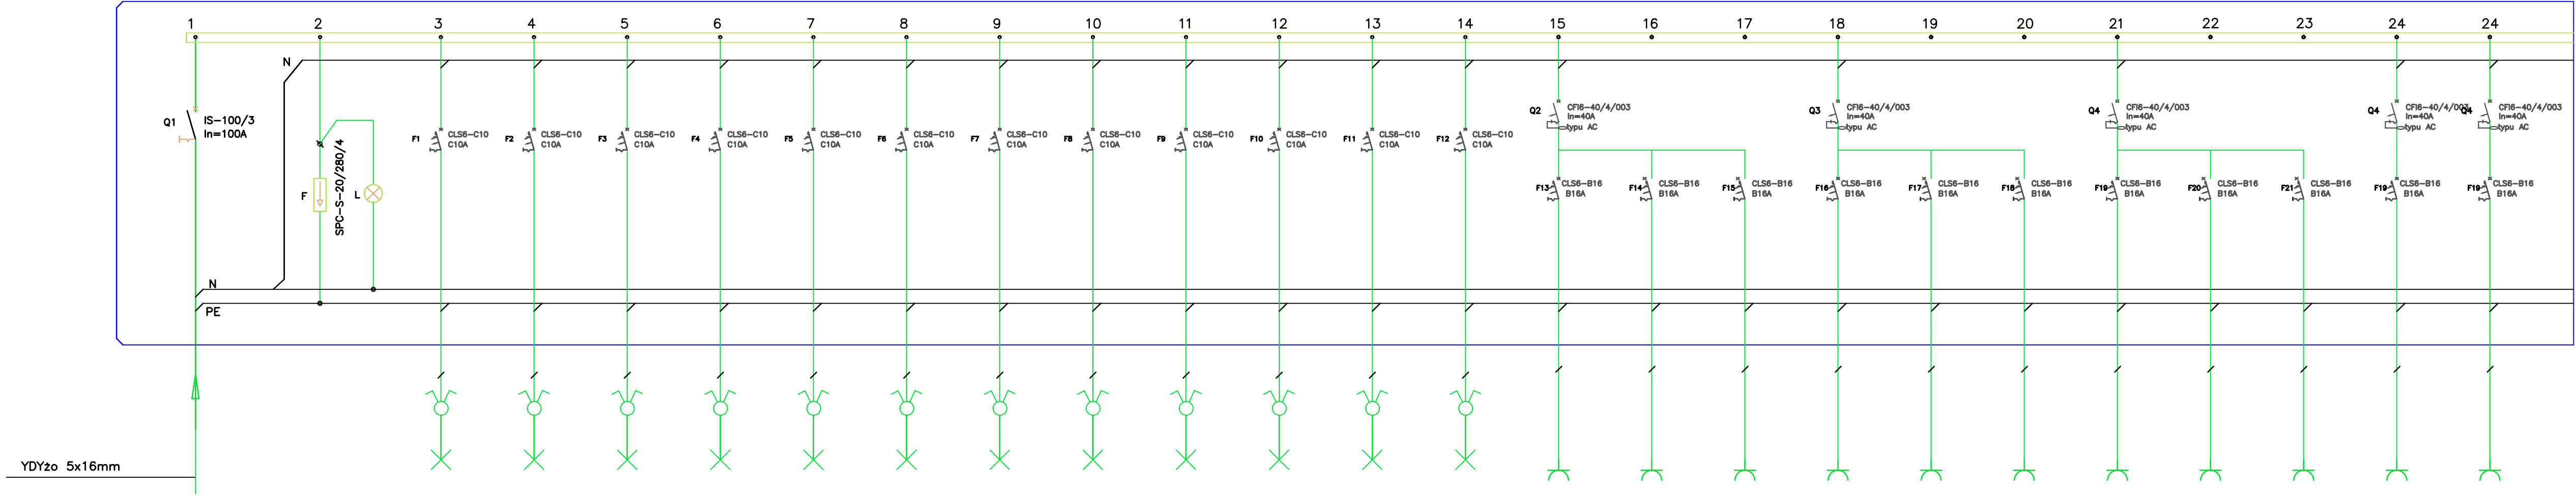

nr obwodu			RP1-O1	RP1-O2	RP1-O3	RP1-O4	RP1-O5	RP1-O6	RP1-O7	RP1-O8	RP1-O9	RP1-O10	RP1-O11	RP1-O12	RP1-G1	RP1-G2	RP1-G3	RP1-G4	RP1-G5	RP1-G6	RP1-G7	RP1-G8	RP1-G9	RP1-G10	RP1-G11
nazwa obwodu	rozłącznik	ochronnik	oświetlenie	oświetlenie	oświetlenie	oświetlenie	oświetlenie	oświetlenie	oświetlenie	oświetlenie	oświetlenie	oświetlenie	oświetlenie	oświetlenie	gniazdo 230V	gniazdo 230V	gniazdo 230V	gniazdo 230V	gniazdo 230V	gniazdo 230V	gniazdo 230V	gniazdo 230V	gniazdo 230V	gniazdo 230V	gniazdo 230V
Opis odbiornika	izolacyjny	przebiec																							
		klasy C																							
typ przewodu	YDY5x16mm		YDYp3,4x1,5mm	YDYp3,4x1,5mm	YDYp3,4x1,5mm	YDYp3,4x1,5mm	YDYp3,4x1,5mm	YDYp3,4x1,5mm	YDYp3,4x1,5mm	YDYp3,4x1,5mm	YDYp3,4x1,5mm	YDYp3,4x1,5mm	YDYp3,4x1,5mm	YDYp3,4x1,5mm	YDYp3x2,5mm	YDYp3x2,5mm	YDYp3x2,5mm	YDYp3x2,5mm	YDYp3x2,5mm	YDYp3x2,5mm	YDYp3x2,5mm	YDYp3x2,5mm	YDYp3x2,5mm	YDYp3x2,5mm	YDYp3x2,5mm
moc obwodu[kW]		LgY4mm	~0,13kW	~0,57kW	~0,96kW	~0,96kW	~0,96kW	~0,96kW	~0,96kW	~0,96kW	~0,96kW	~0,96kW	~1,2kW	~0,38kW	~0,27kW	~0,46kW	~0,92kW	~0,92kW	~0,92kW	~0,92kW	~0,92kW	~0,92kW	~0,92kW	~2,0kW	~2,0kW

PROJEKT BUDOWLANO-WYKONAWCZY				
NAZWA I ADRES OBIEKTU	PROJEKT WYMIANY INSTALACJI ELEKTRYCZNEJ I CENTRALNEGO OGRZEWANIA W SZKOLE PODSTAWOWEJ NR 2 W KOSTRZYŃNIE NAD ODRĄ			SKALA 1:100
INWESTOR	Szkoła Podstawowa nr 2, 66-470 Kostrzyn nad Odrą, ul. Banaszką 1			NR RYSUNKU E13
PRZEDMIOT RYSUNKU	SCHEMAT ROZDZIELNI RP1			SPECJALNOŚĆ ELEKTRYCZNA
PROJEKTOWAŁ	mgr inż. Patryk Dominiak	NR UPRAWNIENI ZAP/0107/POOE/12	DATA 08.2016 r.	PODPIS
OPRACOWAŁ	mgr inż. Piotr Markowski	ZAP/0218/POOE/11	08.2016 r.	