
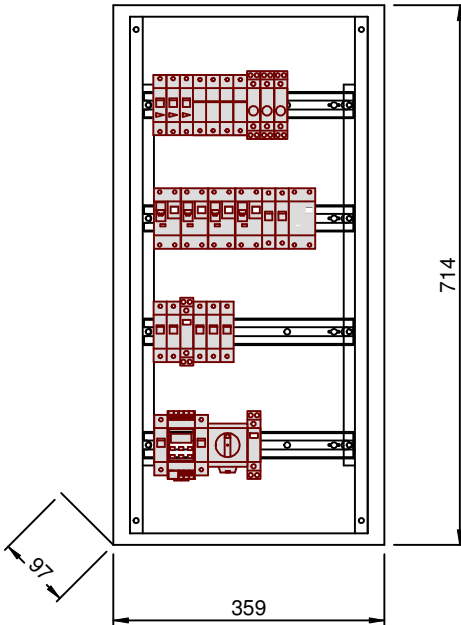


SZAFA ROZDZIELCA RP3

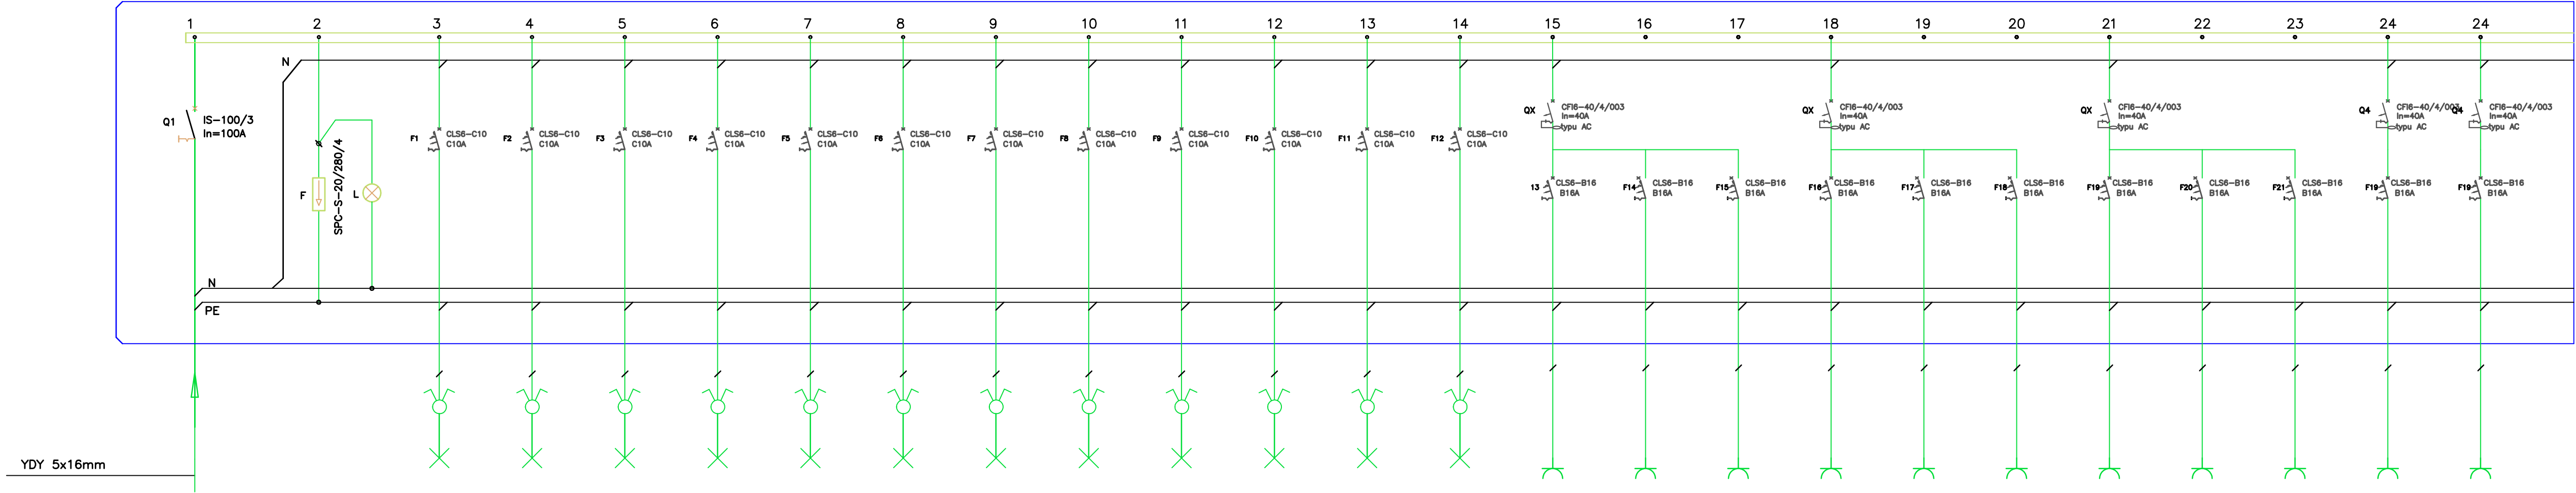

nr obwodu			RP3-O1	RP3-O2	RP3-O3	RP3-O4	RP3-O5	RP3-O6	RP3-O7	RP3-O8	RP3-O9	RP3-O10	RP3-O11	RP3-O12	RP3-G1	RP3-G2	RP3-G3	RP3-G4	RP3-G5	RP3-G6	RP3-G7	RP3-G8	RP3-G9	RP1-G10	RP1-G11
nazwa obwodu	rozłącznik	ochronnik	oświetlenie	oświetlenie	oświetlenie	oświetlenie	oświetlenie	oświetlenie	oświetlenie	oświetlenie	oświetlenie	oświetlenie	oświetlenie	oświetlenie	gniazdo 230V	gniazdo 230V	gniazdo 230V	gniazdo 230V	gniazdo 230V	gniazdo 230V	gniazdo 230V	gniazdo 230V	gniazdo 230V	gniazdo 230V	gniazdo 230V
Opis odbiornika	izolacyjny	przebiec																							
		klasy C																							
typ przewodu	YDY5x16mm		YDYp3,4x1,5mm	YDYp3,4x1,5mm	YDYp3,4x1,5mm	YDYp3,4x1,5mm	YDYp3,4x1,5mm	YDYp3,4x1,5mm	YDYp3,4x1,5mm	YDYp3,4x1,5mm	YDYp3,4x1,5mm	YDYp3,4x1,5mm	YDYp3,4x1,5mm	YDYp3,4x1,5mm	YDYp3x2,5mm	YDYp3x2,5mm	YDYp3x2,5mm	YDYp3x2,5mm	YDYp3x2,5mm	YDYp3x2,5mm	YDYp3x2,5mm	YDYp3x2,5mm	YDYp3x2,5mm	YDYp3x2,5mm	YDYp3x2,5mm
moc obwodu[kW]		LgY4mm	~0,13kW	~0,57kW	~0,96kW	~0,96kW	~0,96kW	~0,96kW	~0,96kW	~0,96kW	~0,96kW	~0,96kW	~1,2kW	~0,38kW	~0,27kW	~0,46kW	~0,92kW	~0,92kW	~0,92kW	~0,92kW	~0,92kW	~0,92kW	~0,92kW	~2,0kW	~2,0kW

PROJEKT BUDOWLANO – WYKONAWCZY					
NAZWA I ADRES OBIEKTU	PROJEKT WYMIANY INSTALACJI ELEKTRYCZNEJ I CENTRALNEGO OGRZEWANIA W SZKOLE PODSTAWOWEJ NR 2 W KOSTRZYŃNIE NAD ODRĄ			SKALA 1:100	NR RYSUNKU E15
INWESTOR	Szkoła Podstawowa nr 2, 66-470 Kostrzyn nad Odrą, ul. Banaszką 1				
PRZEDMIOT RYSUNKU	SCHEMAT ROZDZIELNI RP3			SPECJALNOŚĆ ELEKTRYCZNA	
	IMIE I NAZWISKO	NR UPRAWNIENI	DATA	PODPIS	
PROJEKTOWAŁ	mgr inż. Patryk Dominiak	ZAP/0107/POOE/12	08.2016 r.		
OPRACOWAŁ	mgr inż. Piotr Markowski	ZAP/0218/POOE/11	08.2016 r.		