


SZAFA ROZDZIELCA TE2

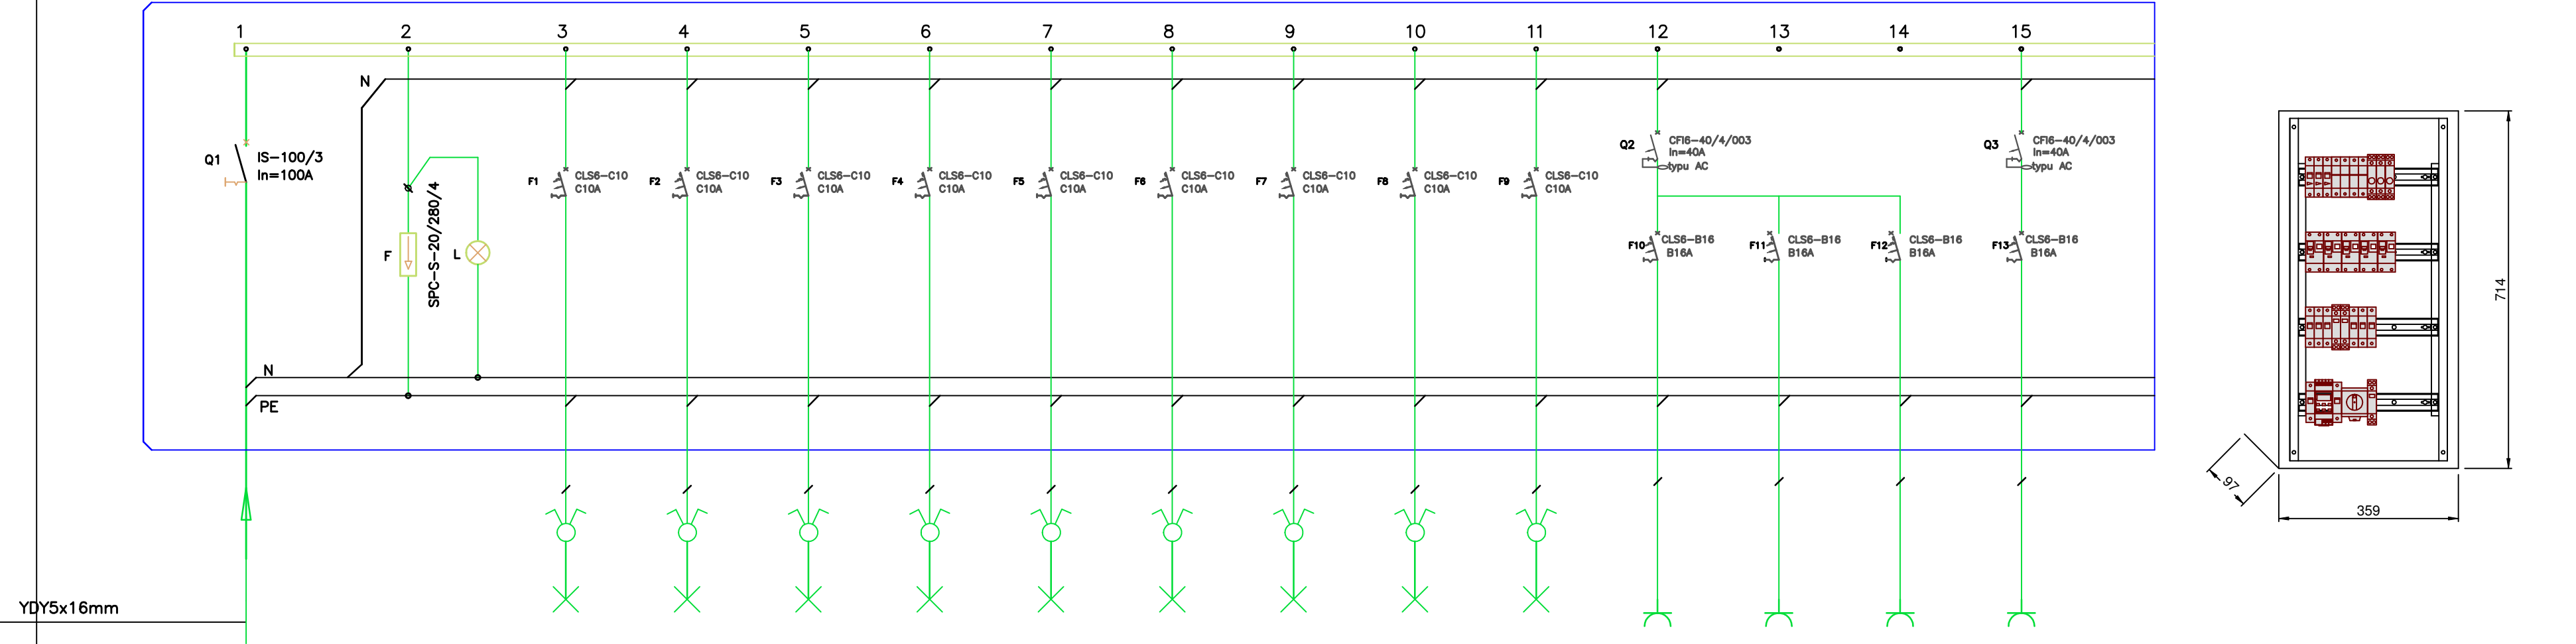

YDY5x16mm

nr obwodu			TE2-01	TE2-02	TE2-03	TE2-04	TE2-05	TE2-06	TE2-07	TE2-08	TE2-09	TE2-G1	TE2-G2	TE2-G3	TE2-G4
nazwa obwodu	rozłącznik	ochronnik	oświetlenie	oświetlenie	oświetlenie	oświetlenie	oświetlenie	oświetlenie	oświetlenie	oświetlenie	oświetlenie	gniazdo 230V	gniazdo 230V	gniazdo 230V	gniazdo 230V
Opis odbiornika	izolacyjny	przebiec													
		klasy C													
typ przewodu	YDY5x16mm		YDYp3,4x1,5mm	YDYp3,4x1,5mm	YDYp3,4x1,5mm	YDYp3,4x1,5mm	YDYp3,4x1,5mm	YDYp3,4x1,5mm	YDYp3,4x1,5mm	YDYp3,4x1,5mm	YDYp3,4x1,5mm	YDYp3x2,5mm	YDYp3x2,5mm	YDYp3x2,5mm	YDYp3x2,5mm
moc obwodu[kW]	Σ	LgY4mm	~0,97kW	~0,6kW	~0,8kW	~0,45kW	~0,8kW	~1,6kW	~0,05kW	~0,5kW	~0,31kW	~1,38kW	~1,38kW	~1,38kW	~1,38kW

PROJEKT BUDOWLANO-WYKONAWCZY					
NAZWA I ADRES OBIEKTU	PROJEKT WYMIANY INSTALACJI ELEKTRYCZNEJ I CENTRALNEGO OGRZEWANIA W SZKOLE PODSTAWOWEJ NR 2 W KOSTRZYNI NAD ODRĄ				SKALA 1:100
INWESTOR	Szkoła Podstawowa nr 2, 66-470 Kostrzyn nad Odrą, ul. Banaszaka 1				NR RYSUNKU E17
PRZEDMIOT RYSUNKU	SCHEMAT ROZDZIELNI TE2				SPECJALNOŚĆ ELEKTRYCZNA
	IMIĘ I NAZWISKO	NR UPRAWNIEN	DATA	PODPIS	
PROJEKTOWAŁ	mgr inż. Patryk Dominiak	ZAP/0107/POOE/12	08.2016 r.		
OPRACOWAŁ	mgr inż. Piotr Markowski	ZAP/0218/POOE/11	08.2016 r.		