
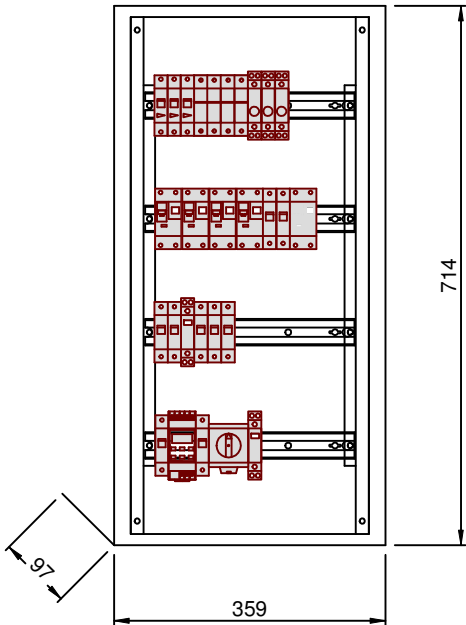


SZAFA ROZDZIELCA TE3

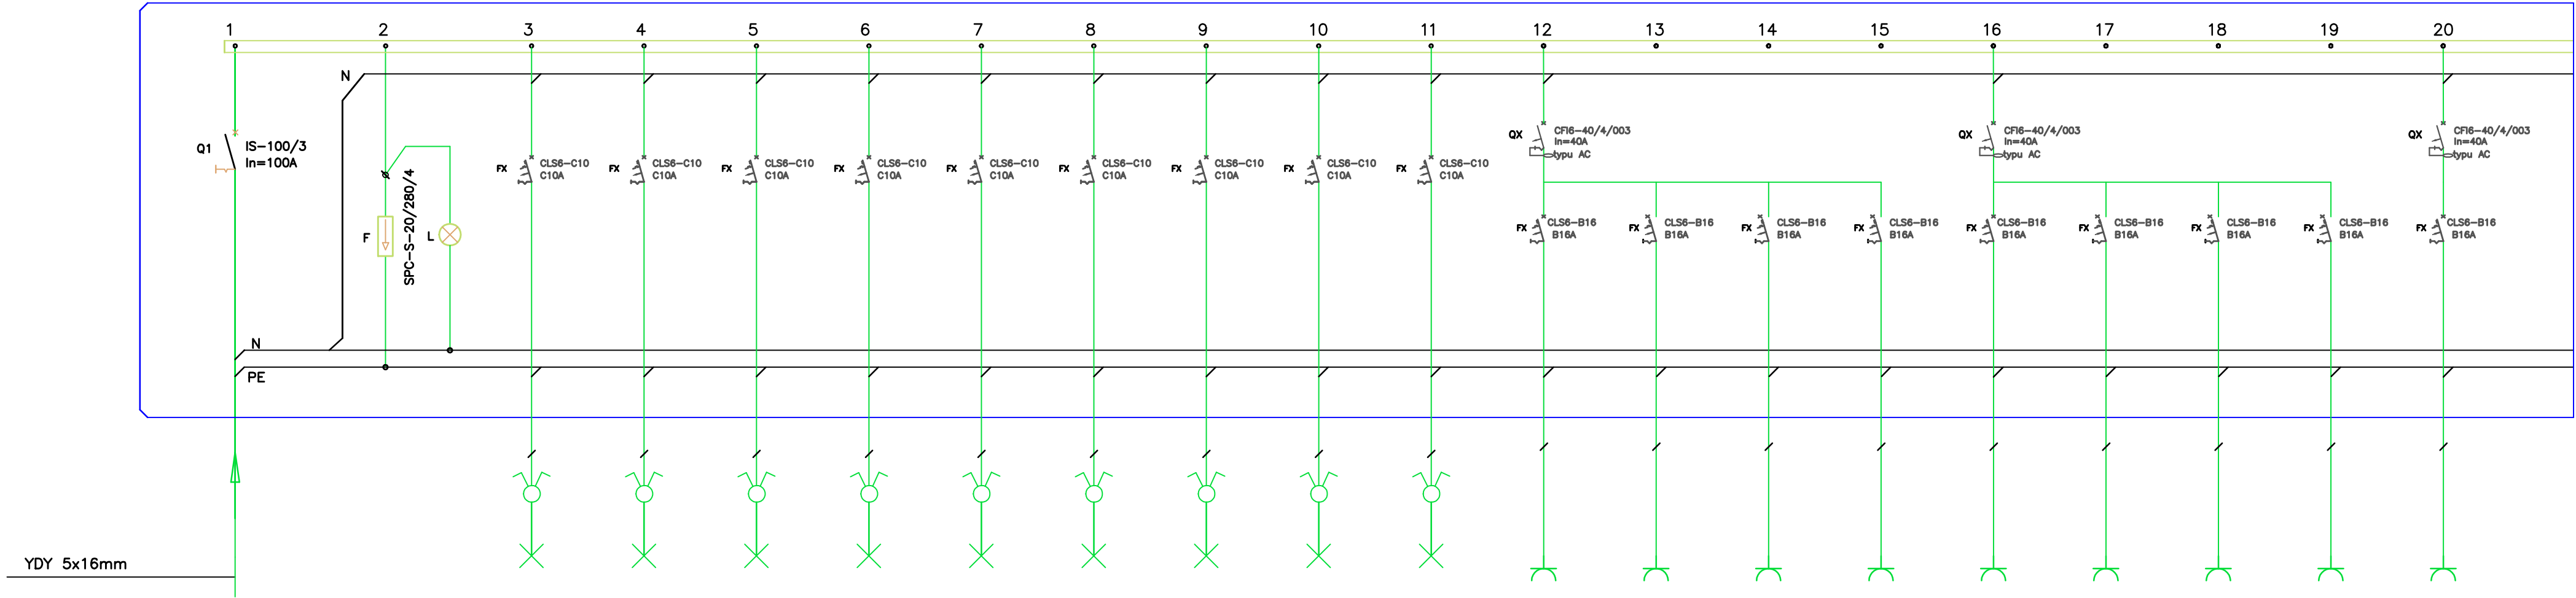

nr obwodu			TE3-01	TE3-02	TE3-03	TE3-04	TE3-05	TE3-06	TE3-07	TE3-08	TE3-09	TE3-G1	TE3-G2	TE3-G3	TE3-G4	TE3-G5	TE3-G6	TE3-G7	TE3-G8	TE3-G9
nazwa obwodu	rozłącznik	ochronnik	oświetlenie	oświetlenie	oświetlenie	oświetlenie	oświetlenie	oświetlenie	oświetlenie	oświetlenie	oświetlenie	gniazdo 230V	gniazdo 230V	gniazdo 230V	gniazdo 230V	gniazdo 230V	gniazdo 230V	gniazdo 230V	gniazdo 230V	gniazdo 230V
Opis odbiornika	izolacyjny	przebiec																		
		klasy C																		
typ przewodu	YDY5x16mm		YDYp3,4x1,5mm	YDYp3,4x1,5mm	YDYp3,4x1,5mm	YDYp3,4x1,5mm	YDYp3,4x1,5mm	YDYp3,4x1,5mm	YDYp3,4x1,5mm	YDYp3,4x1,5mm	YDYp3,4x1,5mm	YDYp3x2,5mm	YDYp3x2,5mm	YDYp3x2,5mm	YDYp3x2,5mm	YDYp3x2,5mm	YDYp3x2,5mm	YDYp3x2,5mm	YDYp3x2,5mm	YDYp3x2,5mm
moc obwodu[kW]	Σ	LgY4mm	~1,1kW	~0,83kW	~0,75kW	~0,25kW	~0,28kW	~0,9kW	~0,9kW	~0,8kW	~0,8kW	~0,92kW	~0,92kW	~0,92kW	~0,92kW	~1,36kW	~1,36kW	~1,36kW	~1,36kW	~1,36kW

PROJEKT BUDOWLANO–WYKONAWCZY				
NAZWA I ADRES OBIEKTU	PROJEKT WYMIANY INSTALACJI ELEKTRYCZNEJ I CENTRALNEGO OGRZEWANIA W SZKOLE PODSTAWOWEJ NR 2 W KOSTRZYŃNIE NAD ODRĄ		SKALA 1:100	NR RYSUNKU E18
INWESTOR	Szkoła Podstawowa nr 2, 66-470 Kostrzyn nad Odrą, ul. Banaszkaka 1			
PRZEDMIOT RYSUNKU	SCHEMAT ROZDZIELNI TE3		SPECJALNOŚĆ ELEKTRYCZNA	
	IMIĘ I NAZWISKO	NR UPRAWNIEN	DATA	PODPIS
PROJEKTOWAŁ	mgr inż. Patryk Dominiak	ZAP/0107/POOE/12	08.2016 r.	
OPRACOWAŁ	mgr inż. Piotr Markowski	ZAP/0218/POOE/11	08.2016 r.	