
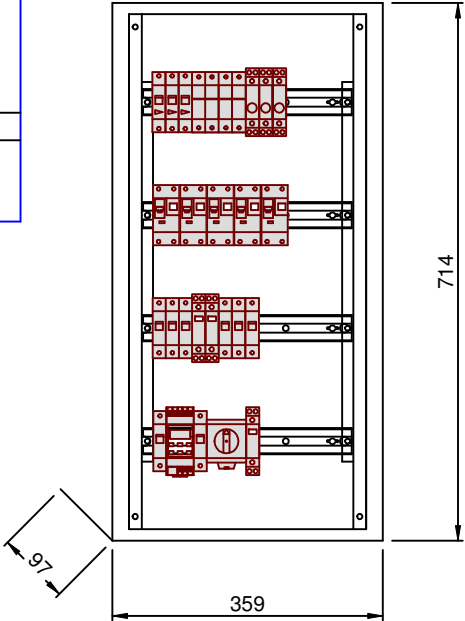


SZAFA ROZDZIELCA TE1

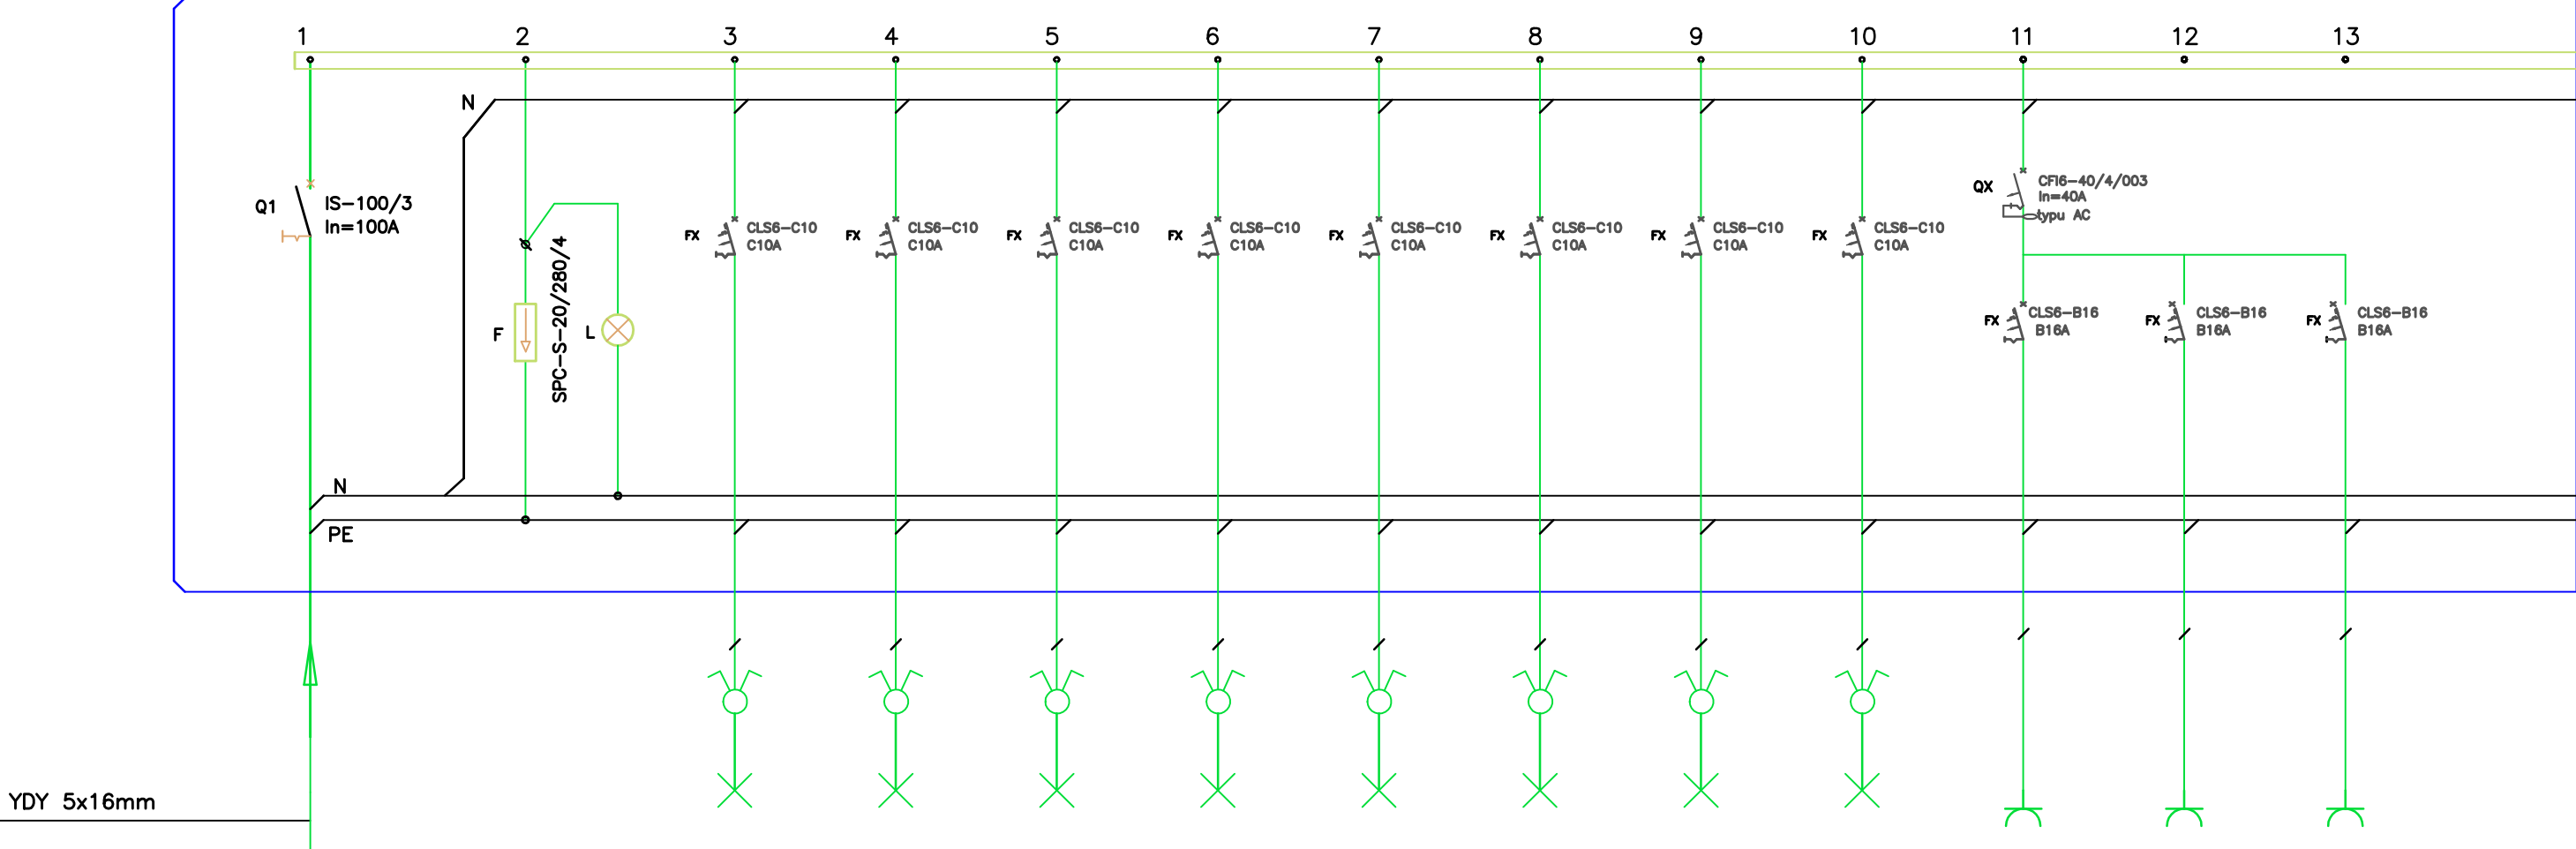

nr obwodu			TE1-01	TE1-02	TE1-03	TE1-04	TE1-05	TE1-06	TE1-07	TE1-08	TE1-G1	TE1-G2	TE1-G3
nazwa obwodu	rozłącznik	ochronnik	oświetlenie	oświetlenie	oświetlenie	oświetlenie	oświetlenie	oświetlenie	oświetlenie	oświetlenie	gniazdo 230V	gniazdo 230V	gniazdo 230V
Opis odbiornika	izolacyjny	przepięć											
		klasy C											
typ przewodu	YDY5x16mm		YDYp3,4x1,5mm	YDYp3,4x1,5mm	YDYp3,4x1,5mm	YDYp3,4x1,5mm	YDYp3,4x1,5mm	YDYp3,4x1,5mm	YDYp3,4x1,5mm	YDYp3,4x1,5mm	YDYp3x2,5mm	YDYp3x2,5mm	YDYp3x2,5mm
moc obwodu[kW]	Σ	LgY4mm	~0,42kW	~0,59kW	~0,24kW	~0,3kW	~0,57kW	~0,27kW	~0,27kW	~0,18kW	~1,38kW	~1,38kW	~1,38kW

PROJEKT BUDOWLANO-WYKONAWCZY				
NAZWA I ADRES OBIEKTU	PROJEKT WYMIANY INSTALACJI ELEKTRYCZNEJ I CENTRALNEGO OGRZEWANIA W SZKOLE PODSTAWOWEJ NR 2 W KOSTRZYŃNIE NAD ODRĄ			SKALA 1:100
INWESTOR	Szkoła Podstawowa nr 2, 66-470 Kostrzyn nad Odrą, ul. Banaszaka 1			NR RYSUNKU E19
PRZEDMIOT RYSUNKU	SCHEMAT ROZDZIELNI TE1			SPECJALNOŚĆ ELEKTRYCZNA
	IMIĘ I NAZWISKO	NR UPRAWNIEN	DATA	PODPIS
PROJEKTOWAŁ	mgr inż. Patryk Dominiak	ZAP/0107/POOE/12	08.2016 r.	
OPRACOWAŁ	mgr inż. Piotr Markowski	ZAP/0218/POOE/11	08.2016 r.	