


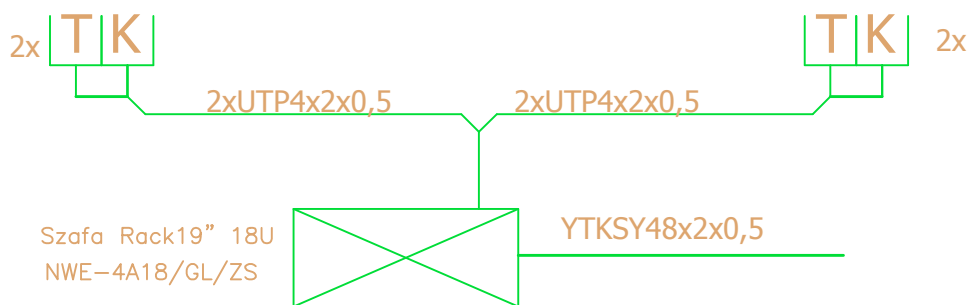

do szafy na poziomie parteru w pom. tech.
miejsce dostarczenia syg. przez operat.

PROJEKT BUDOWLANO–WYKONAWCZY				
NAZWA I ADRES OBIEKTU	PROJEKT WYMIANY INSTALACJI ELEKTRYCZNEJ I CENTRALNEGO OGRZEWANIA W SZKOLE PODSTAWOWEJ NR 2 W KOSTRZYŃNIE NAD ODRĄ			SKALA 1:100
INWESTOR	Szkoła Podstawowa nr 2, 66-470 Kostrzyn nad Odrą, ul. Banaszaka 1			NR RYSUNKU E23
PRZEDMIOT RYSUNKU	INSTALACJA TELETECHNICZYNA cz. nowa.BUD. II PIĘTRO			SPECJALNOŚĆ ELEKTRYCZNA
	IMIĘ I NAZWISKO	NR UPRAWNIEN	DATA	PODPIS
PROJEKTOWAŁ	mgr inż. Patryk Dominiak	ZAP/0107/POOE/12	08.2016 r.	
OPRACOWAŁ	mgr inż. Paweł Markowski	ZAP/0081/POOT/10	08.2016 r.	