
 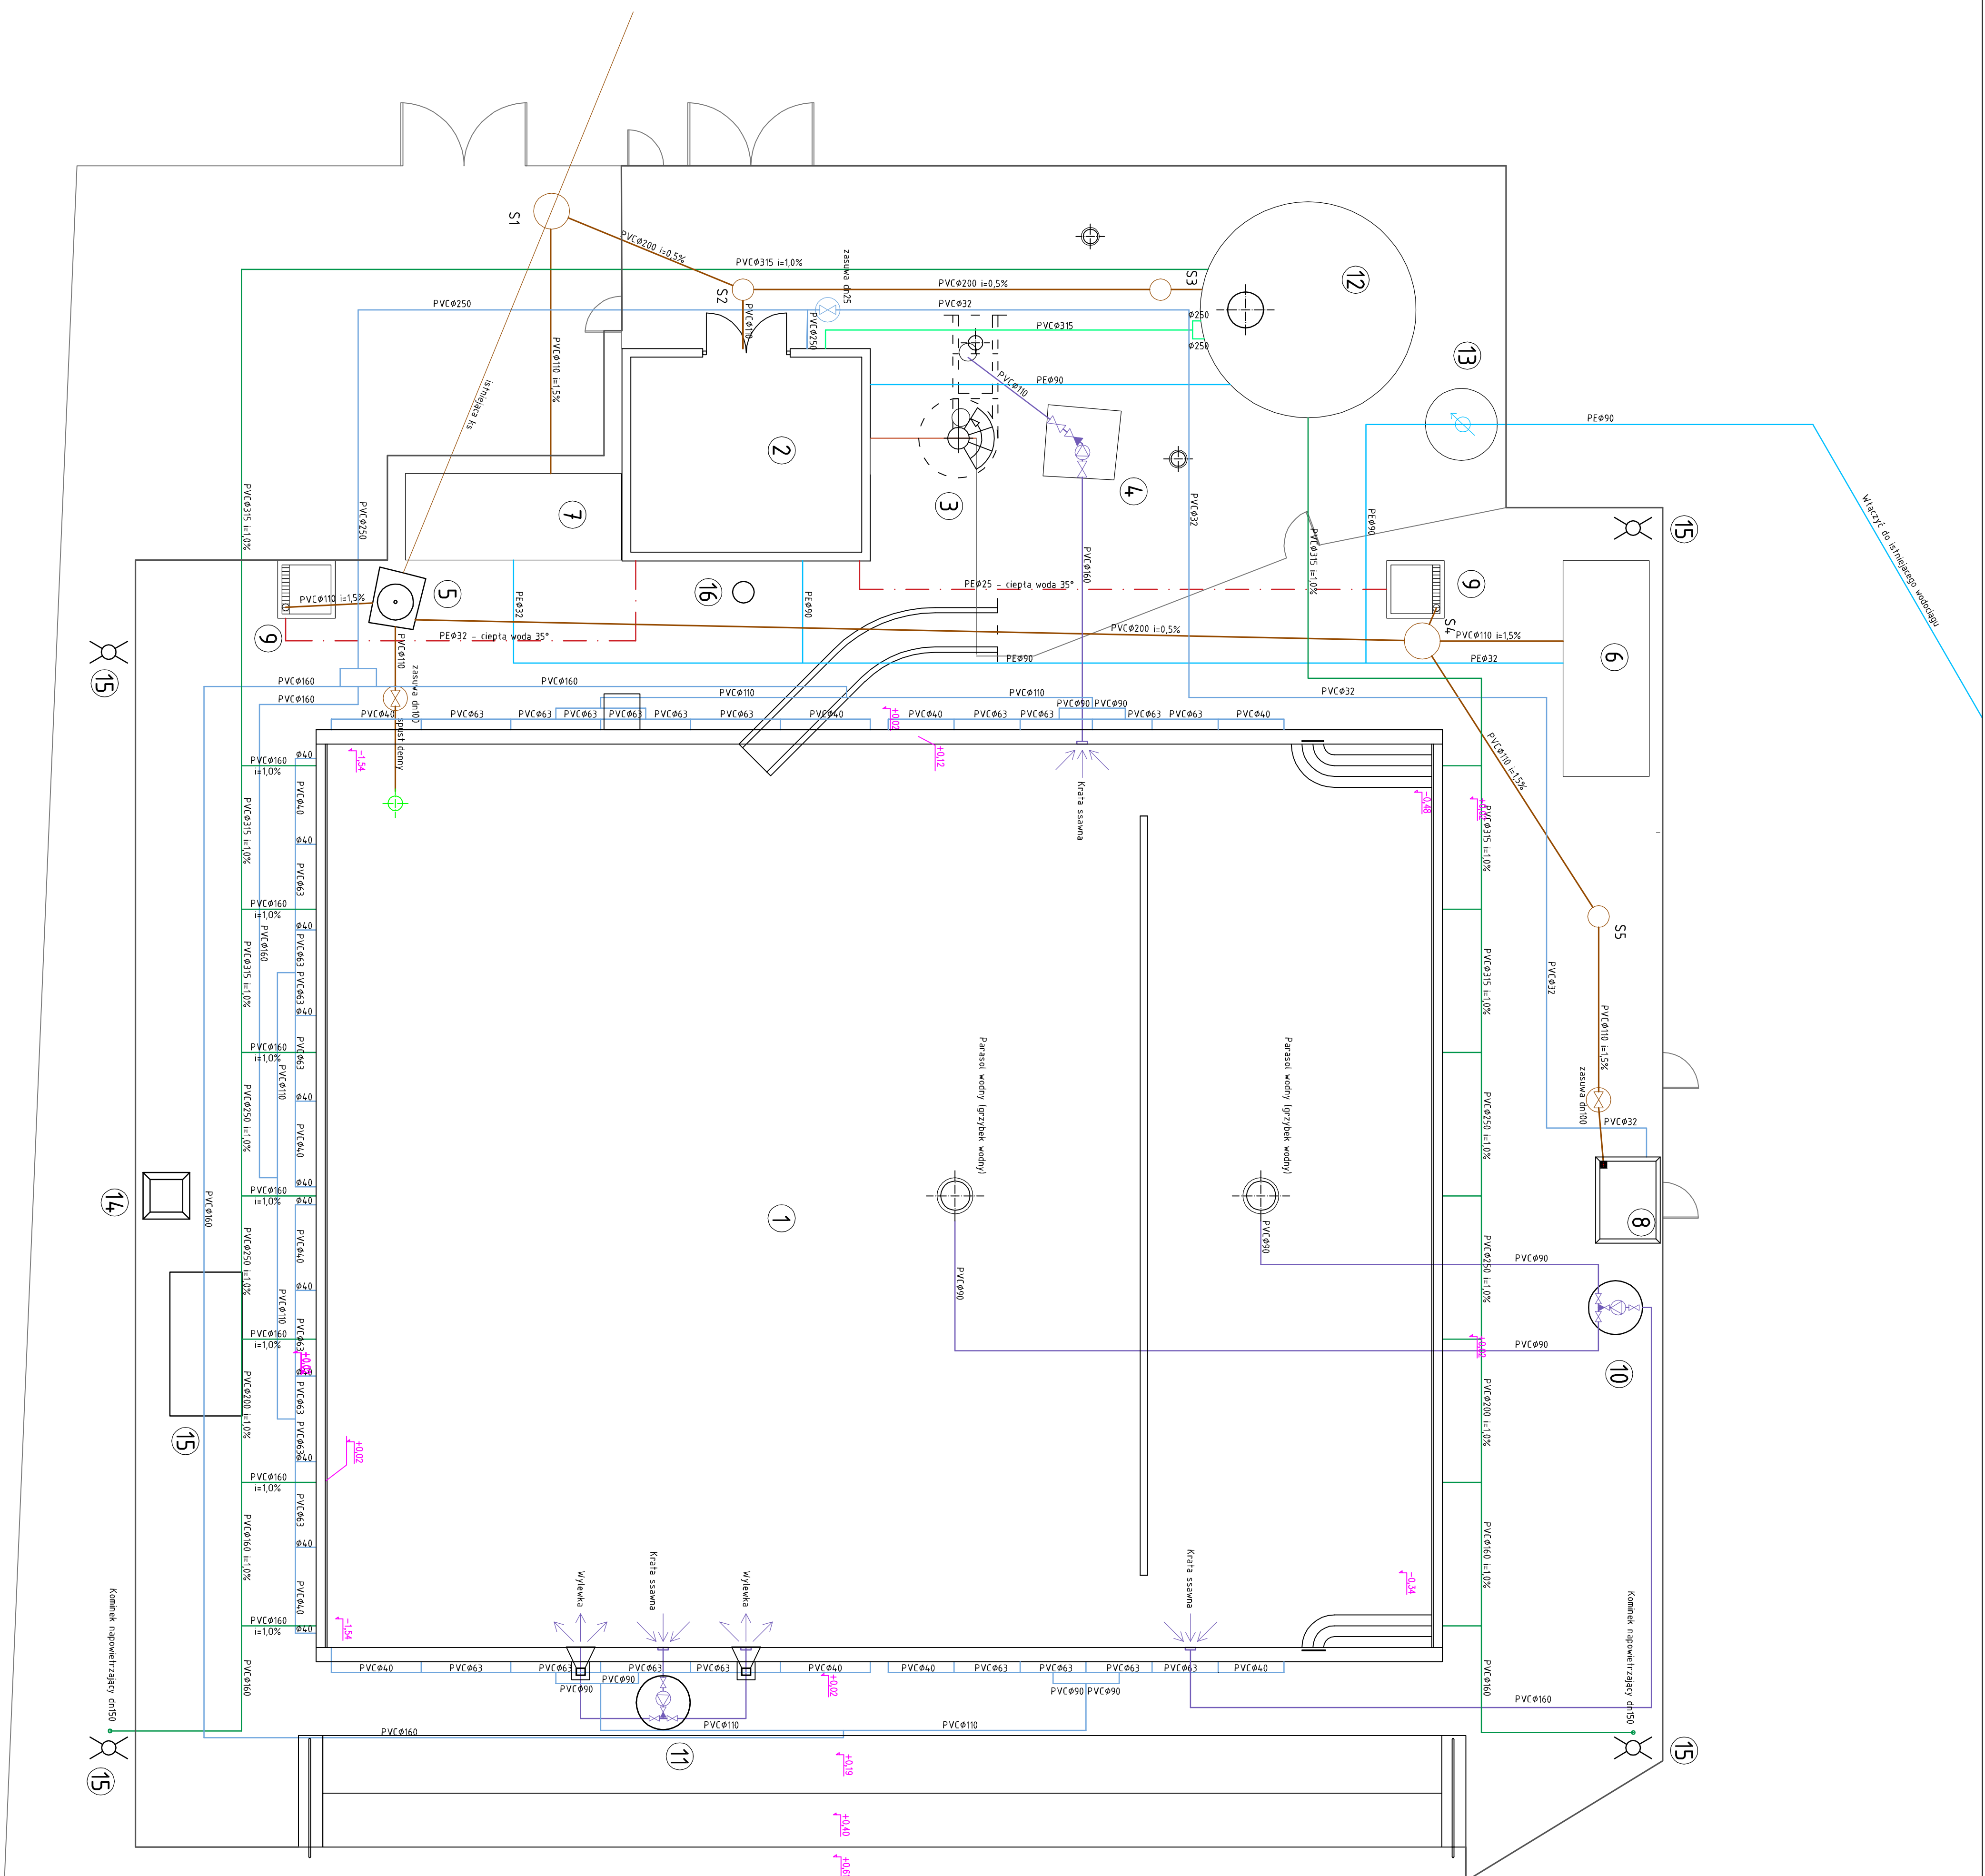




RZUT INSTALACJI WOD-KAN  
I INSTALACJI TECHNOLOGICZNYCH BASENU  
SKALA 1:100

- OBIEKTY ISTNIEJĄCE:
  - 1 - basen pływakki
  - 2 - budynek techniczny
  - 3 - zieżdźalnia
  - 4 - komora pompy zieżdźalni (pompa wraz z armaturą)
  - 5 - komora kanalizacji sanitarnej
- OBIEKTY PROJEKTOWANE:
  - 6 - kontener wc
  - 7 - kontener - pomieszczenie ratownika
  - 8 - brodzik
  - 9 - natrysk
  - 10 - studnia z pompą grzybka (pompa wraz z armaturą)
  - 11 - studnia z pompą natrysku (pompa wraz z armaturą)
  - 12 - zbiornik wyrównawczy
  - 13 - studnia wodomierzowa
  - 14 - wieżyeczka ratownika
  - 15 - lampa oświetleniowa
  - 16 - słup z kamerą monitoringu
- S1-S5 - studnie kanalizacji sanitarnej

|                                                                                                                                  |  |                                                                                                                                                                          |  |                             |  |
|----------------------------------------------------------------------------------------------------------------------------------|--|--------------------------------------------------------------------------------------------------------------------------------------------------------------------------|--|-----------------------------|--|
|                                               |  | <b>Biuro Projektów "VORTEX"</b><br>Projektowanie i Kształtowanie Scenariuszy, Nadzór Budowlany<br>06-400 Gorzów Wlkp., ul. Podmiejska, Boczna 11, tel/fax: (76) 26 05 10 |  | NIP projektu<br><b>S-06</b> |  |
| Odbiorca:<br>Zakład basenów pływackich przy ul. Fabrycznej w Koszalinie nad<br>Odrą (ul. nr 63/37 obr. 0007 - Zatorze Fabryczne) |  | Statusum<br><b>PB</b>                                                                                                                                                    |  | Strona nr<br><b>1</b>       |  |
| <b>INSTALACJE SANITARNE I TECHNOLOGICZNE</b>                                                                                     |  | Skala<br><b>1:100</b>                                                                                                                                                    |  |                             |  |
| <b>Test: Rzut instalacji wodociąg i instalacji technologicznej basenu</b>                                                        |  |                                                                                                                                                                          |  |                             |  |
| Autorzy opracowania:<br>Projektant<br>Sprawdził                                                                                  |  | N. uprawn.<br>mgr inż. Wojciech Pałka<br>mgr inż. Agnieszka Andrzewska                                                                                                   |  | Data<br>17.05.2017          |  |
| LUKS 0006/PMS/OIG<br>14.05.2016/RS/PO/SO/2017                                                                                    |  | Podpis<br>17.05.2017                                                                                                                                                     |  |                             |  |