

PROJEKT ZAGOSPODAROWANIA TERENU

SKALA 1:250


- OBIEKTY ISTNIEJĄCE:
- A.1 – basen pływakcki
 - A.2 – budynek techniczny
 - A.3 – zjeżdżalnia
 - A.4 – komora pompy zjeżdżalni

- OBIEKTY DO LIKWIDACJI (ROZBIÓRKI):
- B.1 – ogrodzenie

- OBIEKTY WCHODZĄCE W SKŁAD REMONTOWANEGO BASENU:
- C.1 – brodzik
 - C.2 – kontener wc
 - C.3 – kontener – pomieszczenie ratownika
 - C.4 – natrysk
 - C.5 – komora pompy grzybka
 - C.6 – komora pompy natrysku
 - C.7 – wieżyczka ratownika
 - C.8 – lampa oświetleniowa
 - C.9 – ogrodzenie
 - C.10 – słup z kamerą monitoringu
 - C.11 – zbiornik wyrównawczy
 - C.12 – figura morsa

LEGENDA:

- ZEWNĘTRZNA INSTALACJA WODOCIĄGOWA
- ZEWNĘTRZNA INSTALACJA KANALIZACYJNA
- ZEWNĘTRZNA INSTALACJA WODY DO UZDATNIENIA
- ZEWNĘTRZNA INSTALACJA WODY UZDATNIONEJ
- ZEWNĘTRZNA INSTALACJA WODY DO ATRAKCJI BASENOWYCH
- - - ZEWNĘTRZNA INSTALACJA CIEPŁEJ WODY

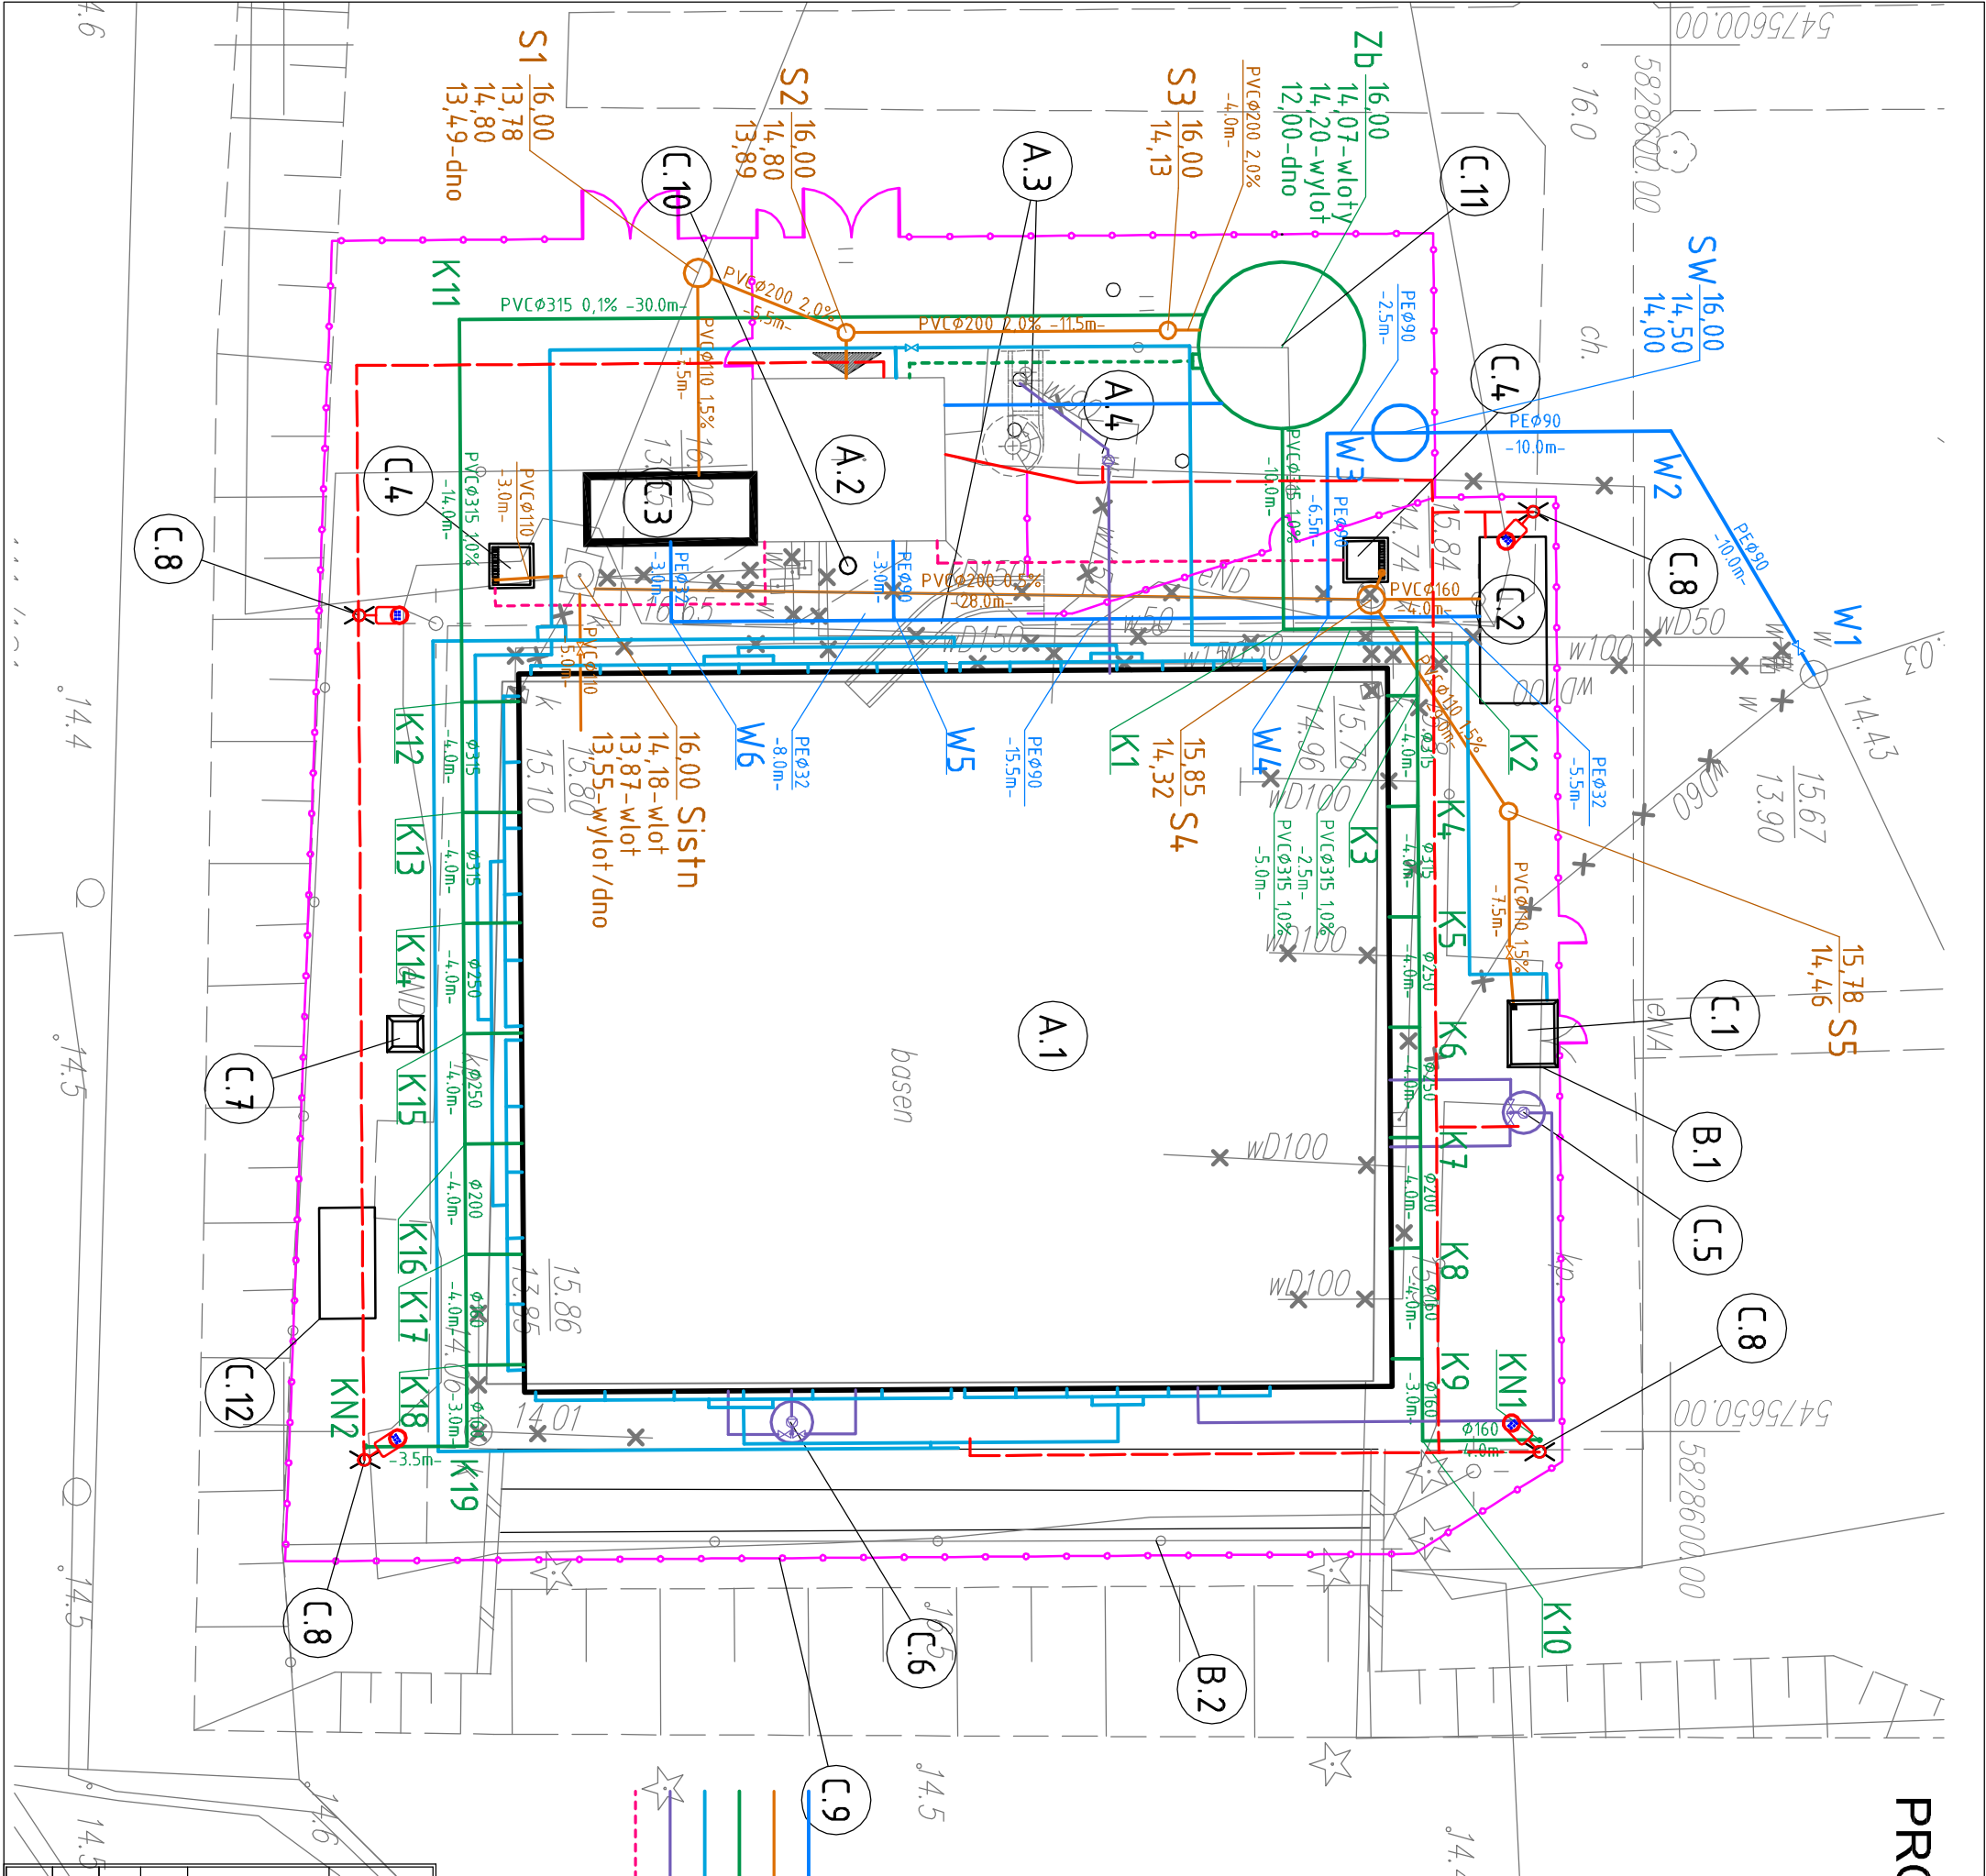

		Biuro Projektów "VORTEX"		Nr rysunku	
Projektowanie, Kosztorysowanie, Nadzory Budowlane		66-400 Gorzów Wlkp., ul. Podmiejska Boczna 11; tel/fax (95) 726 05 10		S-01	
Obiekt:		Remont basenu pływackiego przy ul. Fabrycznej w Kostrzynie nad Odą (Dz. nr 63/37 obr. 0007 - Zatorze Fabryczne)		Stadium	
INSTALACJE SANITARNE I TECHNOLOGICZNE		PB		Skala	
Treść: Projekt zagospodarowania terenu				1:250	
Autorzy opracowania:		Nr uprawnień		Data	
Projektował		mgr inż. Wojciech Pestka		17.05.2017	
Sprawdził		mgr inż. Agnieszka Andrzejevska		17.05.2017	
		LUKG/0006/PWOS/03			
		LBS/0039/POOS/07			
		(w spec. Inż. sanitarnie w zalicz. petycji)			
		(w spec. Inż. sanitarnie w zalicz. petycji)			