


TB-1 – Rozdzielnica 1 piętra

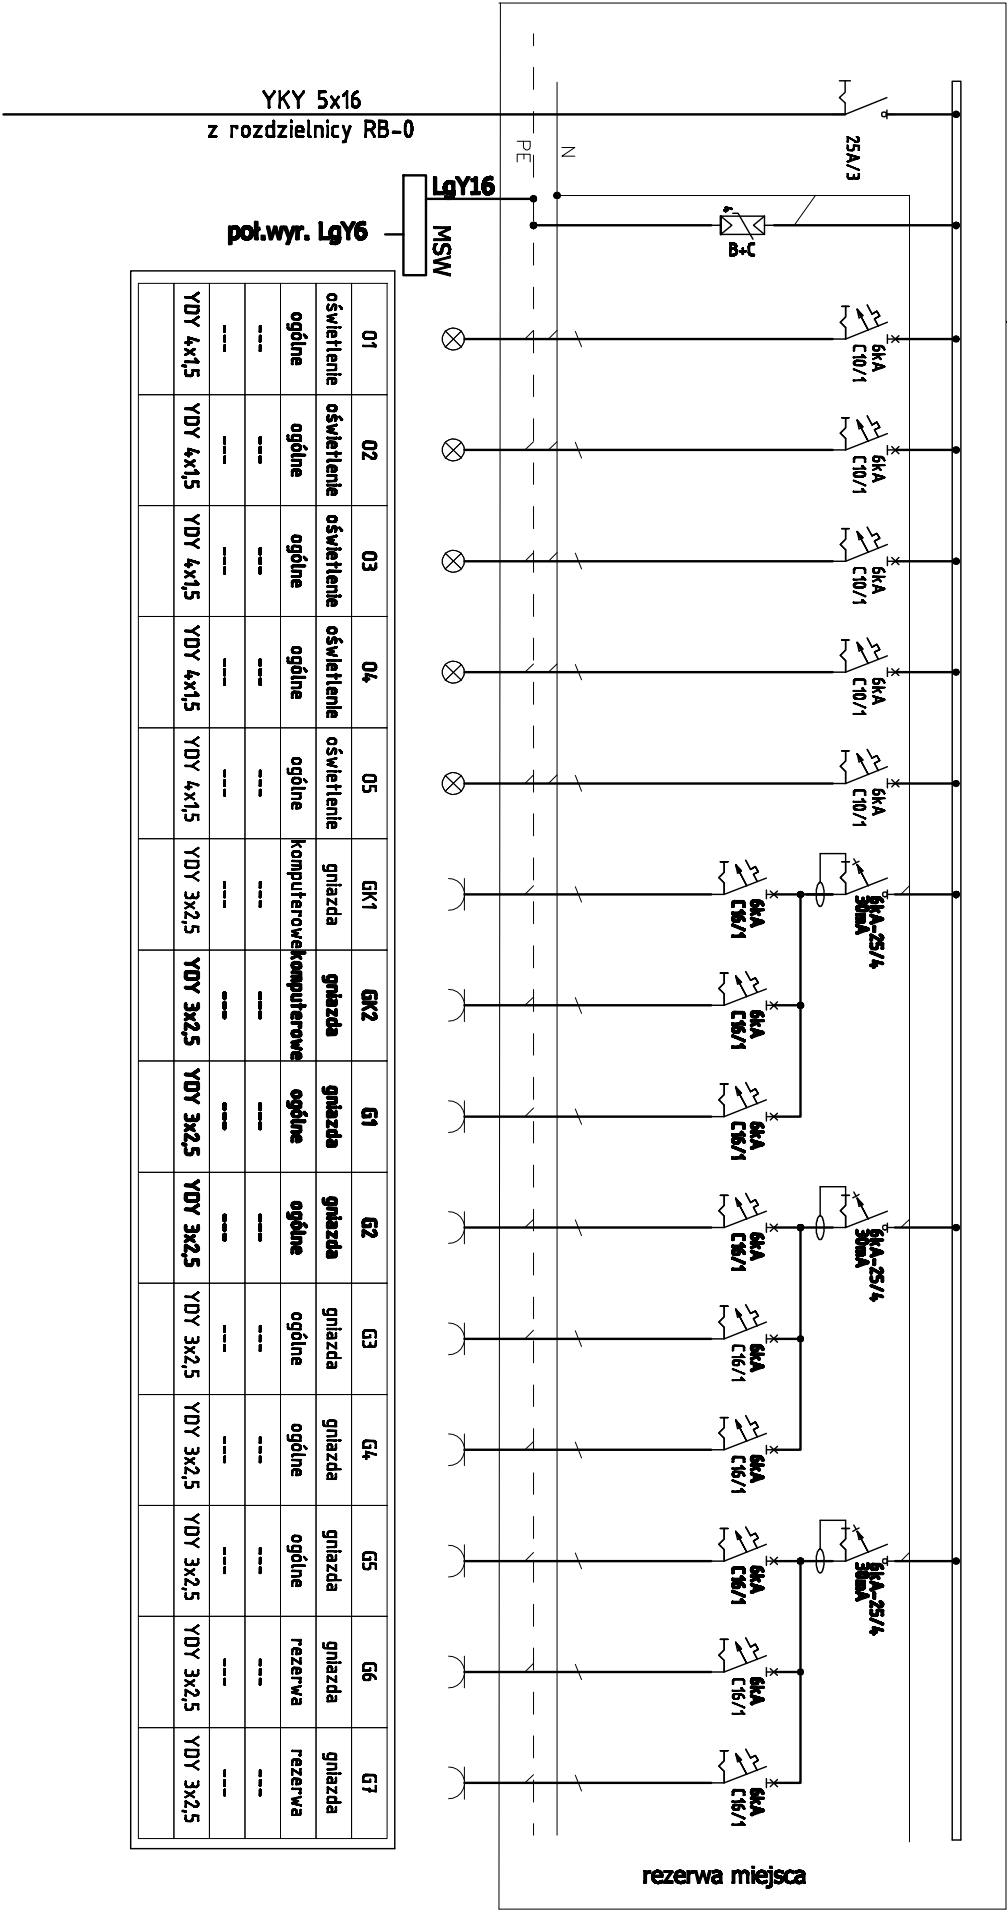

1. Rozdzielnica wtyrkowa.
2. Rozdz. w obudowie pełnej, z drzwiami wyposażonymi w zamek o IP min. 44.
3. Ochrona od porażeń prądem elektrycznym przez samoczynne wyłączenie zasilania wg PN-IEC 60364, układ sieci TN-S.
4. Oprawy oświetlenia awaryjnego zasilic z obwodów oświetlenia podstawowego w danym rejonie z pominięciem 1 żyły odprowadzającej za złączenie/wyłączenie oświetlenia podstawowego.



COMPONO Sp. z o. o.
ul. Bohaterów Warszawy 21
70-372 Szczecin

Nazwa obiektu budowlanego:

BUDYNEK KULTURY, NAUKI I OŚWIATY

Adres obiektu budowlanego:

ul. Kopernika 1
62-025 Kostrzyn nad Odrą

Tytuł (nazwa) rysunku:

Schemat rozdzielnic RB-1

Projektował:

mgr inż. Norbert Waszytko
upr. bud. nr 11/Sz/2001
w specjalności inst. elektryczne

Sprawdził:

mgr inż. Szymon Woyke
upr. bud. nr 183/Sz/2002
w specjalności inst. elektryczne

Opracował:

Zakres projektu:

INSTALACJE ELEKTRYCZNE

Rodzaj opracowania:

PROJEKT WYKONAWCZY

Skala:

1 : 100 09.2017 IE – SO3