


OZNACZENIA:
ZASILENIE I POWRÓT C.O. - rury Cu
GRZEWNIK
OZNACZENIE PIONU C.O.

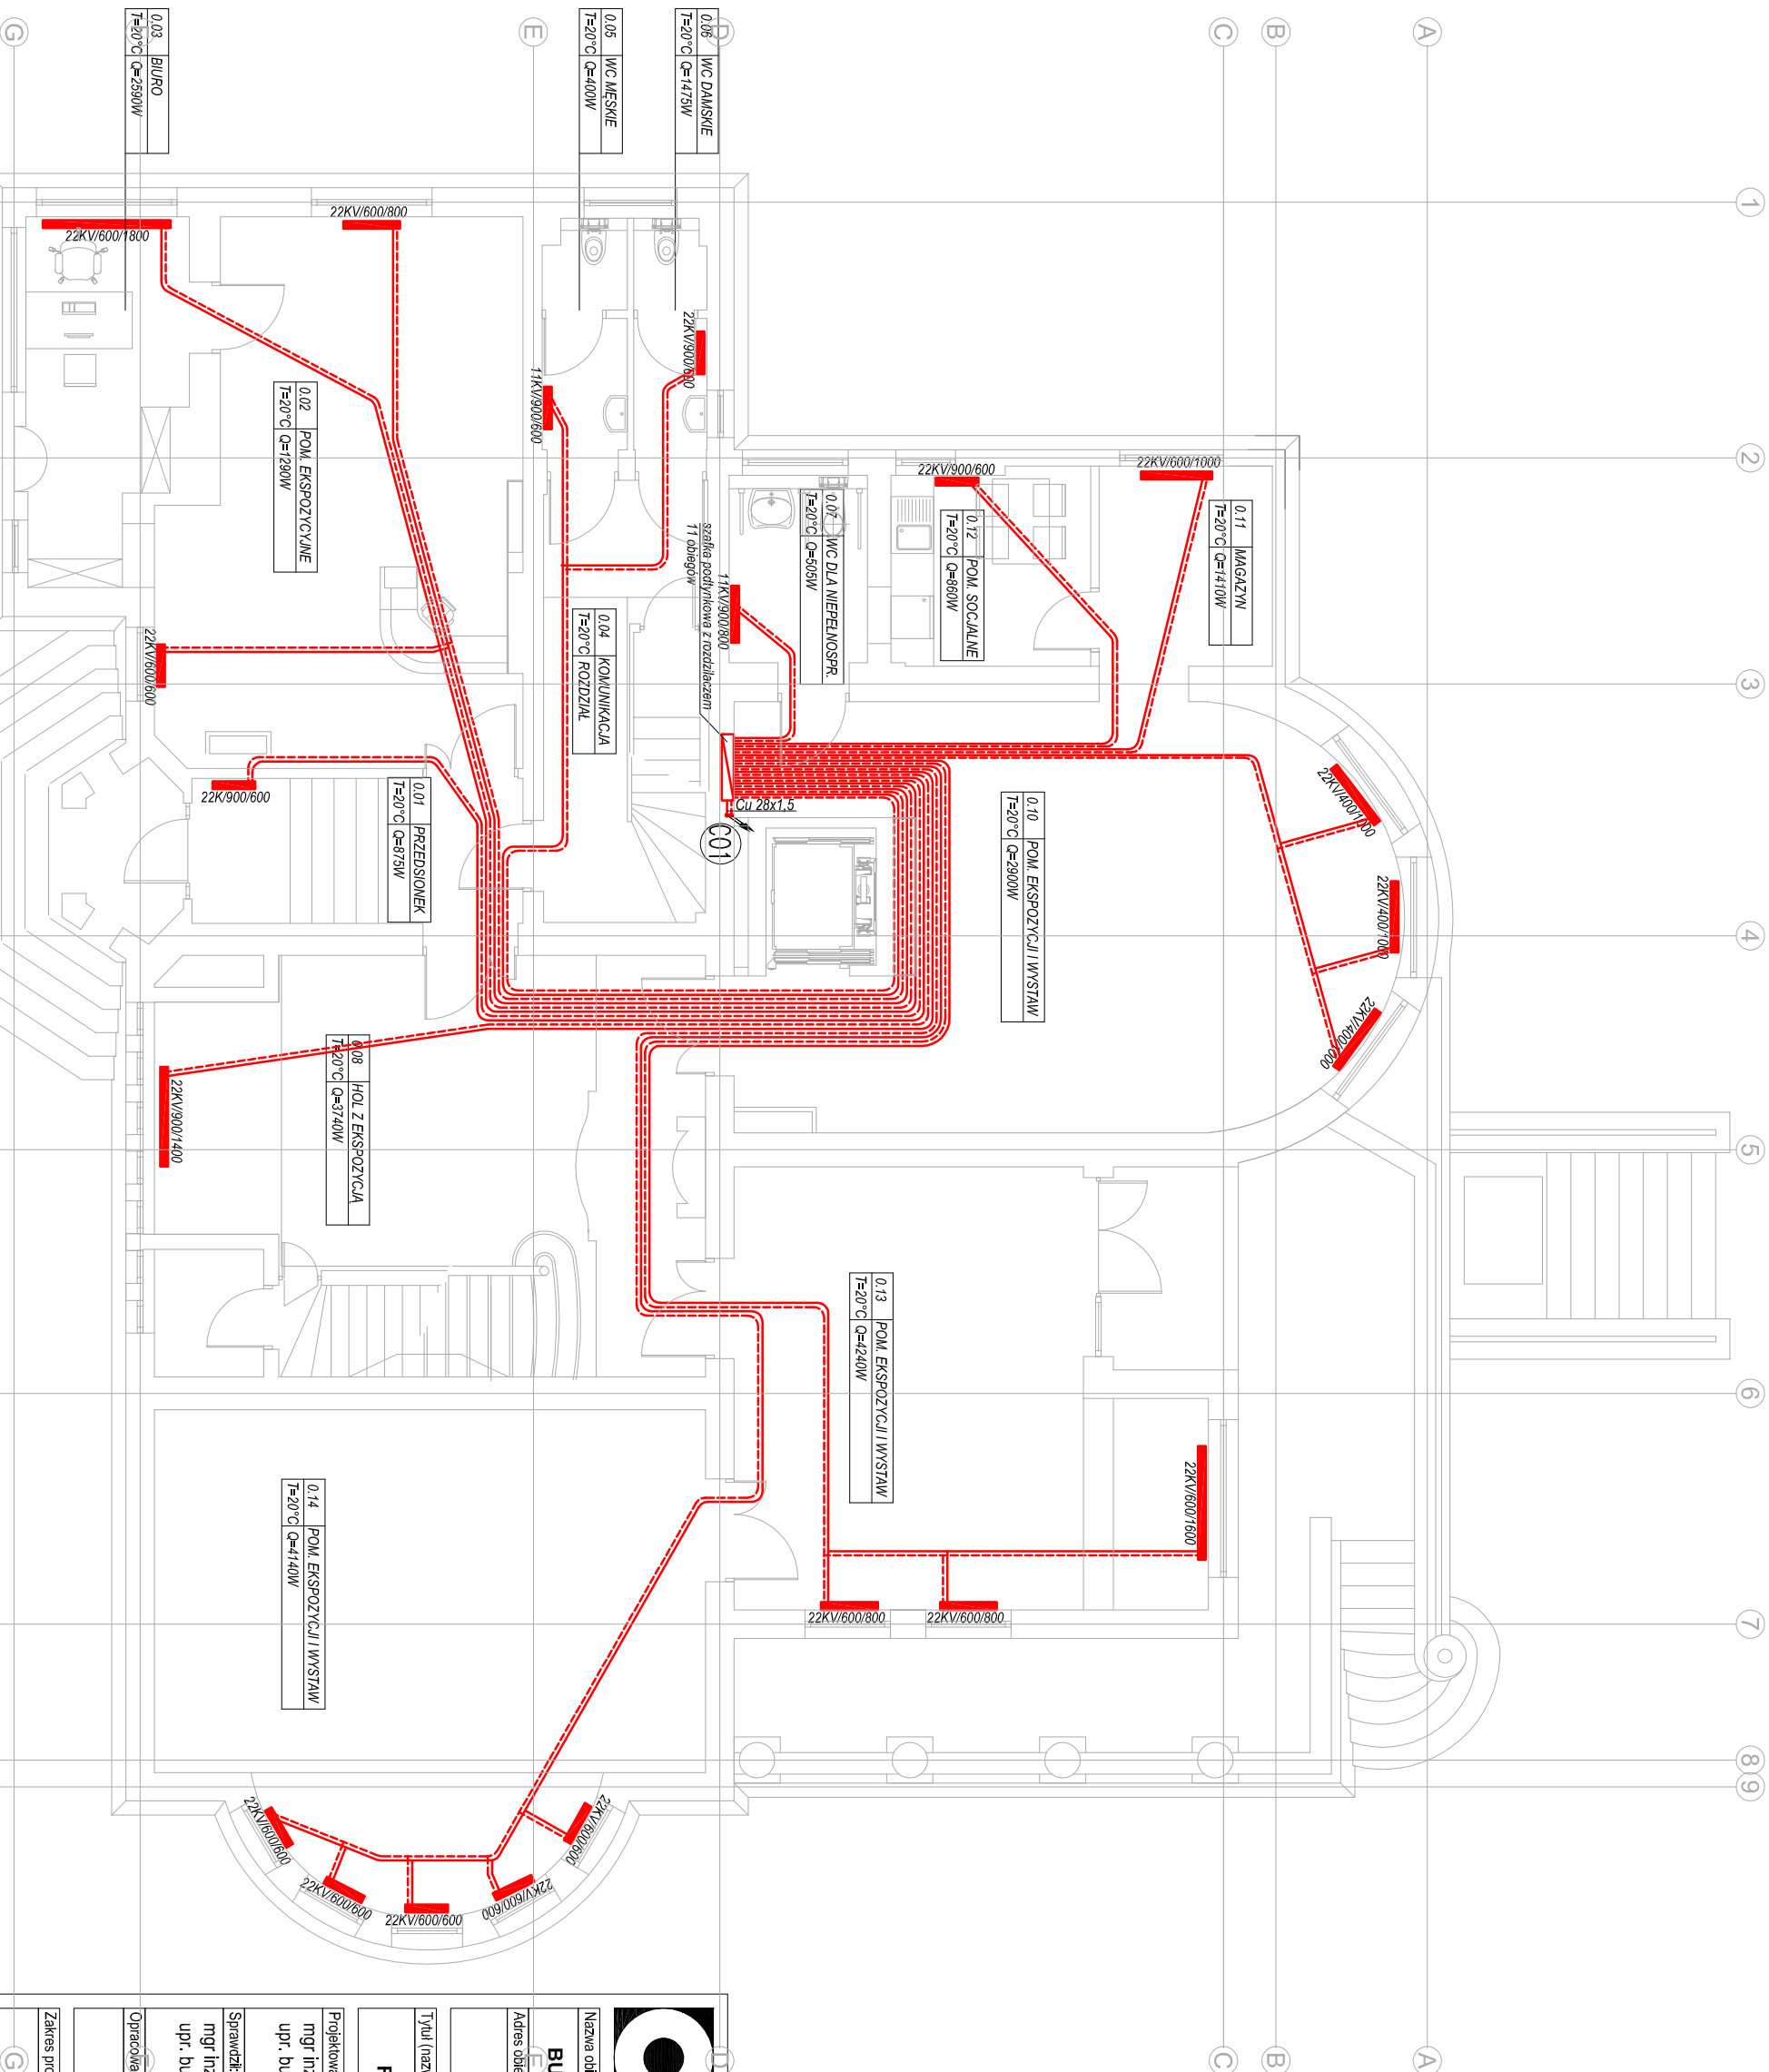

COMPONO Sp. z o. o.
ul. Bohaterów Warszawy 21
70-372 Szczecin

Nazwa obiektu budowlanego:

BUDYNEK KULTURY, NAUKI I OŚWIATY

Adres obiektu budowlanego:

ul. Kopernika 1
62-025 Kostrzyn nad Odrą

Tytuł (nazwa) rysunku:

RZUT PARTERU - INSTALACJA C.O.

Projektował: mgr inż. Mariusz Caró

upr. bud. nr ZAP/0106/PWOS/11

Sprawdził: mgr inż. Jakub Gluchowski

upr. bud. nr ZAP/0222/POOS/12

Opracował: Podpis:

Zakres projektu: **SANITARNA**

Rodzaj opracowania: **PROJEKT WYKONAWCZY**

Skala: 1:100 Data: 12.2016 r. Nr rysunku: **S2**