


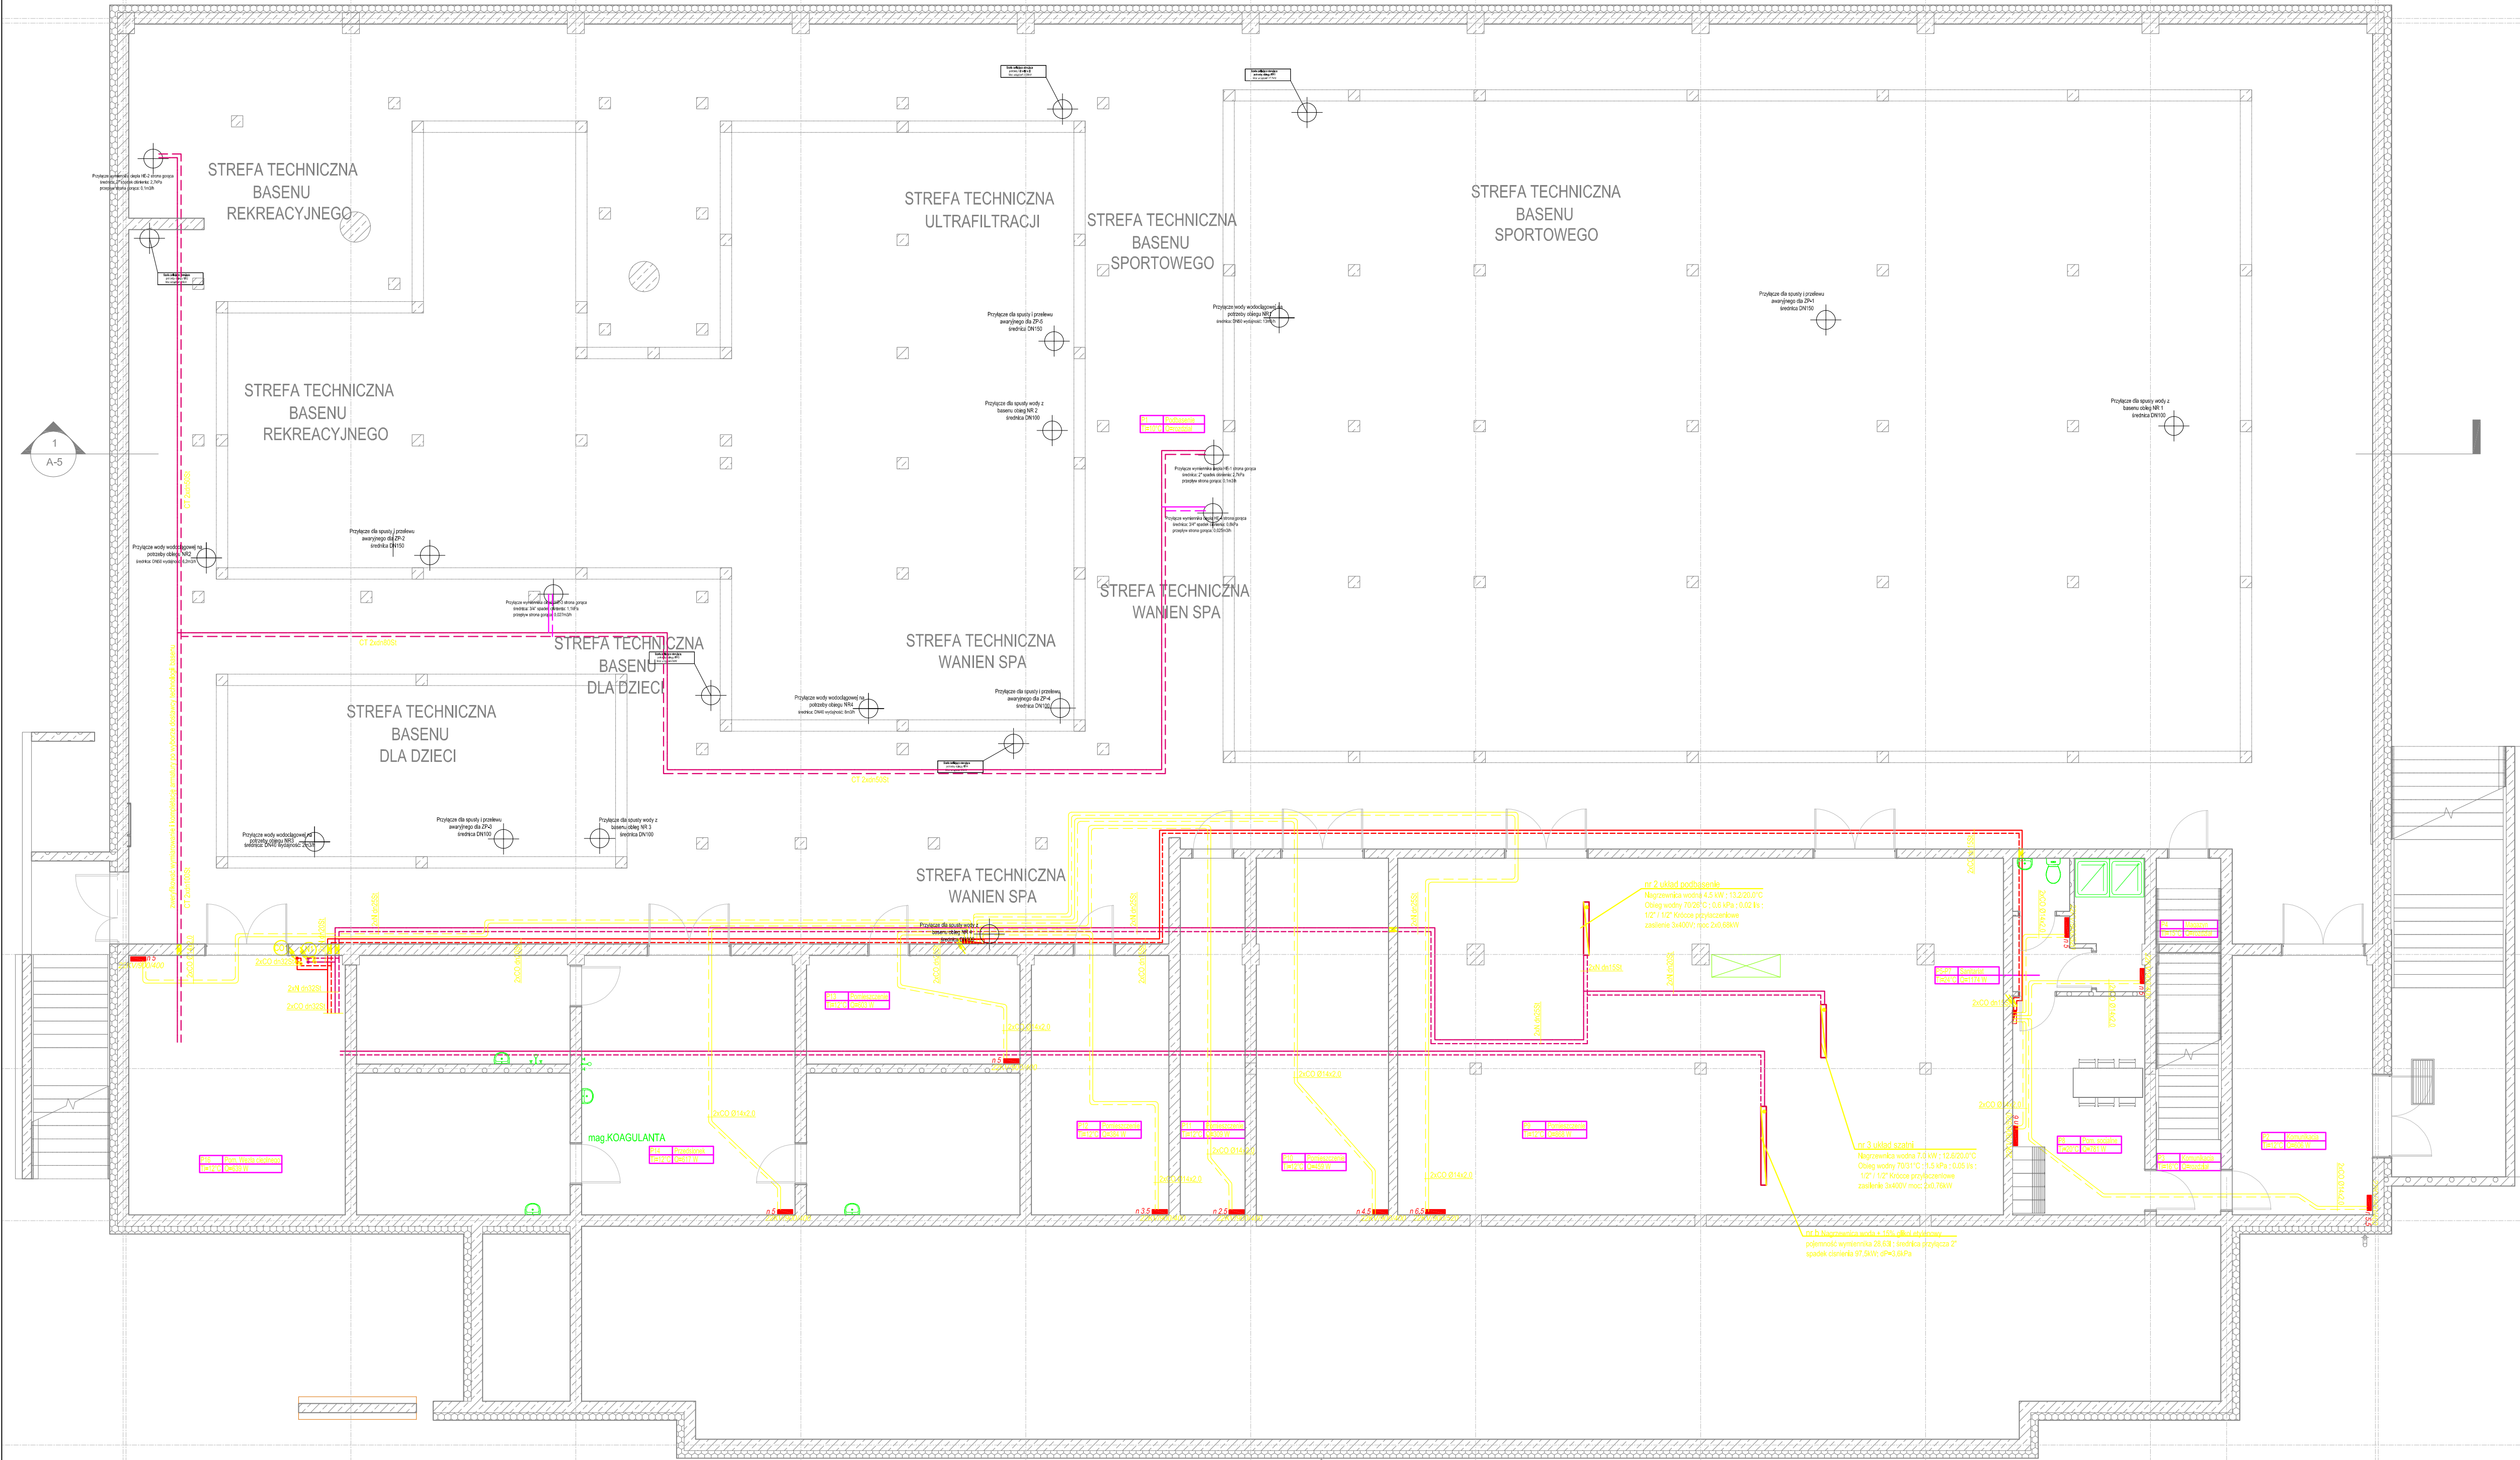

OZNACZENIA

- grzejnik płytowy z podłogiem od dołu
- rozdzelnica inst. CO
- nagrzewnica wodna
- przewody instalacji CO
- przewody instalacji CT (wentylacji)
- przewody instalacji CTA (basen)
- przewody instalacji CO w posadzce

M-K Projekt Dawid Młodrzyk, ul. Mickiewicza 8, 77-430 Krajenka		
Inwestor:	Miasto Kostrzyn nad Odrą, ul. Graniczna 2, 66-470 Kostrzyn nad Odrą	
Adres:	Kostrzyn nad Odrą, ul. Fabryczna, dz. nr 63/37; 63/10; 111/177; 111/174; 87, obręb 0007 Zatorze Fabryczne	
Nazwa zadania:	BUDOWA KRYTEJ PŁYWALNI Z TOWARZYSZĄCĄ INFRASTRUKTURĄ I ZAGOSPODAROWANIEM TERENU	
Objekt:	PARK WODNY KOSTRZYŃ NAD ODRĄ	
Projektował:	dr inż. Adam Knapik N-pr.: ZAP10072/PWOS - upr. san. bez ograniczeń	
Sprawił:	mgr inż. Agnieszka Ochocka N-pr.: ZAP10222/PWOS - upr. san. bez ograniczeń	
TREŚĆ RYSUNKU	RZUT PODBASENIA INSTALACJE GRZEWcze	Skala: san
		Plan: PW
		Skala: 1:100
		Data: 11.2018