
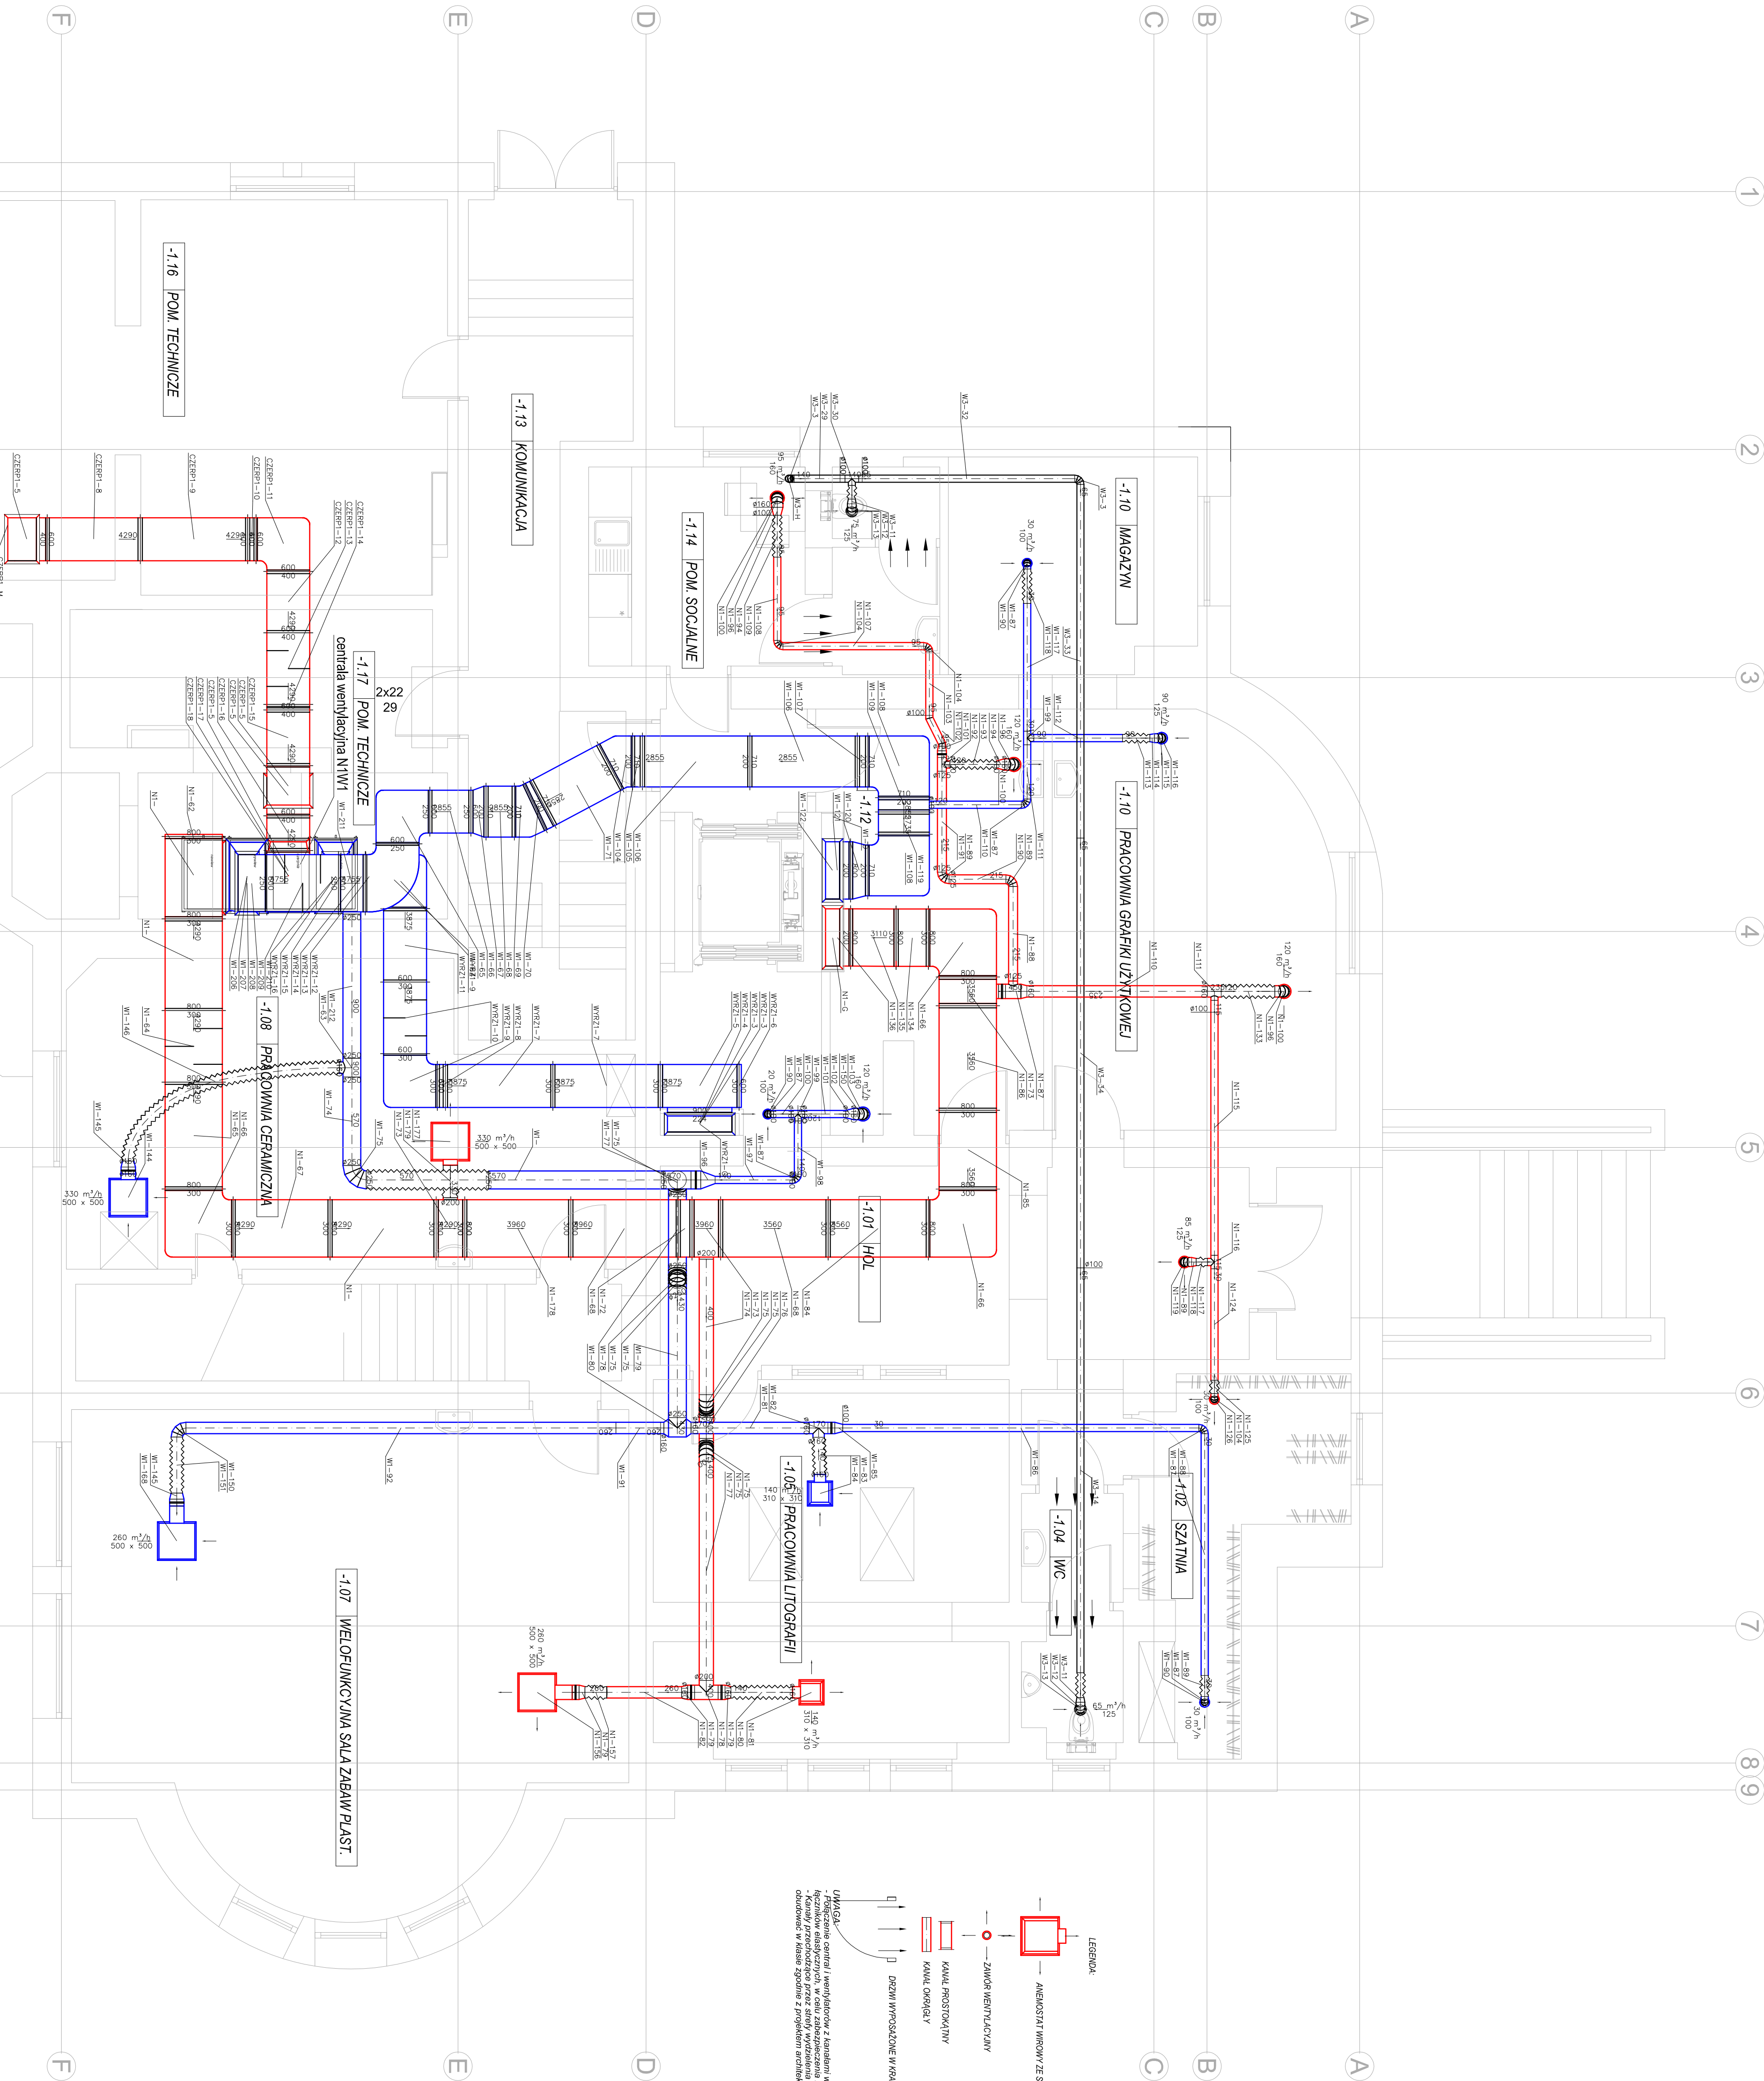


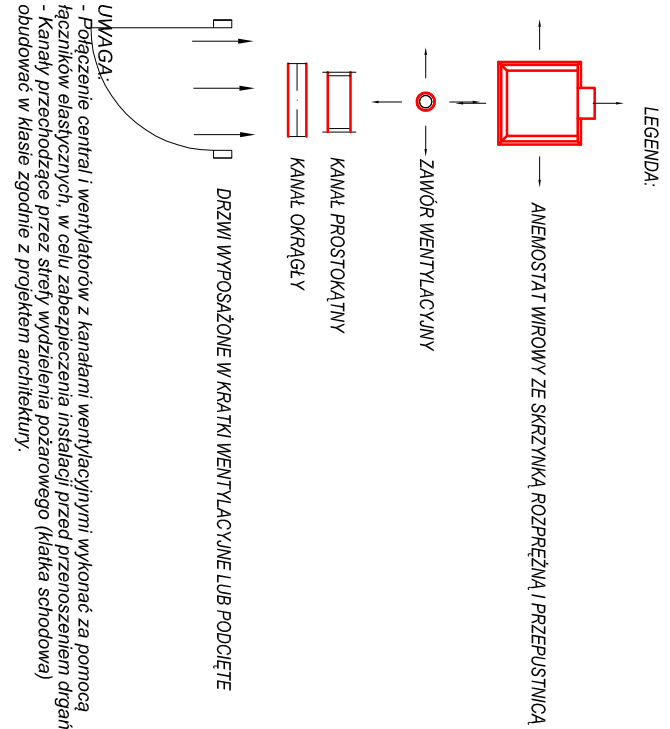

COMPONO Sp. z o.o.
ul. Bohaterów Warszawy 21
70-372 Szczecin

Nazwa obiektu budowlanego:
BUDYNEK KULTURY, NAUKI I OSWIATY

Zakres obiektu budowlanego:
**ul. Kopernika 1
62-025 Koszalin nad Odrą**

Tytuł zadania / rysunek:
RZUT PIWNICY - INSTALACJA WENT. MECH

Projektant:
mgr inż. Marcin Cicho

upr. bud. nr ZW50106/PWCS/11

Wykonawca:
mgr inż. Janusz Chojnowski

upr. bud. nr ZW50222/PWCS/12

Opracowanie:
SANITARIA

Projekt wykonawczy

Skala: 1:100 Data: 12.2016 r. Nr rysunku: S15