


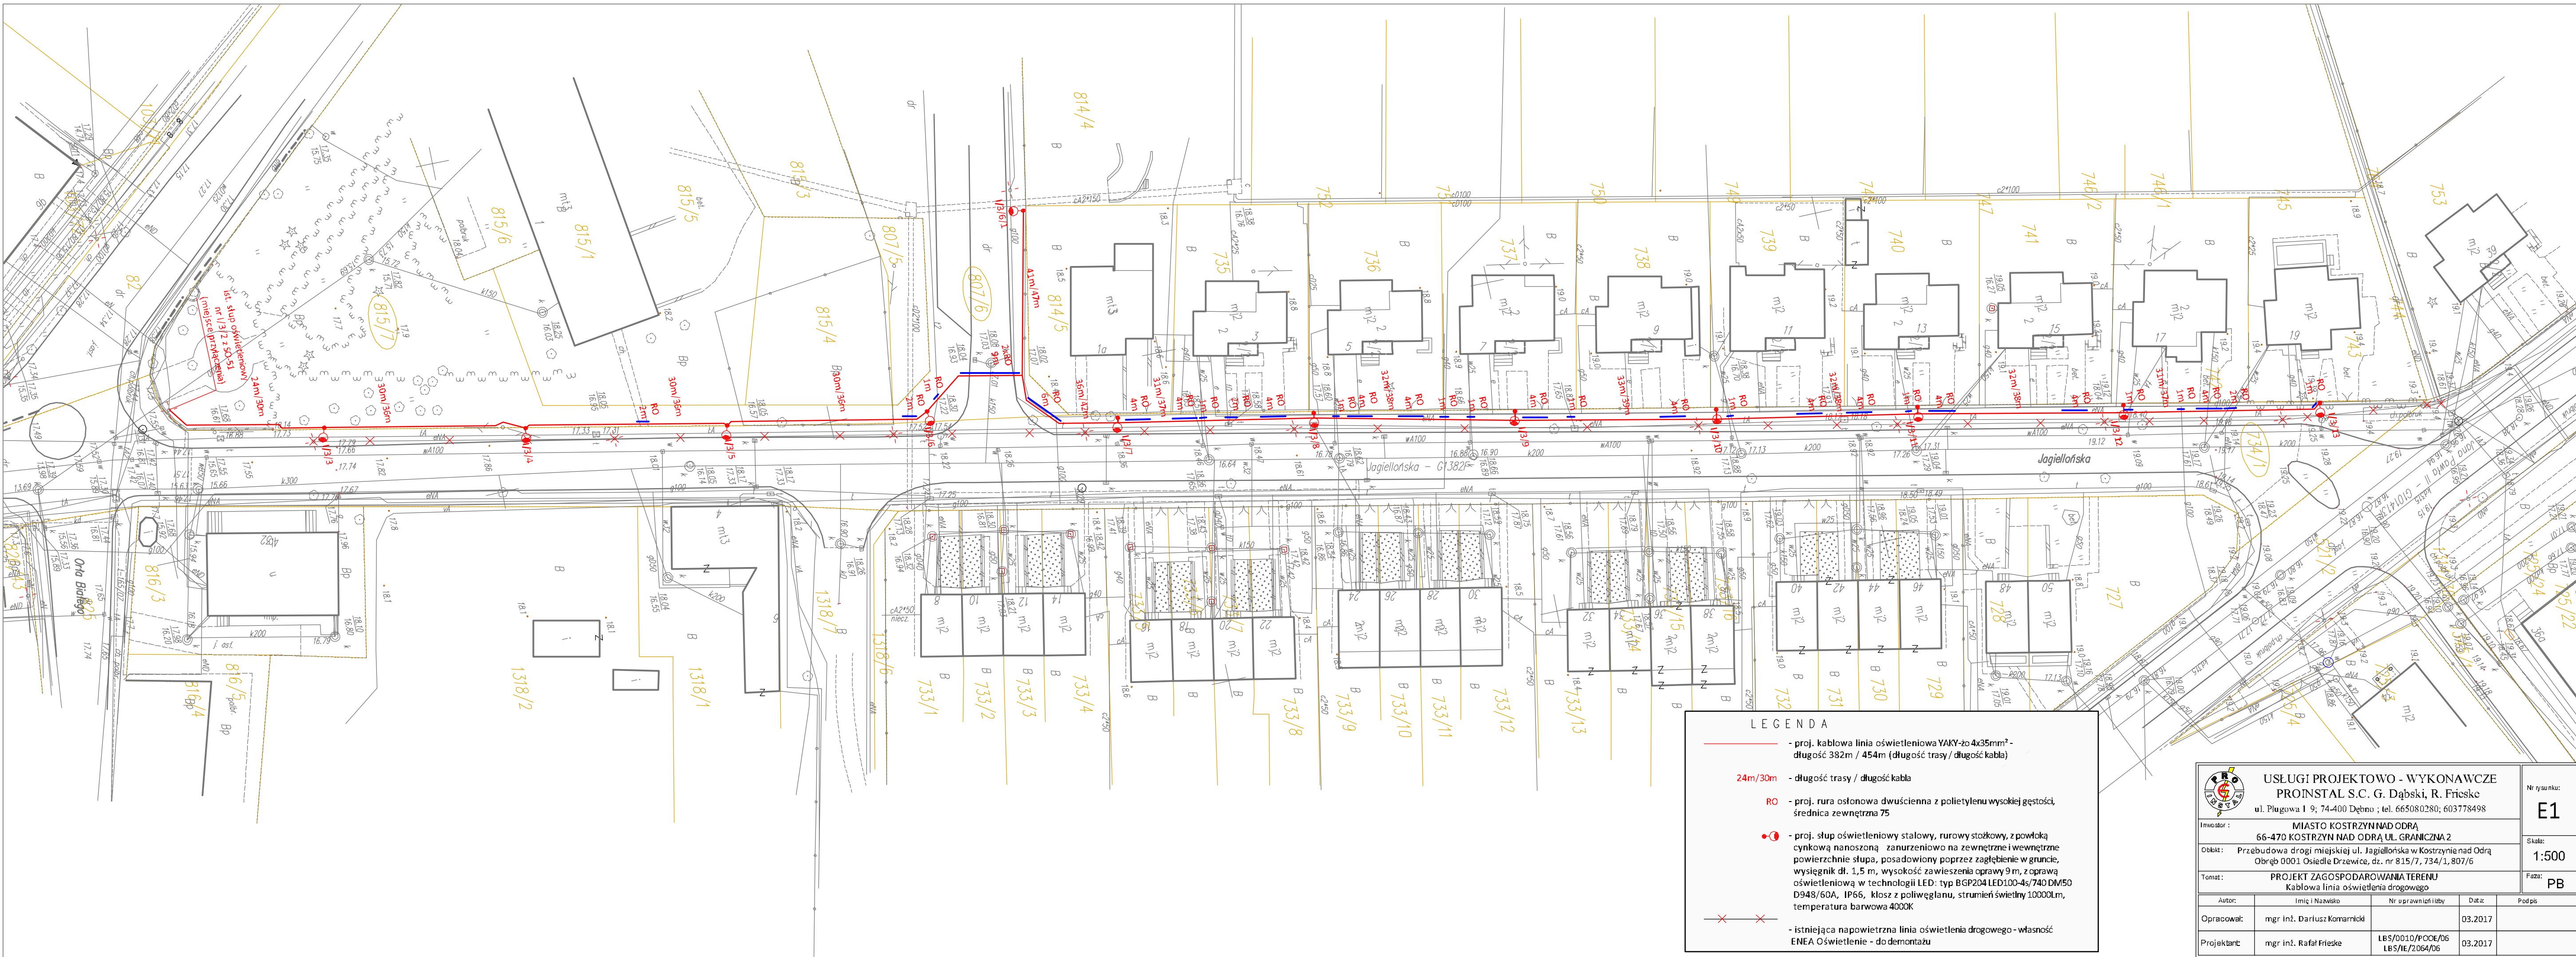

LEGENDA

- proj. kablowa linia oświetleniowa YAKY-żo 4x35mm² -
długość 382m / 454m (długość trasy / długość kabla)

24m/30m

- długość trasy / długość kabla

RO

- proj. rura osłonowa dwucienna z polietylenu wysokiej gęstości,
średnica zewnętrzna 75

- proj. słup oświetleniowy stalowy, rurowy stożkowy, z powłoką
cynkową nanoszoną zanurzeniowo na zewnętrznej i wewnętrznej
powierzchni słupa, posadowiony poprzez zagłębienie w gruncie,
wysięgnik dł. 1,5 m, wysokość zawieszenia oprawy 9 m, z oprawą
oświetleniową w technologii LED: typ BGP204 LED100-4s/740 DM50
D948/60A, IP66, klosz z poliwęglanu, strumień świetlny 10000lm,
temperatura barwowa 4000K

- istniejąca napowietrzna linia oświetlenia drogowego - własność
ENEA Oświetlenie - do demontażu

USŁUGI PROJEKTOWO - WYKONAWCZE
PROINSTAL S.C. G. Dąbski, R. Frieske
ul. Piłgowa 1 9; 74-400 Dębno ; tel. 665080280; 603778498

Nr rysunku:
E1

Investor :
MIASTO KOSTRZYŃ NAD ODRĄ
66-470 KOSTRZYŃ NAD ODRĄ UL. GRANICZNA 2

Skala:
1:500

Obiekt :
Przebudowa drogi miejskiej ul. Jagiellońska w Kostrzynie nad Odrą
Obręb 0001 Osiedle Drzewice, dz. nr 815/7, 734/1, 807/6

Faza:
PB

Temat:
PROJEKT ZAGOSPODAROWANIA TERENU
Kablowa linia oświetlenia drogowego

Autor:	Imię i Nazwisko	Nr uprawnień i libry	Data:	Podpis
Opracował:	mgr inż. Dariusz Komarnicki		03.2017	
Projektant:	mgr inż. Rafał Frieske	LBS/0010/POOE/06 LBS/IE/2064/06	03.2017	