



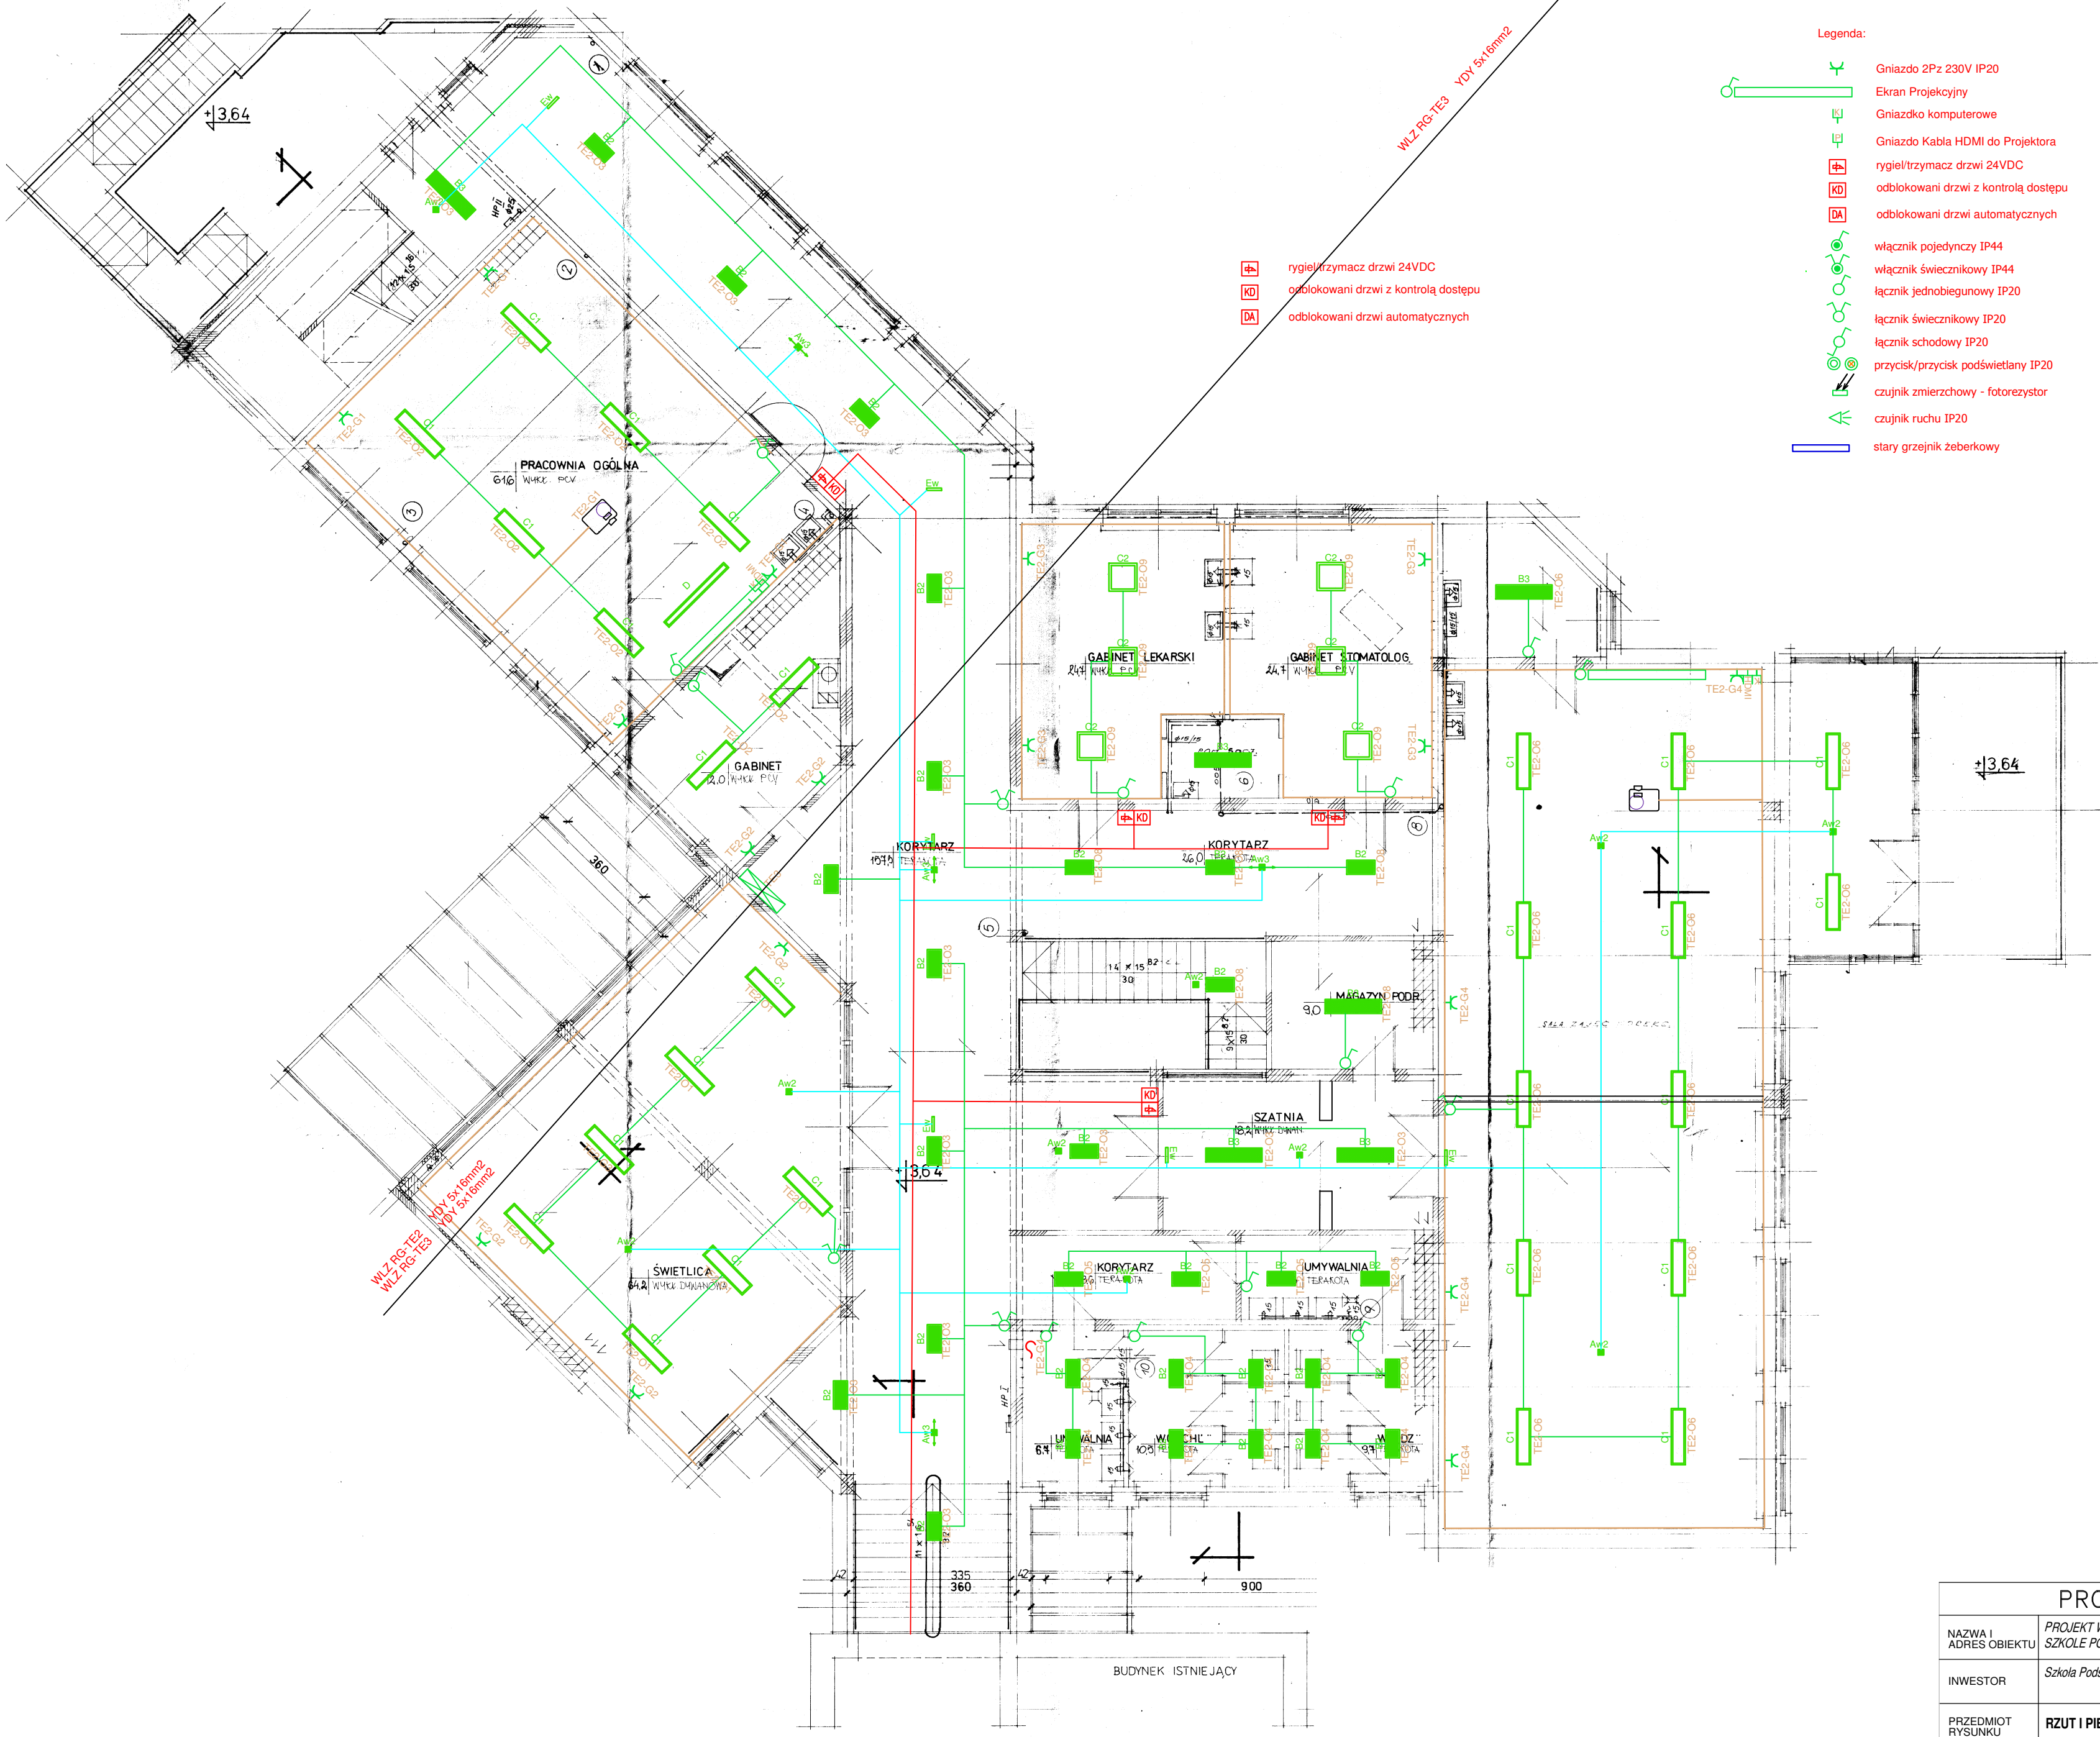

Legenda:

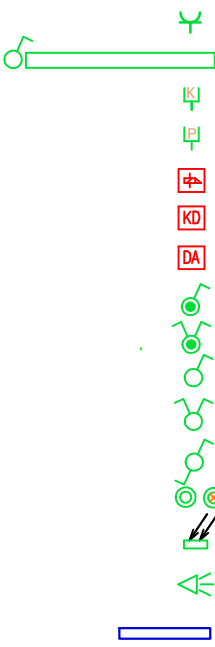

- A1 LUXIONA, Troll, Oprawa oświetlenia podstawowego typ A1
- A2 LUXIONA, Troll, Oprawa oświetlenia podstawowego typ A2
- B1 LUXIONA, Troll, Oprawa oświetlenia podstawowego typ B
- B2 LUXIONA, Troll, Oprawa oświetlenia podstawowego typ B2
- B3 LUXIONA, Troll, Oprawa oświetlenia podstawowego typ B3
- C1 LUXIONA, Troll, Oprawa oświetlenia podstawowego typ C1
- C2 LUXIONA, Troll, Oprawa oświetlenia podstawowego typ C2
- D LUXIONA, Troll, Oprawa oświetlenia podstawowego typ D
- E LUXIONA, Troll, Oprawa oświetlenia podstawowego typ E
- Aw1 LUXIONA, Troll, Oprawa oświetlenia awaryjnego typ Aw1
- Aw2 LUXIONA, Troll, Oprawa oświetlenia awaryjnego typ Aw2
- Aw3 LUXIONA, Troll, Oprawa oświetlenia awaryjnego typ Aw3
- Ew LUXIONA, Troll, Oprawa oświetlenia ewakuacyjnego typ Ew
- Wypust pod suszarkę do rąk IP44

PROJEKT BUDOWLANO–WYKONAWCZY					
NAZWA I ADRES OBIEKTU	PROJEKT WYMIANY INSTALACJI ELEKTRYCZNEJ I CENTRALNEGO OGRZEWANIA W SZKOLE PODSTAWOWEJ NR 2 W KOSTRZYŃCE NAD ODRĄ			SKALA 1:100	NR RYSUNKU E8
INWESTOR	Szkoła Podstawowa nr 2, 66-470 Kostrzyn nad Odrą, ul. Banaszką 1			SPECJALNOŚĆ ELEKTRYCZNA	
PRZEDMIOT RYSUNKU	RZUT I PIĘTRA INSTALACJA ELEKTRYCZNA			IMIE I NAZWISKO	NR UPRAWNIENI
PROJEKTOWAŁ	mgr inż. Patryk Dominiak			ZAP/0107/POOE/12	DATA 08.2016 r.
OPRACOWAŁ	mgr inż. Piotr Markowski			ZAP/0218/POOE/11	DATA 08.2016 r.