
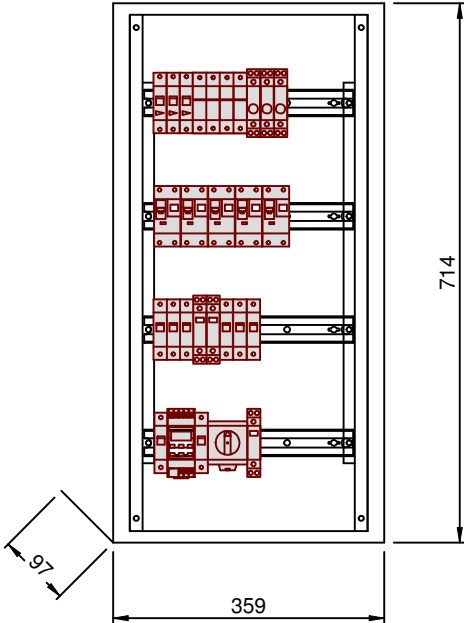


SZAFA ROZDZIELCA RPG

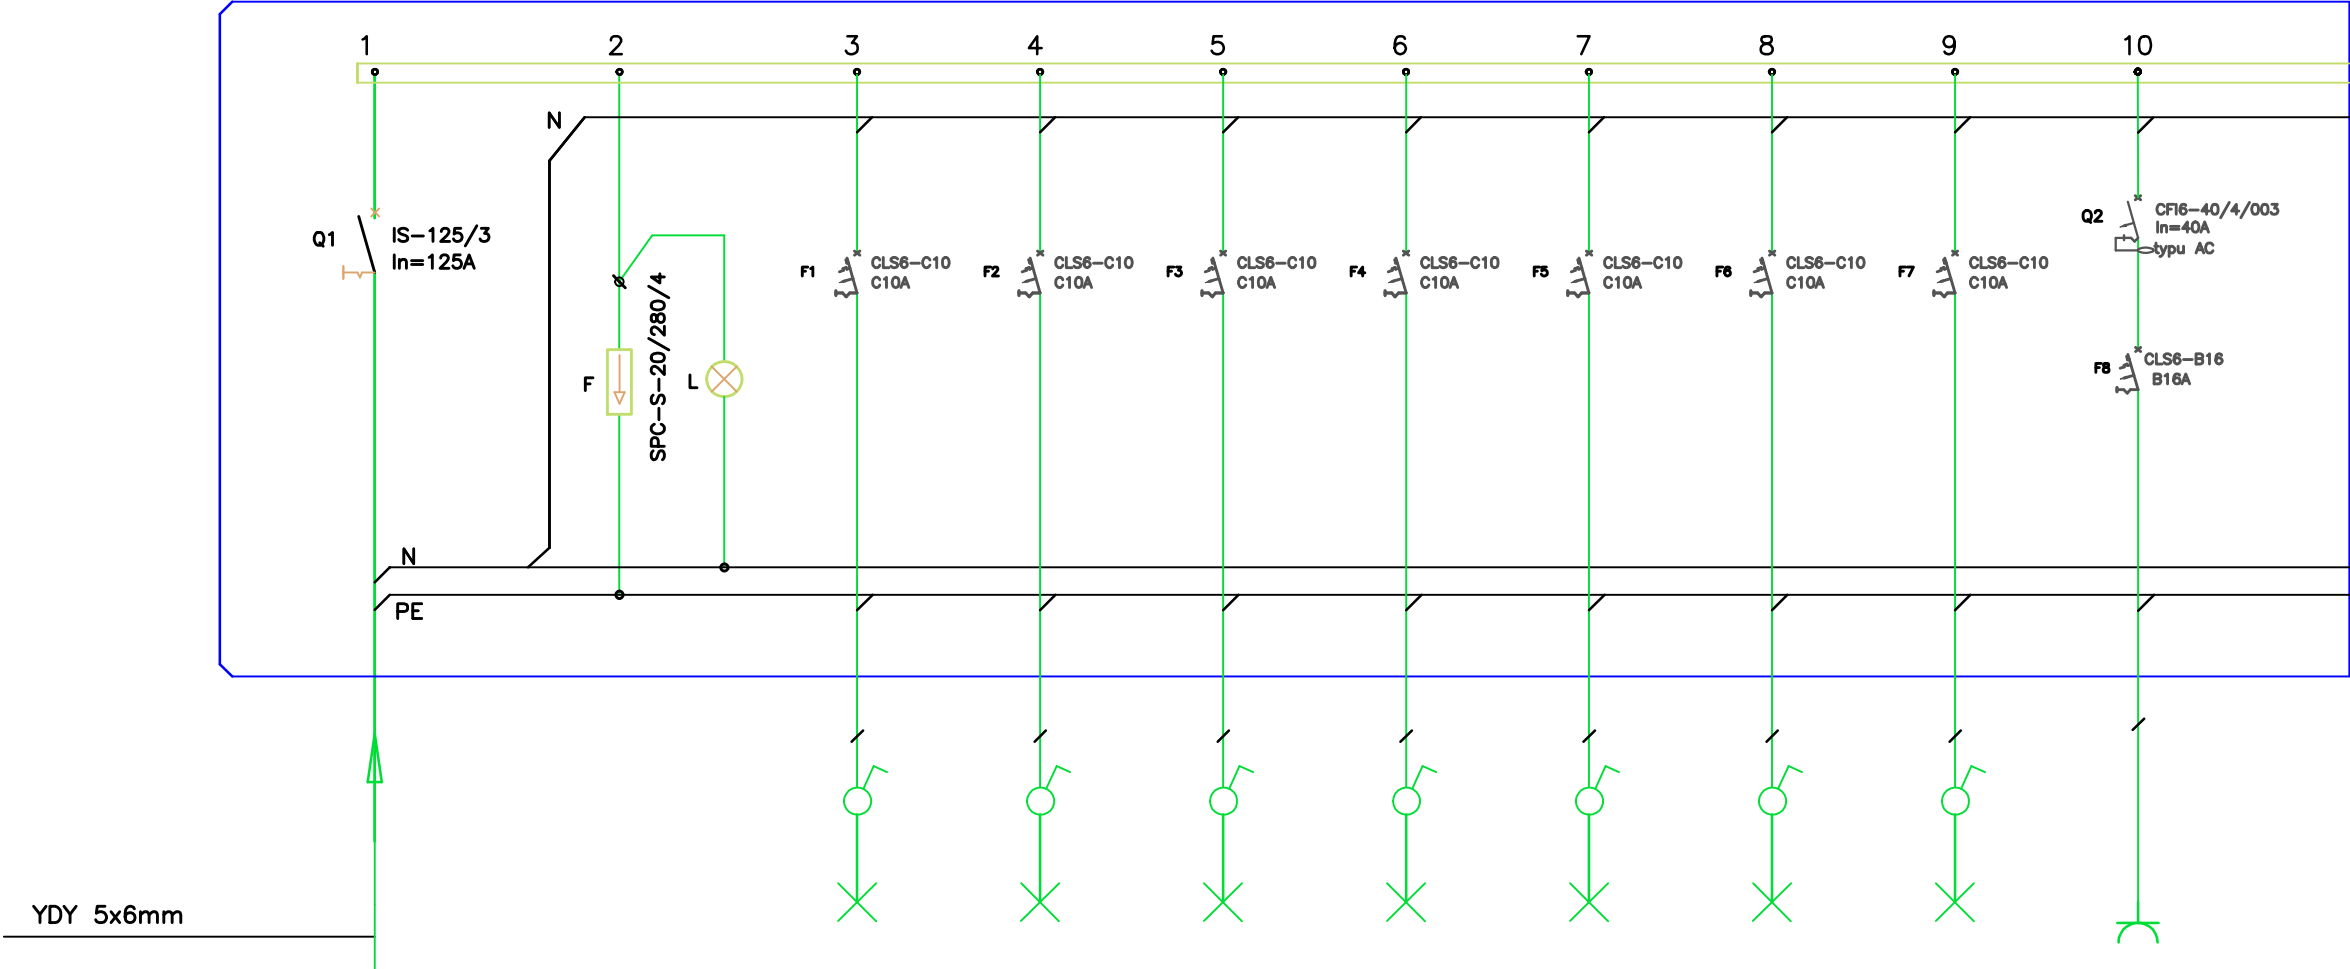

nr obwodu			RPP-01	RPP-02	RPP-03	RPP-04	RPP-05	RPP-06	RPP-07	RPP-G1
nazwa obwodu	rozłącznik	ochronnik	oświetlenie	oświetlenie	oświetlenie	oświetlenie	oświetlenie	oświetlenie	oświetlenie	gniazdo 230V
Opis odbiornika	izolacyjny	przebiec								
		klasy C								
typ przewodu	YDY5x6mm		YDYp3,4x1,5mm	YDYp3,4x1,5mm	YDYp3,4x1,5mm	YDYp3,4x1,5mm	YDYp3,4x1,5mm	YDYp3,4x1,5mm	YDYp3,4x1,5mm	YDYp3x2,5mm
moc obwodu[kW]	$\sum$ =9,4kW	LgY4mm	~2,20kW	~2,20kW	~2,20kW	~0,68kW	~0,27kW	~0,37kW	~0,16kW	~1,38kW

PROJEKT BUDOWLANO–WYKONAWCZY					
NAZWA I ADRES OBIEKTU	PROJEKT WYMIANY INSTALACJI ELEKTRYCZNEJ I CENTRALNEGO OGRZEWANIA W SZKOLE PODSTAWOWEJ NR 2 W KOSTRZYNIE NAD ODRĄ			SKALA 1:100	NR RYSUNKU E12
INWESTOR	Szkoła Podstawowa nr 2, 66-470 Kostrzyn nad Odrą, ul. Banaszaka 1				
PRZEDMIOT RYSUNKU	SCHEMAT ROZDZIELNI RPG			SPECJALNOŚĆ ELEKTRYCZNA	
	IMIĘ I NAZWISKO	NR UPRAWNIEN	DATA	PODPIS	
PROJEKTOWAŁ	mgr inż. Patryk Dominiak	ZAP/0107/POOE/12	08.2016 r.		
OPRACOWAŁ	mgr inż. Piotr Markowski	ZAP/0218/POOE/11	08.2016 r.		