

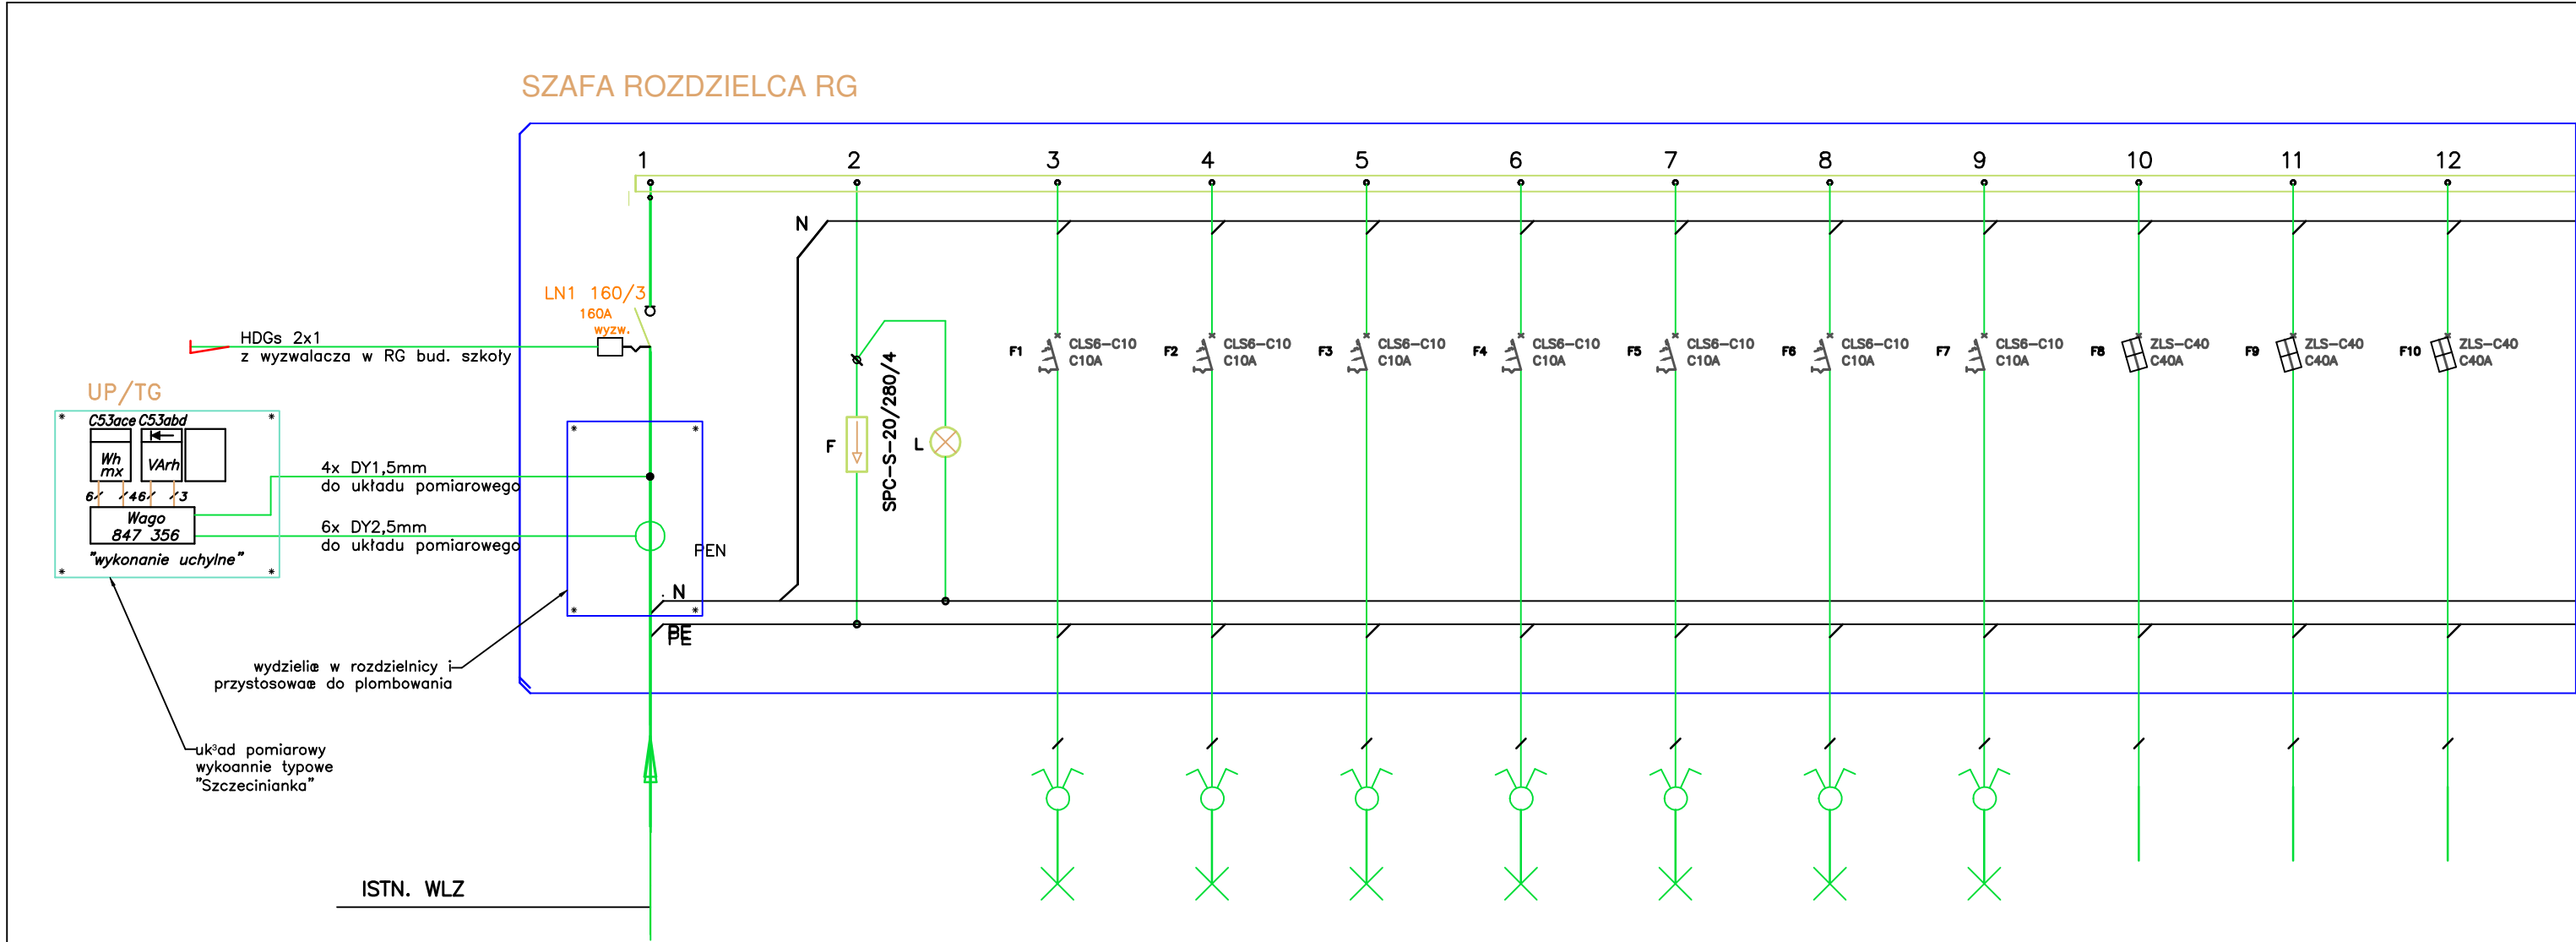


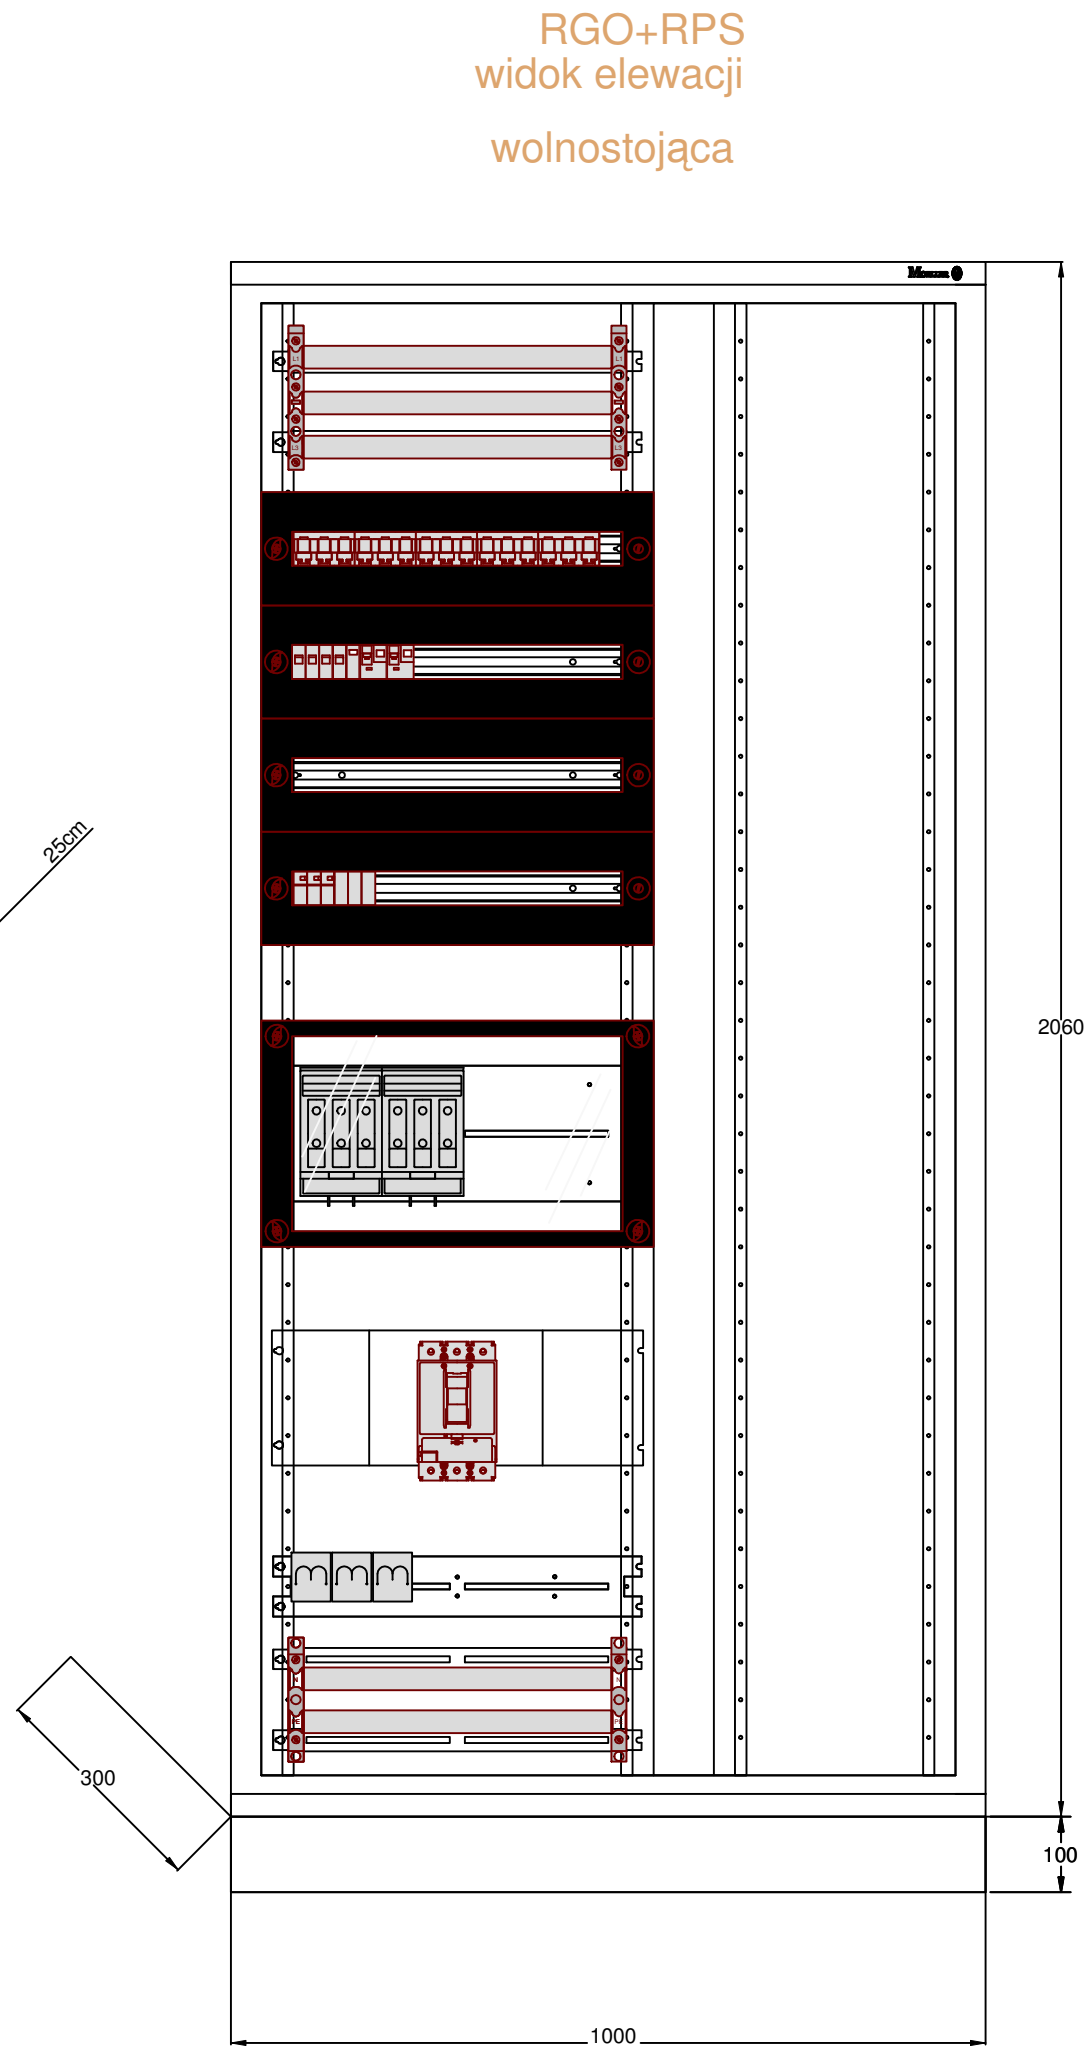

nr obwodu			RG- 01	RG- 02	RG- 03	RG- 04	RG- 05	RG- 06	RG- 07	RG-TE1	RG-TE2	RG-TE3
nazwa obwodu	rozłącznik	ochronnik	oświetlenie	oświetlenie	oświetlenie	oświetlenie	oświetlenie	oświetlenie	oświetlenie			
Opis odbiornika	izolacyjny	przebiec										
		klasy b+C										
typ przewodu	ISTN. WLZ		YDYp3,4x1,5mm	YDYp3,4x1,5mm	YDYp3,4x1,5mm	YDYp3,4x1,5mm	YDYp3,4x1,5mm	YDYp3,4x1,5mm	YDYp3,4x1,5mm	YDY5x16mm	YDY5x16mm	YDY5x16mm
moc obwodu[kW]			~0,32kW	~0,32kW	~0,53kW	~0,32kW	~0,43kW	~1,12kW	~0,55kW			

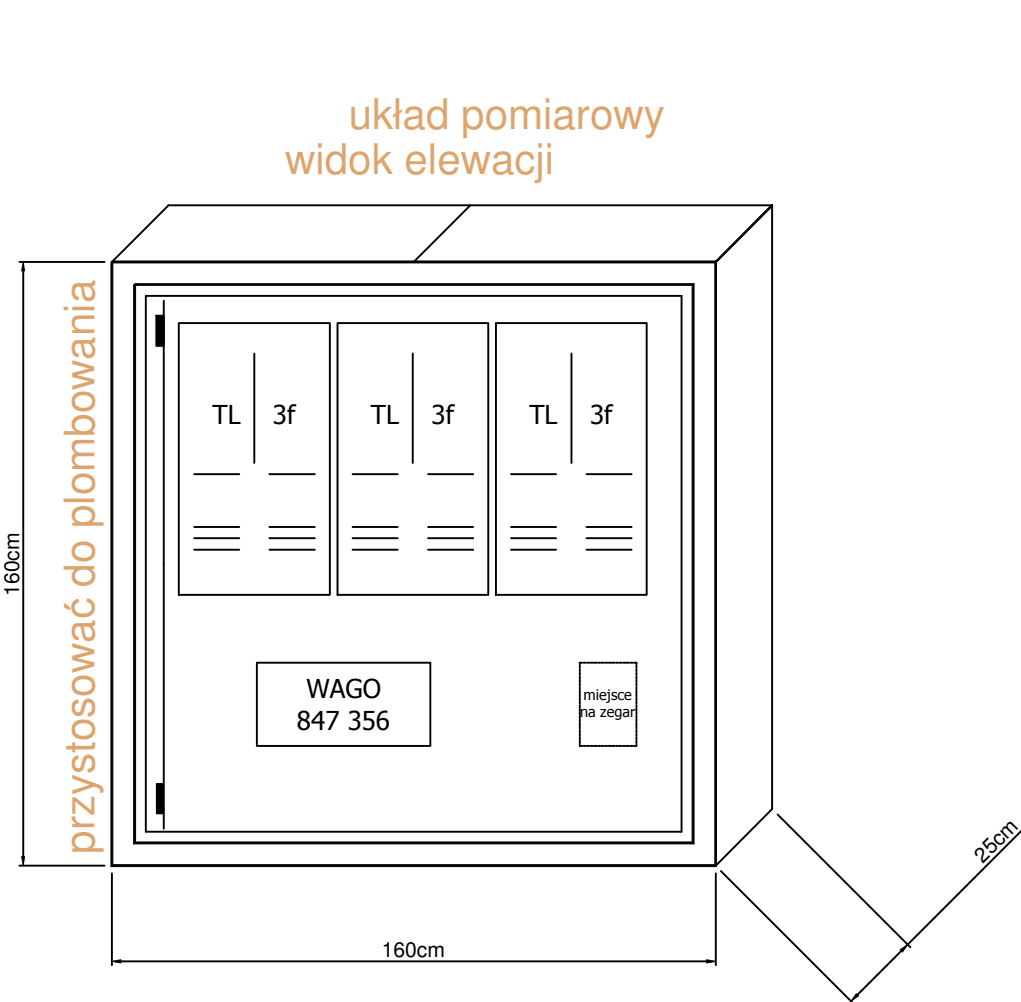

PROJEKT BUDOWLANO-WYKONAWCZY				
NAZWA I ADRES OBIEKTU	PROJEKT WYMIANY INSTALACJI ELEKTRYCZNEJ I CENTRALNEGO OGRZEWANIA W SZKOLE PODSTAWOWEJ NR 2 W KOSTRZYŃNIE NAD ODRĄ			SKALA 1:100
INWESTOR	Szkoła Podstawowa nr 2, 66-470 Kostrzyn nad Odrą, ul. Banaszaka 1			NR RYSUNKU E16
PRZEDMIOT RYSUNKU	SCHEMAT ROZDZIELNI RG			SPECJALNOŚĆ ELEKTRYCZNA
PROJEKTOWAŁ	mgr inż. Patryk Dominiak	ZAP/0107/POOE/12	08.2016 r.	PODPIS
OPRAWOWAŁ	mgr inż. Piotr Markowski	ZAP/0218/POOE/11	08.2016 r.	