


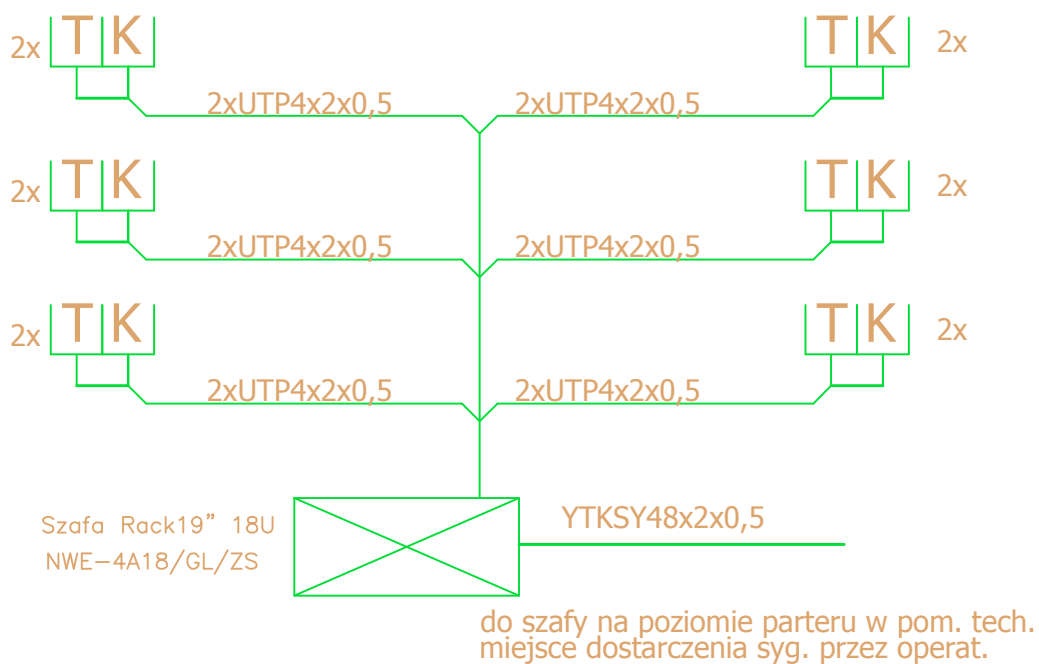

PROJEKT BUDOWLANO-WYKONAWCZY				
NAZWA I ADRES OBIEKTU	PROJEKT WYMIANY INSTALACJI ELEKTRYCZNEJ I CENTRALNEGO OGRZEWANIA W SZKOLE PODSTAWOWEJ NR 2 W KOSTRZYNI NAD ODRĄ			SKALA 1:100
INWESTOR	Szkoła Podstawowa nr 2, 66-470 Kostrzyn nad Odrą, ul. Banaszaka 1			NR RYSUNKU E20
PRZEDMIOT RYSUNKU	INSTALACJA TELETECHNICZYNA cz. stara.BUD. I PIĘTRO			SPECJALNOŚĆ ELEKTRYCZNA
	IMIĘ I NAZWISKO	NR UPRAWNIEN	DATA	PODPIS
PROJEKTOWAŁ	mgr inż. Patryk Dominiak	ZAP/0107/POOE/12	10.2016 r.	
OPRACOWAŁ	mgr inż. Paweł Markowski	ZAP/0081/POOT/10	10.2016 r.	