



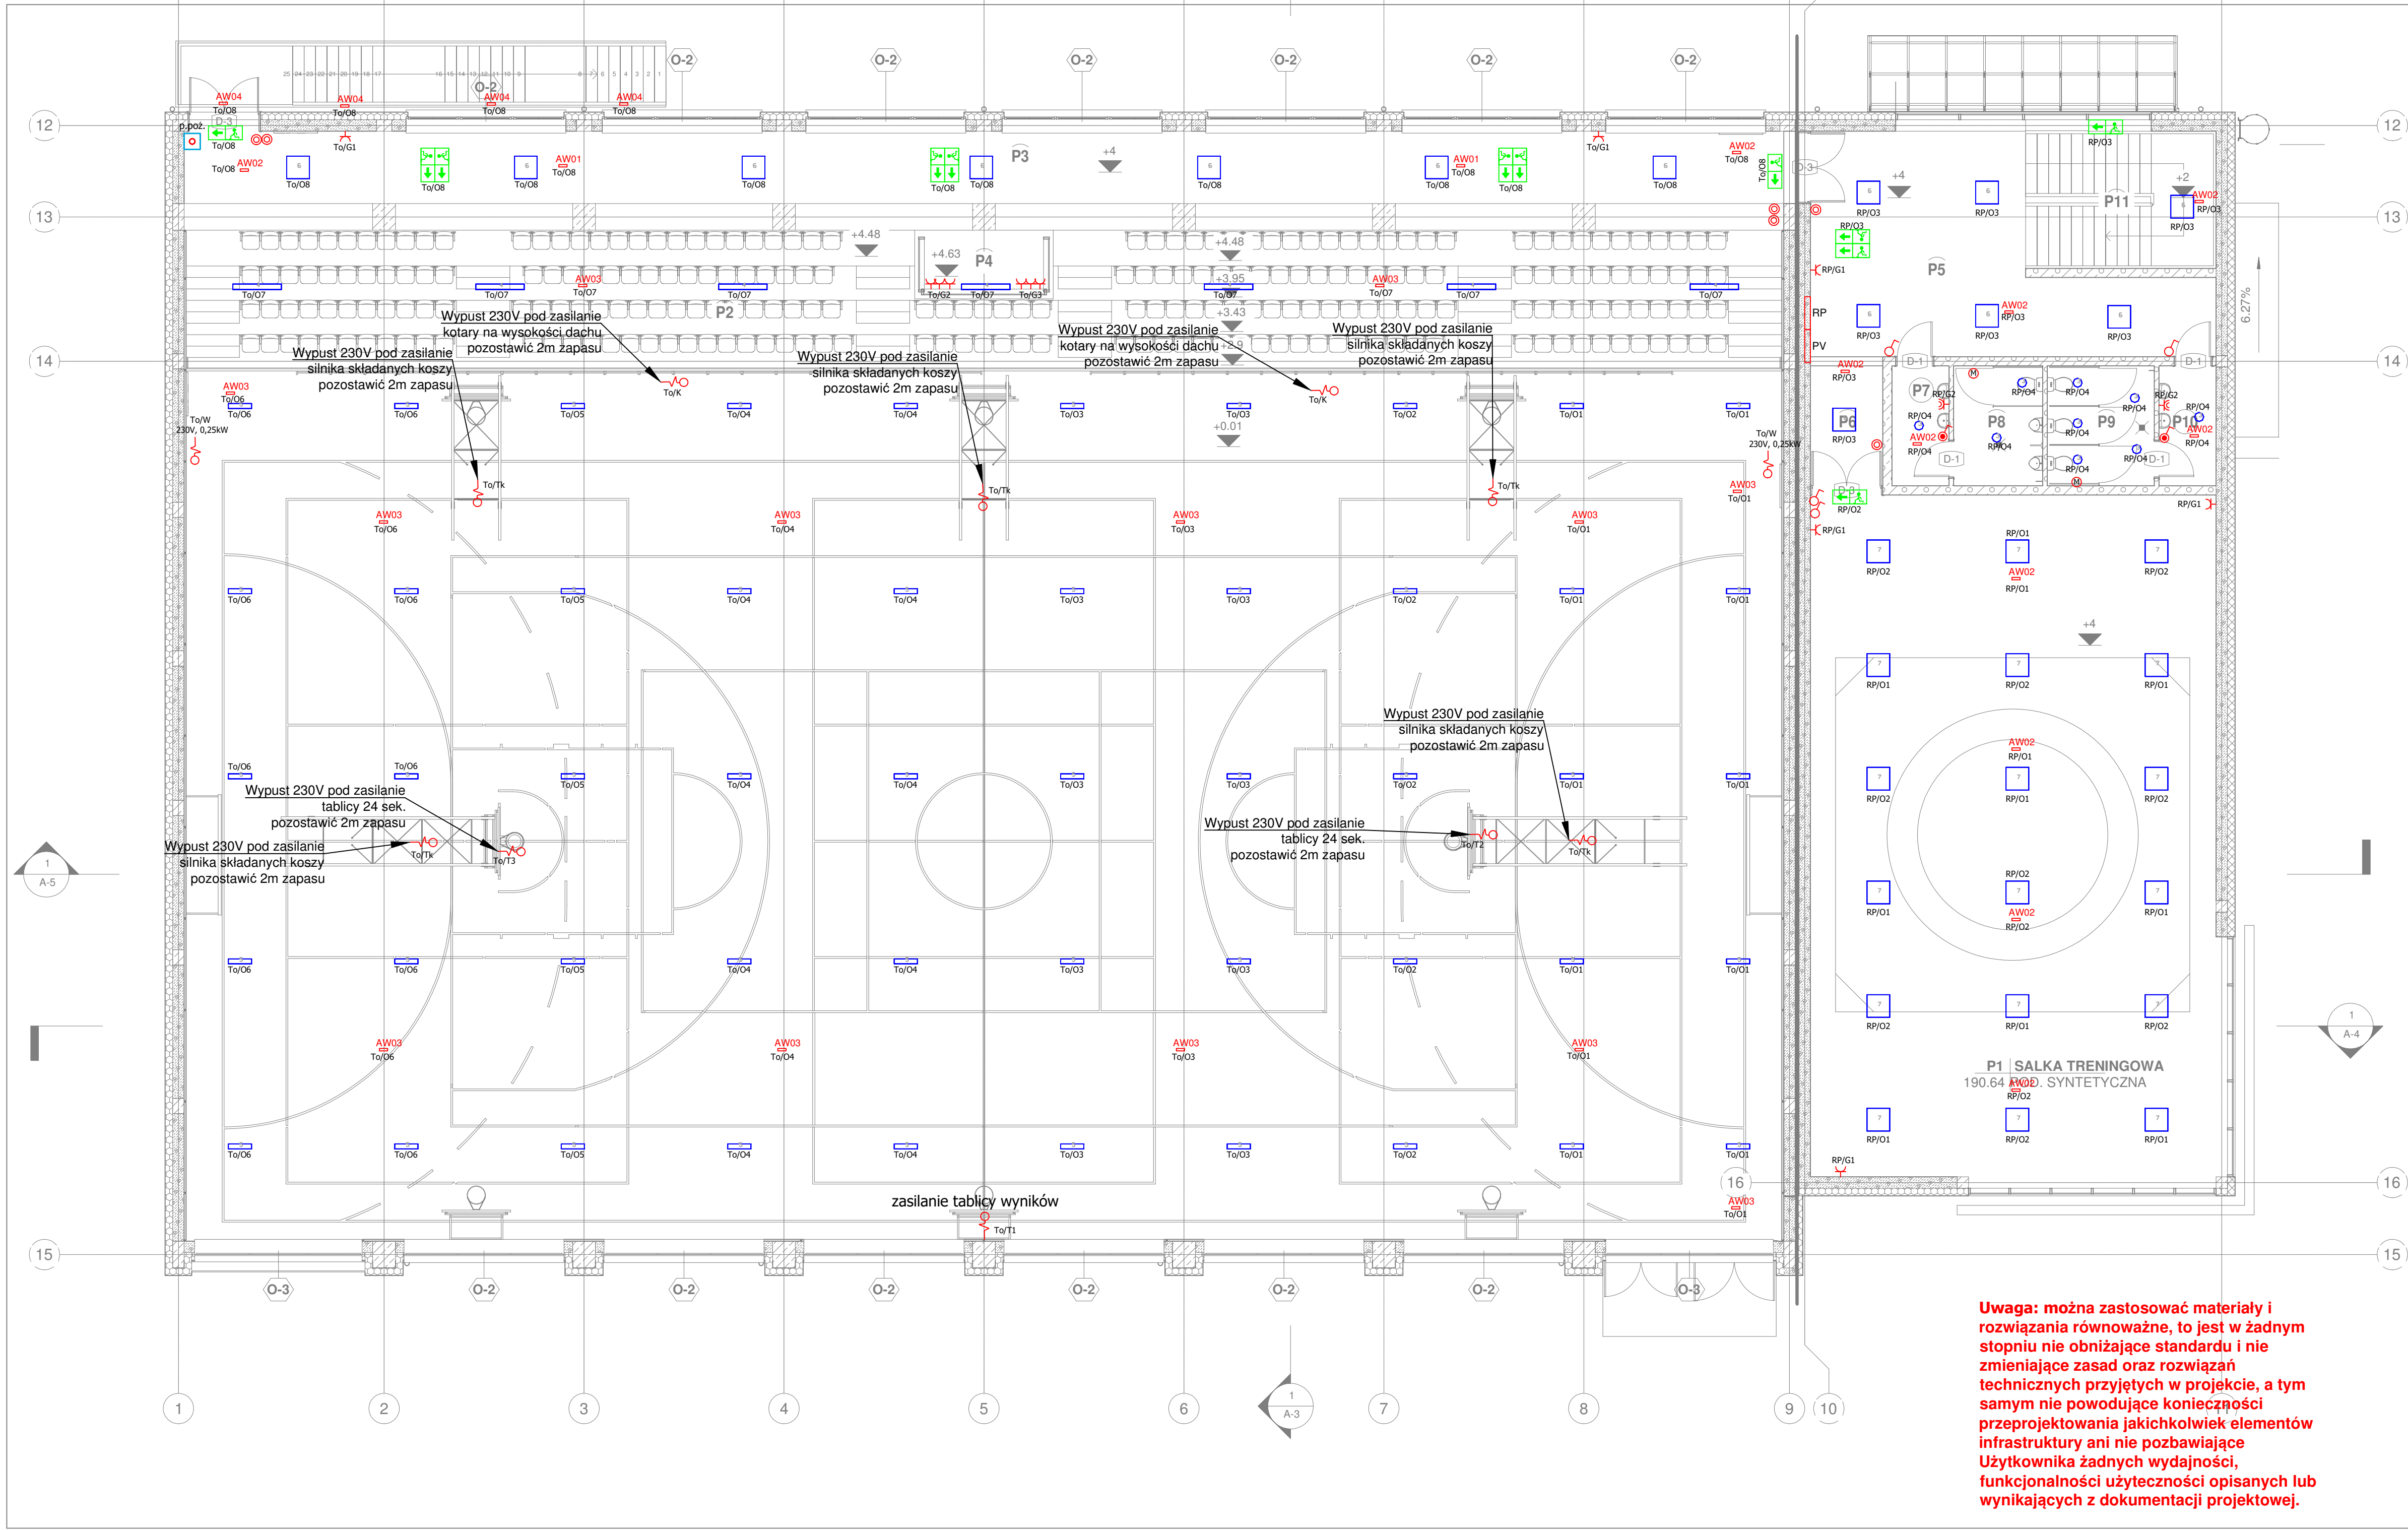

Uwaga: można zastosować materiały i rozwiązania równoważne, to jest w żadnym stopniu nie obniżające standardu i nie zmieniające zasad oraz rozwiązań technicznych przyjętych w projekcie, a tym samym nie powodujące konieczności przeprojektowania jakichkolwiek elementów infrastruktury ani nie pozbawiające Użytkownika żadnych wydajności, funkcjonalności użyteczności opisanych lub wynikających z dokumentacji projektowej.

- zestaw gniazd 1x400V/16A 1x400V/32A 1x230V/16A
- osprzęt elektroinstalacyjny min IP44
- gniazdo 2P+Z 230V
- osprzęt elektroinstalacyjny IP20
- gniazdo 2P+Z 230V
- wypust kablowy (pozostawić 2m zapasu)
- rozdzielnica
- miejscowa szyna wyrównawcza
- łącznik jednobiegunowy IP44
- łącznik jednobiegunowy IP20
- łącznik schodowy IP20
- łącznik świecznikowy IP20
- przycisk IP20
- p.poż. przycisk wyłącznika przeciwpożarowego
- wentylator wyciągowy wg instalacji sanitarnej
- Oprawa ewakuacyjna VIP MASTER PANEL 18xLED dwustronna. Piktogramy dobrane odpowiednio do miejsca rozmieszczenia opraw ewakuacyjnych
- Oprawa ewakuacyjna VIP MASTER PANEL 18xLED jednostronna. Piktogramy dobrane odpowiednio do miejsca rozmieszczenia opraw ewakuacyjnych
- PXF LIGHTING CENTRA LED GK opt. korytarz 3W
- PXF LIGHTING CENTRA LED GK opt. otwarta 3W
- TM TECHNOLOGIE 32_NM ITECH M2 NM
- Oprawa zewnętrzna OUTDOOR z możliwością pracy do -20st. C
- Instalacja Przywoławcza
- Przycisk przywoławczy WP lub NP
- Przycisk pociągowy LP
- Lampka sygnalizacyjna LS
- Panel kasujący
- Oprawa typu downlight 20W PXF Lighting PX1487022 BARI ECO LED 235 20W 4000K
- Oprawa nastrokowa PXF Lighting PX2040193 FIBRA LED IP66 1272mm 2x 4000K
- Oprawa do sal sportowych PXF Lighting PX2063878 FLASH NEW LED W 135W 4000K
- Oprawa do sufitów podwieszanych PXF Lighting PX3718008 ROMA LED OPAL 595x595 24W 4000K
- Oprawa do sufitów podwieszanych PXF Lighting PX3718146 ROMA LED MPRM 595x595 38W 4000K

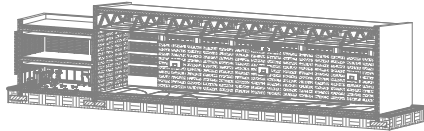

M-K Projekt Dawid Młodrzyk, ul. Mickiewicza 8, 77-430 Krajanka		
Inwestor:	Miasto Kostrzyn nad Odrą, ul. Graniczna 2, 66-470 Kostrzyn nad Odrą	
Adres:	Kostrzyn nad Odrą ul. A. Mickiewicza 8, nr 134/6 ; 134/7 ; 135/1 jed. ewid. 080101_1 Kostrzyn n/Odrą obręb ewid. 080101_1.0004 Śródmieście	
Nazwa zadania:	KOSTRZYŃSKIE CENTRUM SZKOLENIA ZAPASNICZEGO, ROZBUDOWA BUDYNKU SZKOŁY O HALE WIDOWISKOWO SPORTOWĄ Z ZAPLECZEM SPOJALNYM WRAZ Z INFRASTRUKTURĄ, PRZEBUDOWA ISTNIĄCEGO ŁĄCZNIKA SZKOŁY, ROZBUDOWA ISTNIĄCEJ SALI GIMNASTYCZNEJ	
Obiekt:	HALA WIDOWISKOWO - SPORTOWA	
Projektował:	mgr inż. Radosław Sadowski Nr upr.: ZAP/0142/PWOE/13 – upr. Ele. bez ograniczeń	
Sprawdziła:	mgr inż. Piotr Markowski Nr upr.: ZAP/0218/PWOE/11 – upr. Ele. bez ograniczeń	
Opracował:		Bronisław Inst. Ele. Faza: wyk. Skala: 1:100 Data: 3.2017 Wzrost: 170cm Str. 04
TREŚĆ RYSUNKU	RZUT PIĘTRA	