


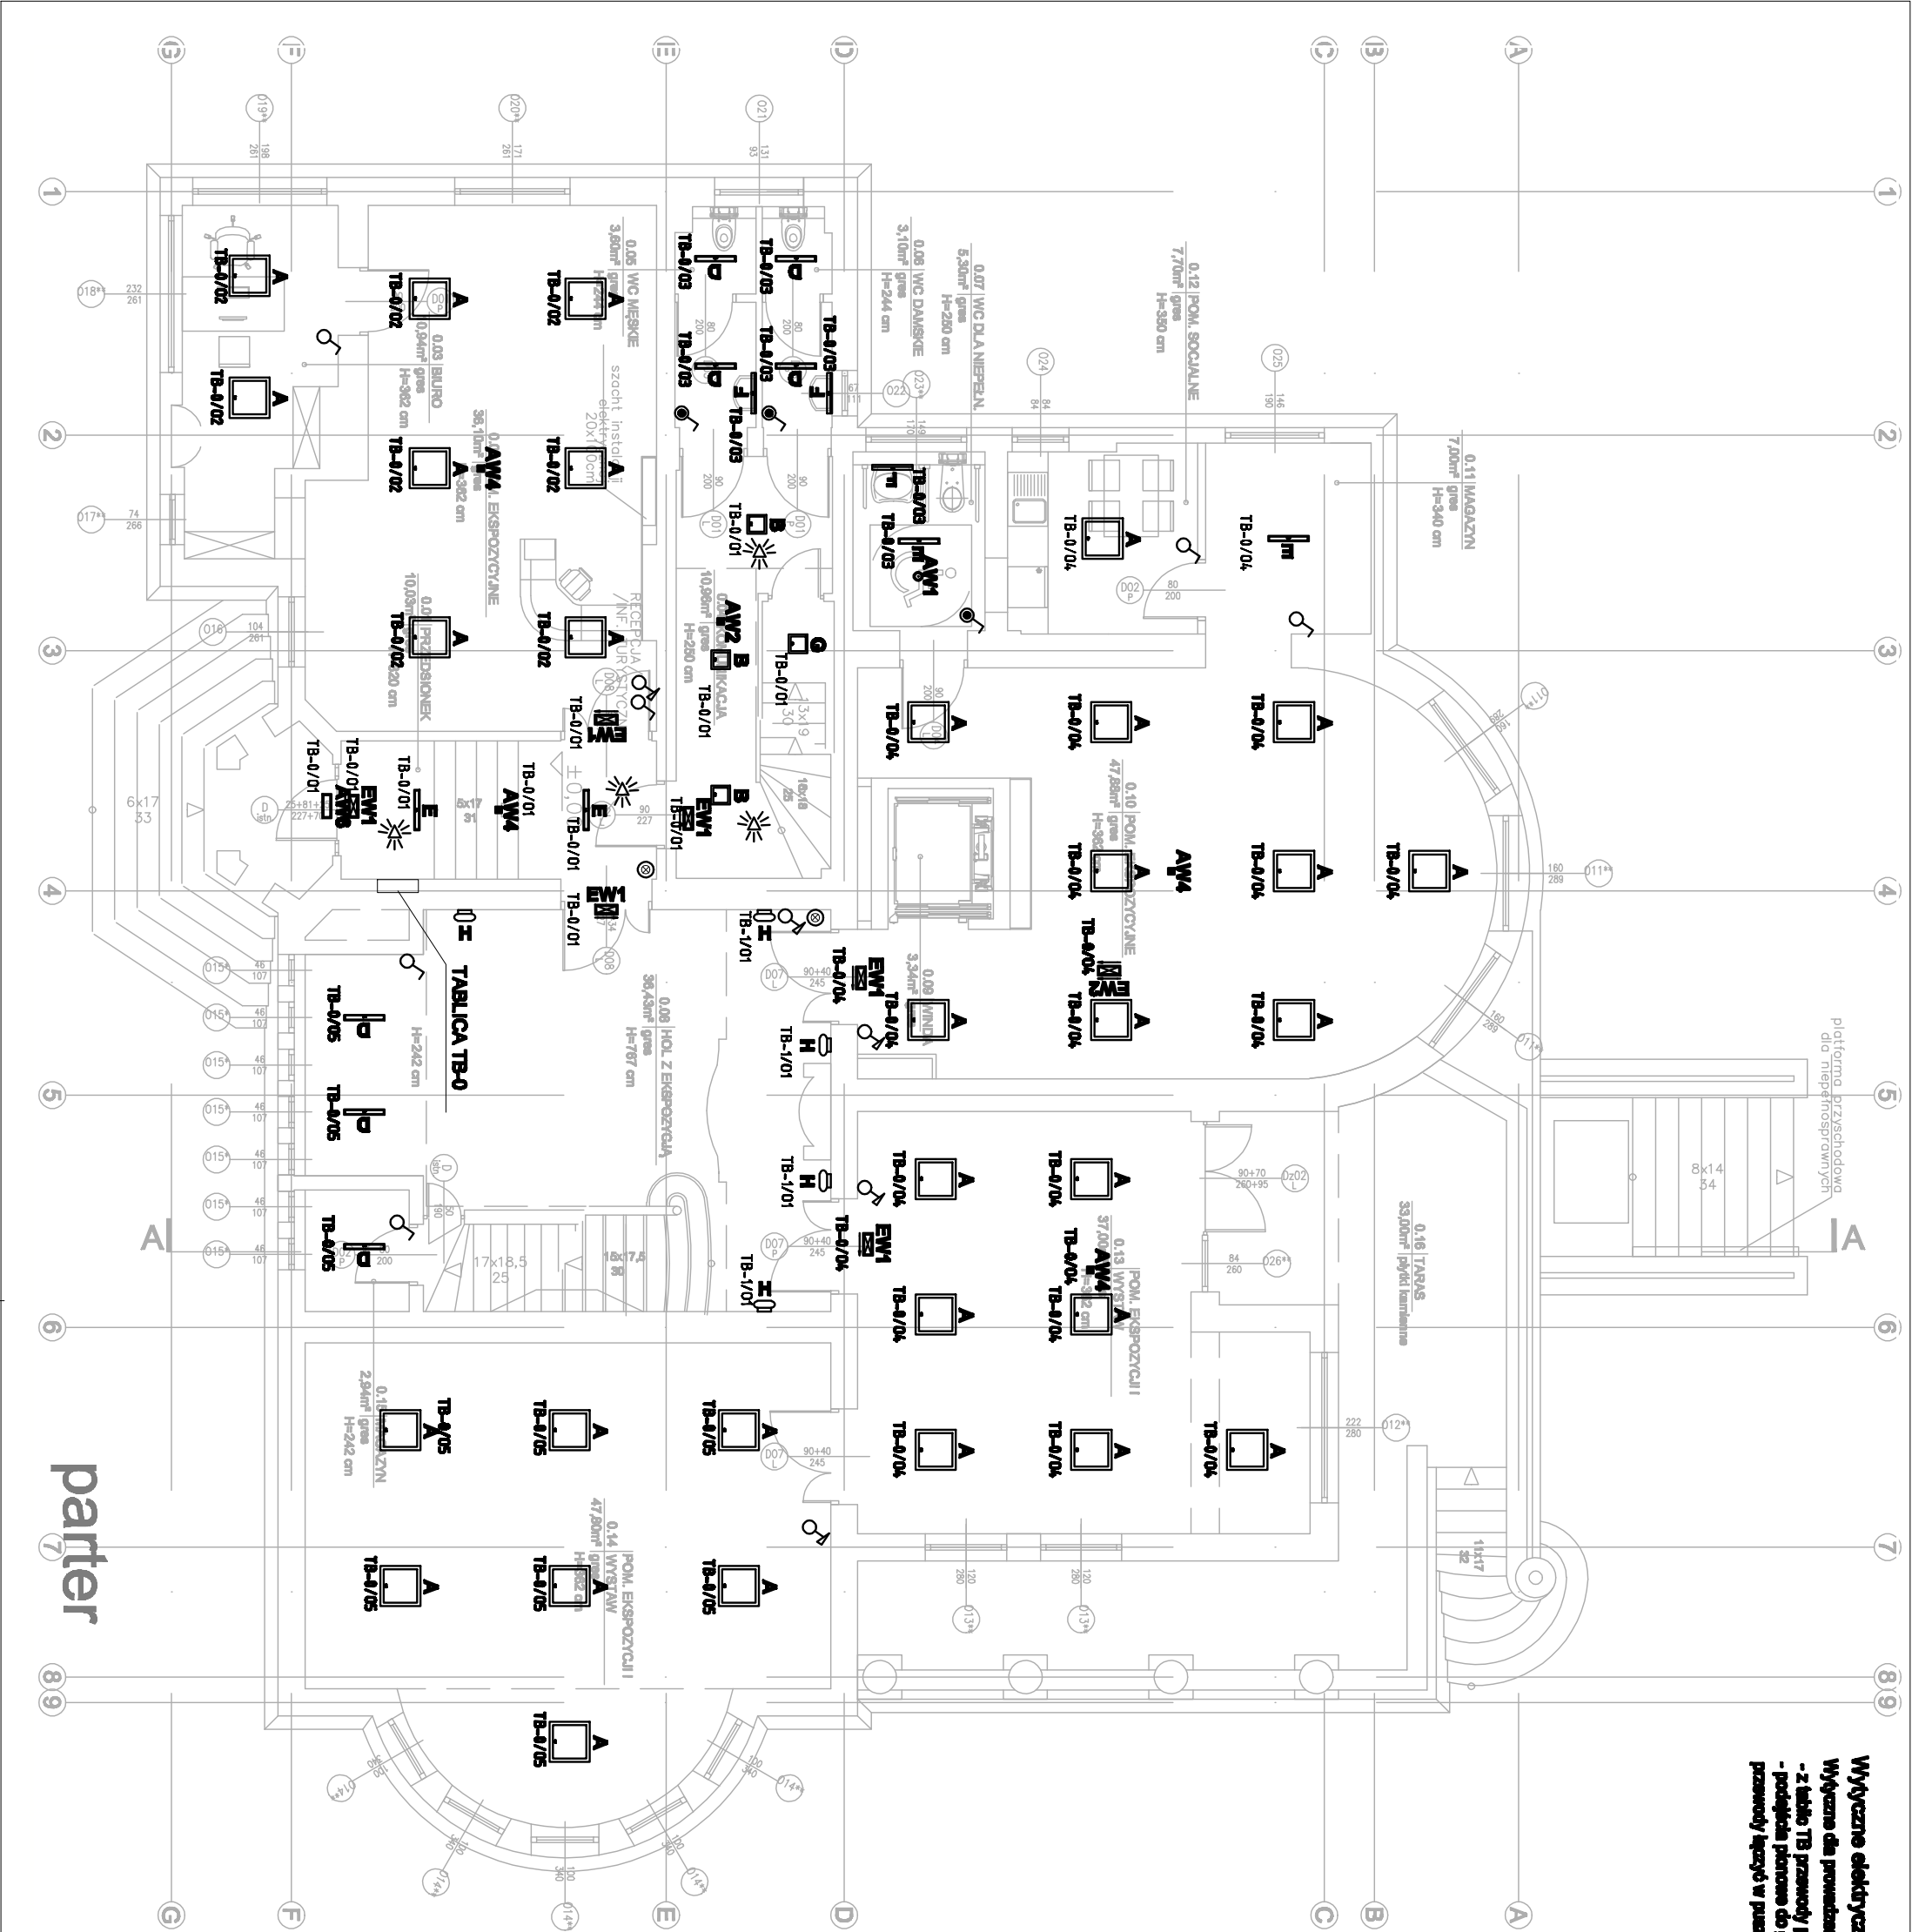

Wytyczne elektryczne
Wytyczne dla prowadzenia przewodów dla oświetlenia oraz gniazd:
- z kable TB przewody prowadzić pionowo pł nad sufitu gk
- podłoga pionowo do gniazd i łączników pł, puzół gipsowe,
przewody łącząc w puzdach dla oporów słownych przewody YDY 4x1,5mm²

SYMBOL	OPIS
	- łącznik jednobiegunowy
	- łącznik dwubiegunowy
	- łącznik schodowy
	- przycisk podświetlany
	- ściemniacz
	- łącznik jednobiegunowy IP44
	- czujnik ruchu 360° IP44

OPRAWY OŚWIETLENIOWE	
A	LED 3000LM PLX E 24 900 / 000000
B	LED 3000LM PLX 24 900
C	LED 3000LM PLX E 24 900
D	LED 3000LM PLX E 24 900 / 1-000
E	LED 3000LM PLX E 24 900 / 1-000
F	LED 3000LM PLX E 24 900 / 1-000
G	LED 3000LM E 24 900
H	LED 3000LM E 24 900
I	LED 3000LM E 24 900
J	LED 3000LM E 24 900
K	LED 3000LM E 24 900
L	LED 3000LM E 24 900
M	LED 3000LM E 24 900
N	LED 3000LM E 24 900
O	LED 3000LM E 24 900
P	LED 3000LM E 24 900
Q	LED 3000LM E 24 900
R	LED 3000LM E 24 900
S	LED 3000LM E 24 900
T	LED 3000LM E 24 900
U	LED 3000LM E 24 900
V	LED 3000LM E 24 900
W	LED 3000LM E 24 900
X	LED 3000LM E 24 900
Y	LED 3000LM E 24 900
Z	LED 3000LM E 24 900

**COMPONO Sp. z o. o.**
ul. Bohaterów Warszawy 21
70-372 Szczecin

Nazwa obiektu budowlanego:
BUDYNEK KULTURY, NAUKI I OŚWIATY

Adres obiektu budowlanego:
ul. Kopernika 1
62-025 Kostrzyn nad Odrą

Tytuł (nazwa) rysunku:
Rzut parteru - Instalacja oświetlenia

Projektował:
mgr inż. Norbert Waszytko
upr. bud. nr 11/Sz/2001
w specjalności inst. elektryczne

Sprawił:
mgr inż. Szymon Wojske
upr. bud. nr 183/Sz/2002
w specjalności inst. elektryczne

Opracował:

Podpis:

Podpis:

Zakres projektu:
INSTALACJE ELEKTRYCZNE

Rodzaj opracowania:
PROJEKT WYKONAWCZY

Skala:
1:100

Data:
09.2017

Nr rysunku:
IE-R02