


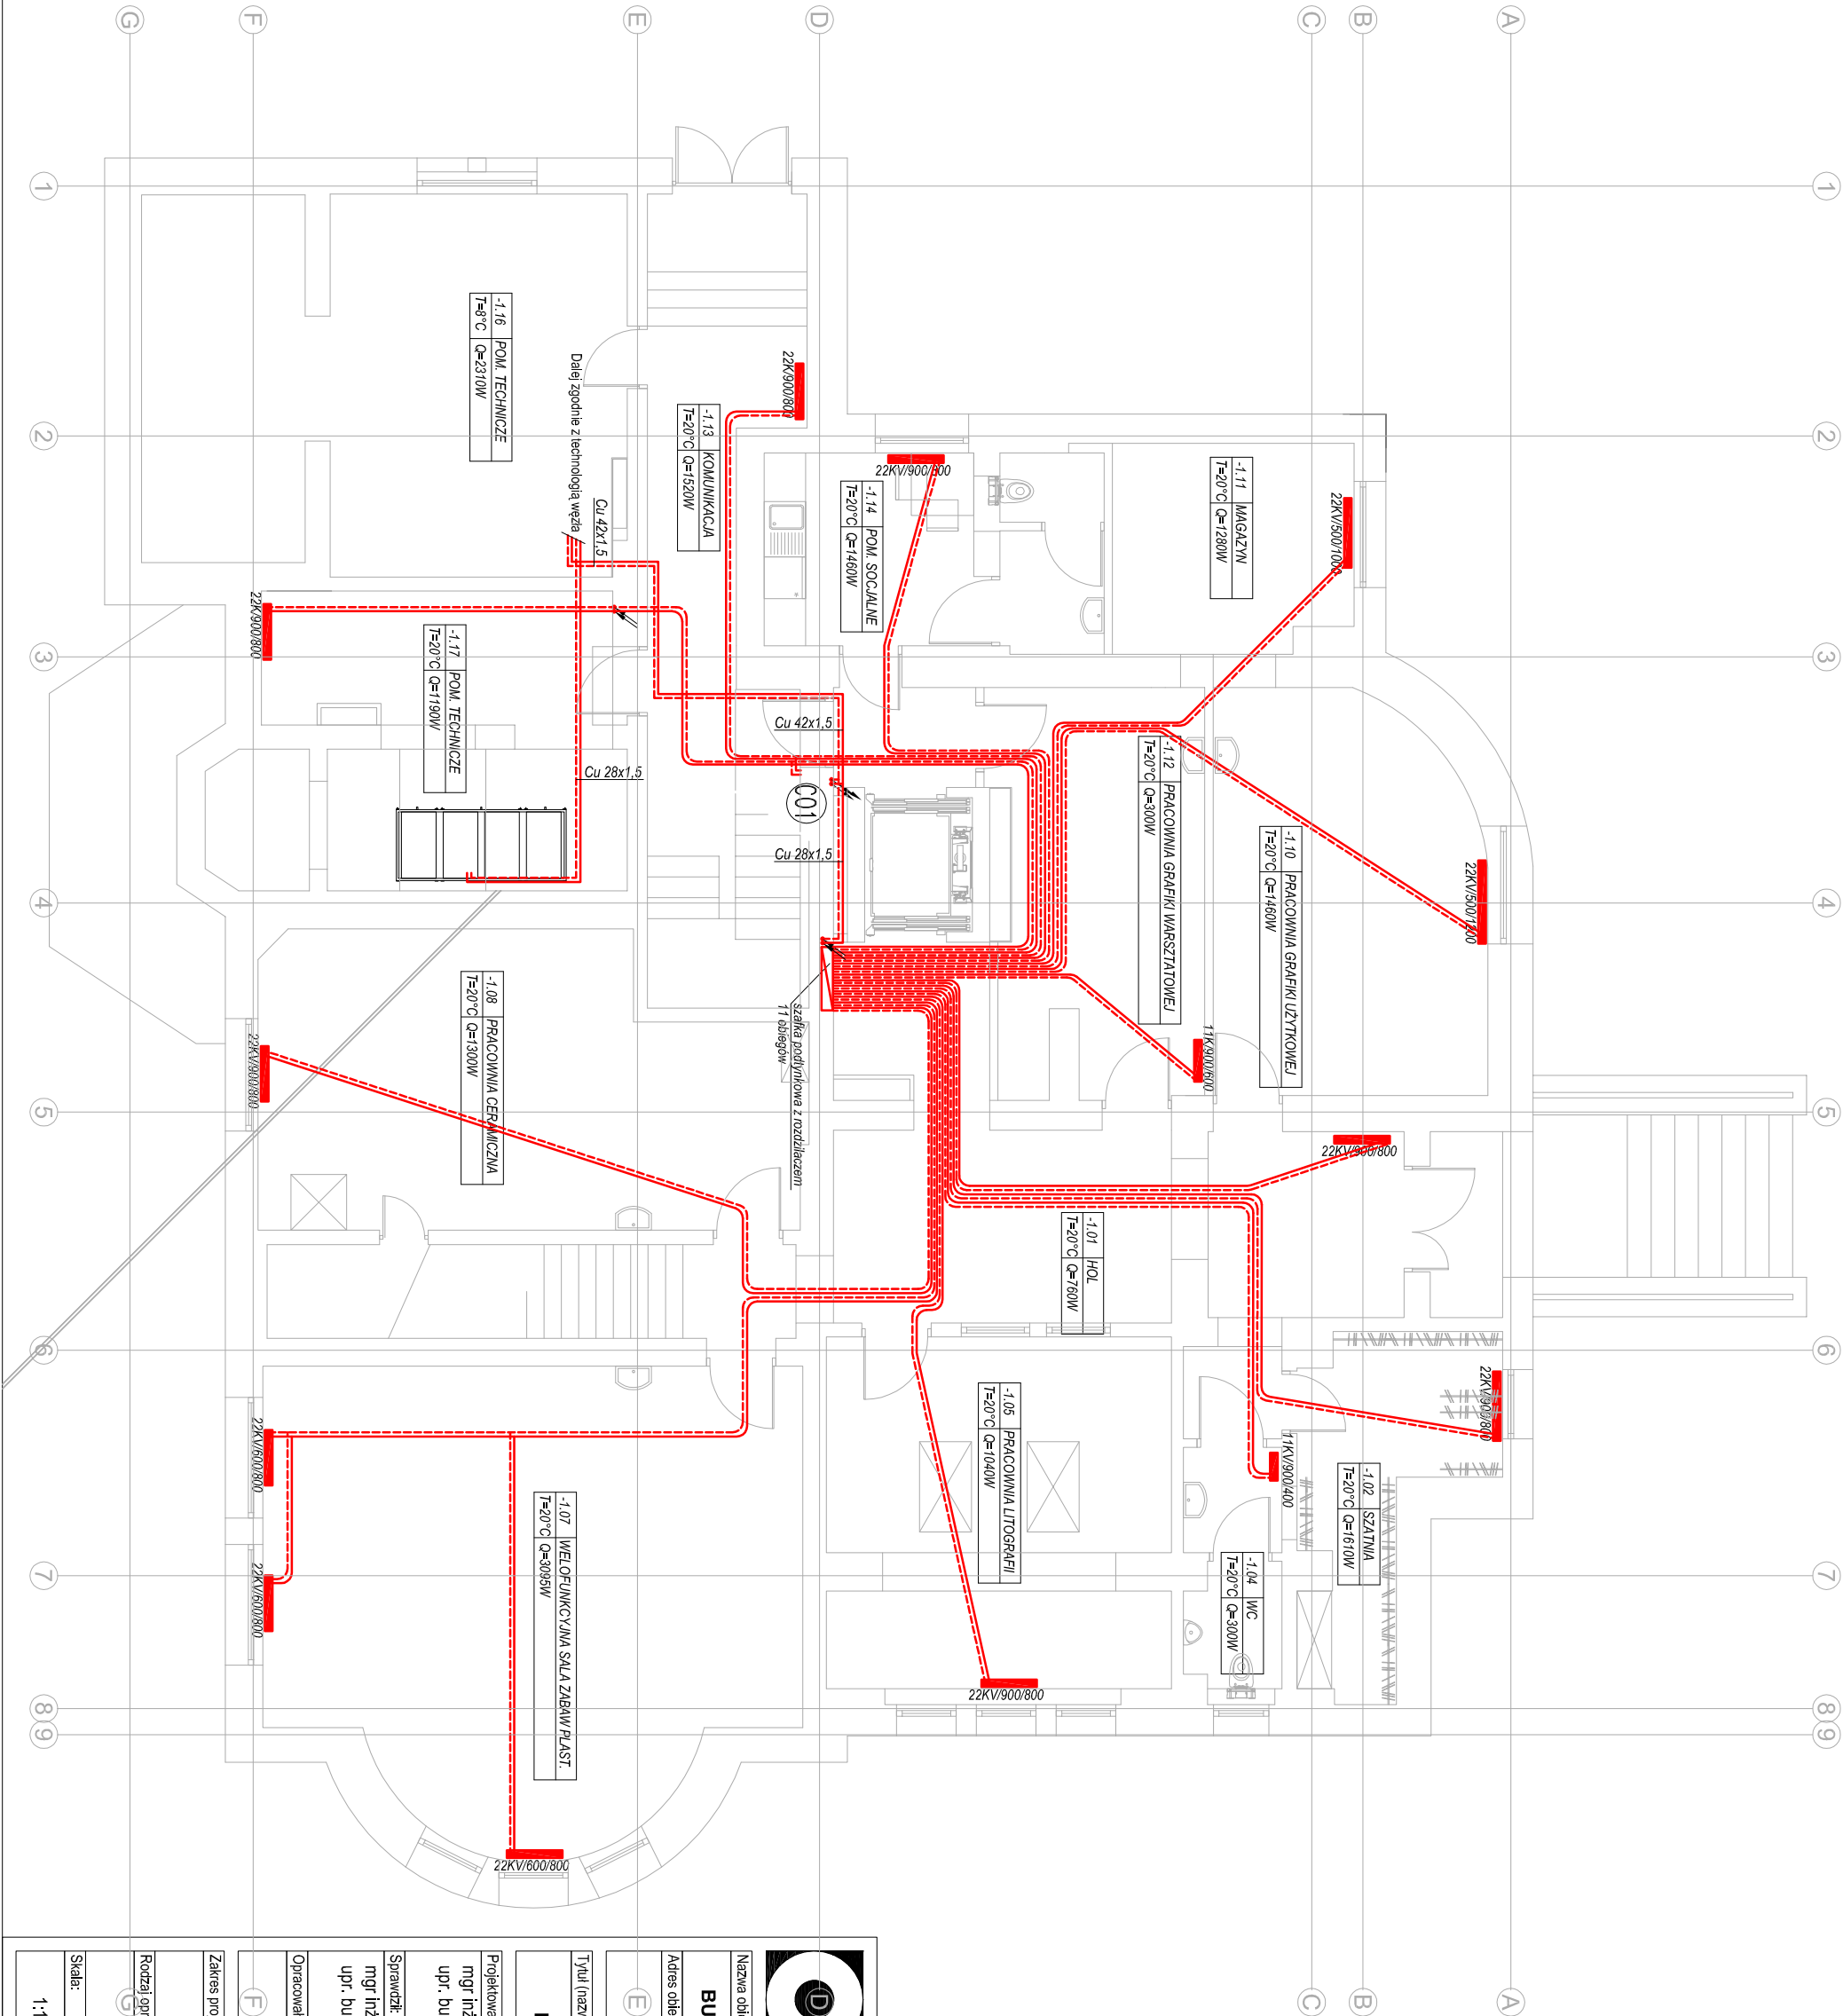

OZNACZENIA:

--- ZASILENIE I POMIOT C.O. - rury Cu

22KV/600/800 GRZEWNIK

C01 OZNACZENIE PIONU C.O.



COMPONO Sp. z o. o.
ul. Bohaterów Warszawy 21
70-372 Szczecin

Nazwa obiektu budowlanego:

BUDYNEK KULTURY, NAUKI I OŚWIATY

Adres obiektu budowlanego:

**ul. Kopernika 1
62-025 Kostorzyn nad Odrą**

Tytuł (nazwa) rysunku:

RZUT PIWNICY - INSTALACJA C.O.

Projektował:

**mgr inż. Mariusz Carło
upr. bud. nr ZAP/0106/PWOS/11**

Sprawdził:

**mgr inż. Jakub Gluchowski
upr. bud. nr ZAP/0222/POOS/12**

Opracował:

Podpis:

Zakres projektu:

SANITARNA

Rodzaj opracowania:

PROJEKT WYKONAWCZY

Skala:

1:100

Data:

12.2016 r.

Nr rysunku:

S1